


# 川西町水道部 管理棟建設工事

図面番号	図面名称	縮尺	図面番号	図面名称	縮尺
A-01	建築工事 特記仕様書 1		C-01	鉄筋コンクリート構造配筋標準図	
A-02	建築工事 特記仕様書 2		C-02	鉄骨構造工作標準図	
A-03	建築工事 特記仕様書 3		C-03	杭伏図、基礎伏図	1/100
A-04	内外仕上表		C-04	2階伏図、屋根伏図	1/100
A-05	求積図	1/100	C-05	軸組図	1/200
A-06	配置図	1/200	C-06	基礎詳細図、基礎梁リスト	1/50
A-07	平面図	1/100	C-07	梁、柱、小梁、床板リスト	
A-08	立面図	1/100	C-08	鉄骨詳細図(1)	1/30
A-09	断面図	1/100	C-09	鉄骨詳細図(2)	1/30
A-10	断面詳細図(1)	1/30			
A-11	断面詳細図(2)	1/30			
A-12	断面詳細図(3)	1/30	E-01	電気設備工事特記仕様書	
A-13	1階平面詳細図	1/50	E-02	分電盤結線図、照明器具姿図	
A-14	2階平面詳細図	1/50	E-03	電話用配管、テレビ、共聴、非常警報、設備系統図	
A-15	部分詳細図	1/5.10.20	E-04	電気設備図、電灯平面図	1/100
A-16	天井伏図	1/100	E-05	電気設備図、動力、コンセント、非常警報平面図	1/100
A-17	展開図(1)	1/50	E-06	電気設備図、弱電平面図	1/100
A-18	展開図(2)	1/50			
A-19	展開図(3)	1/50			
A-20	展開図(4)	1/50			
A-21	建具表(1)	1/50	M-01	特記仕様書	
A-22	建具表(2)	1/50	M-02	機器表、器具表、会所リスト	
A-23	場内整備配置図、詳細図	1/10.20.50. 100.200	M-03	1階、2階平面配管詳細図	1/50
A-24	雨水排水計画図、植栽計画図	1/20.200	M-04	給排水衛生設備図	1/100
A-25	撤去図	1/200	M-05	空調、換気設備図	1/100
A-26	撤去詳細図	1/10.20.50.100			






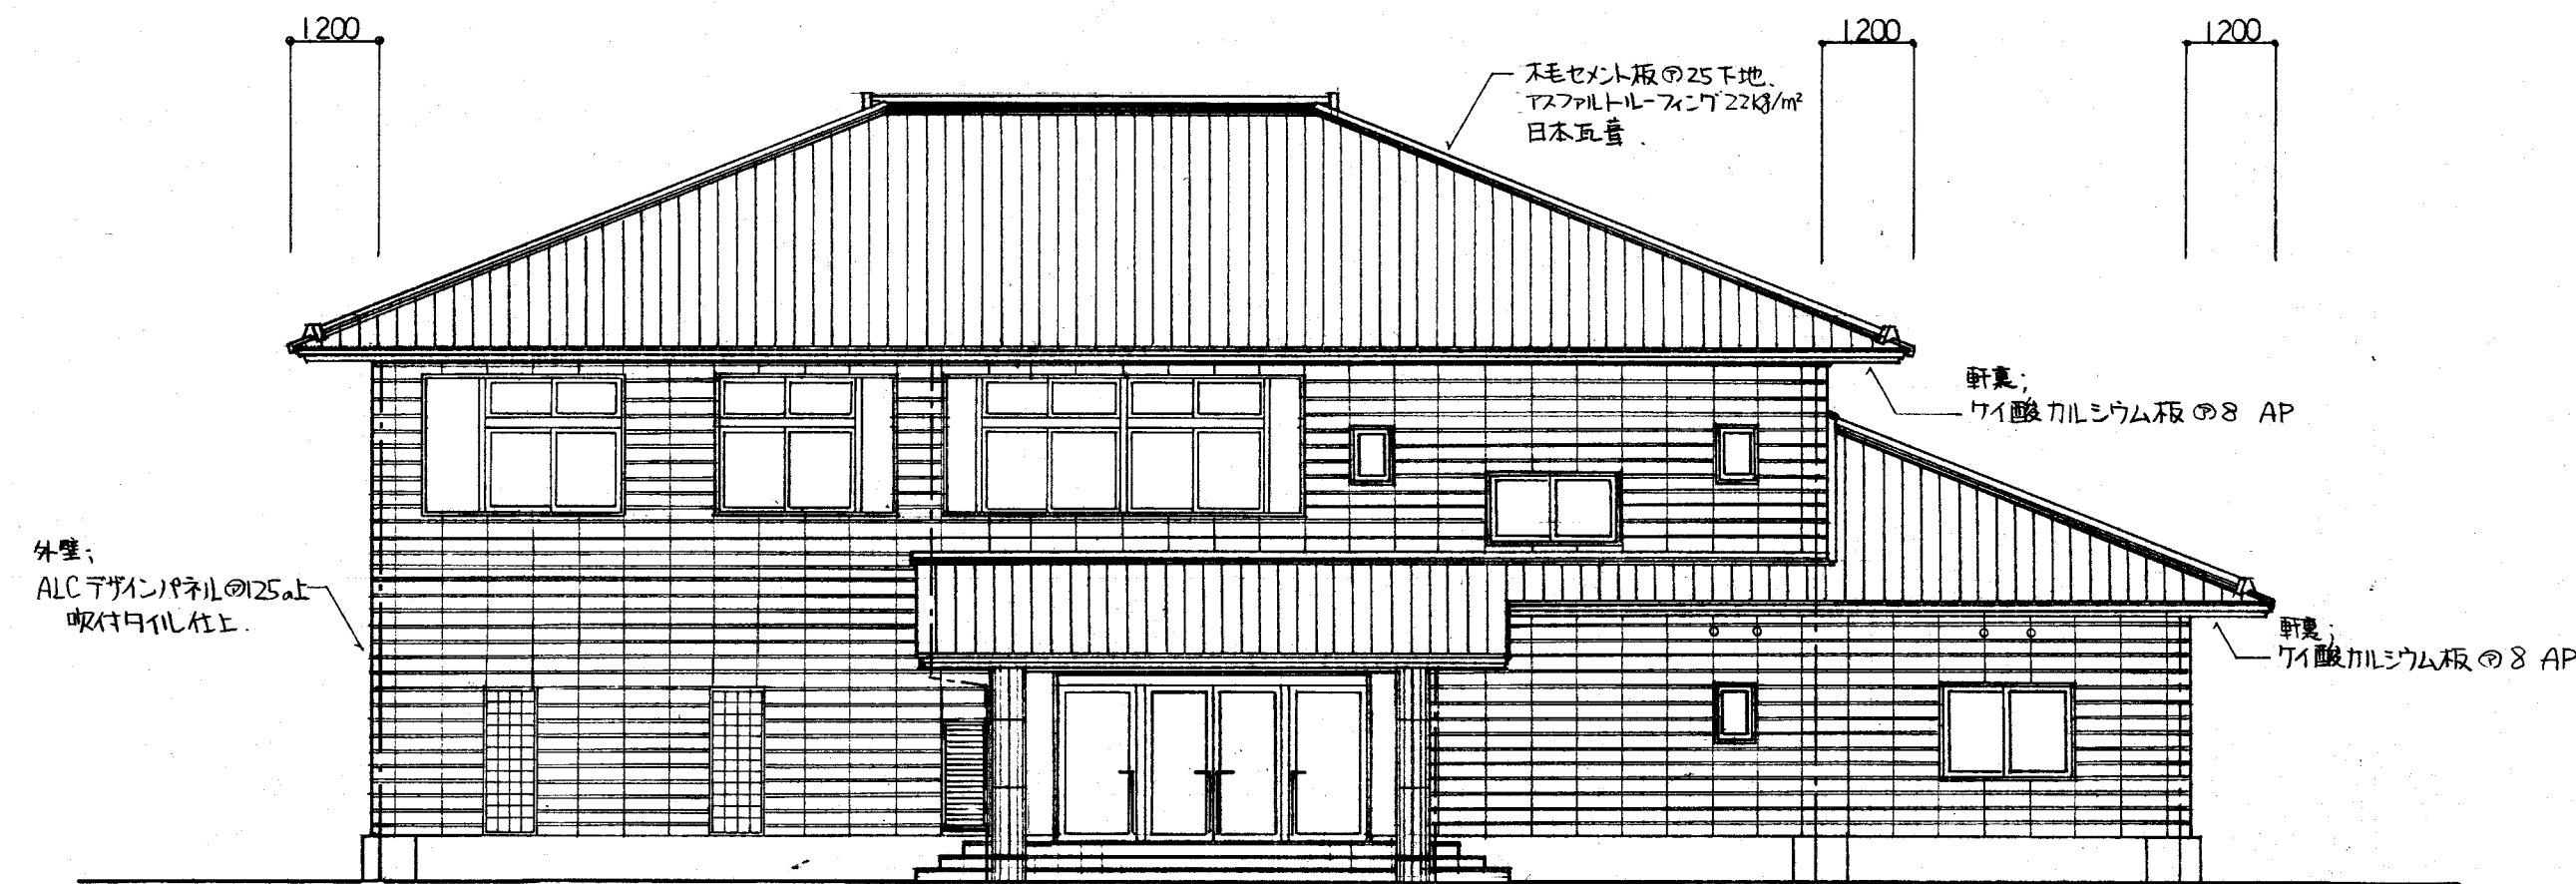


南側 立面図 S=1/100

東

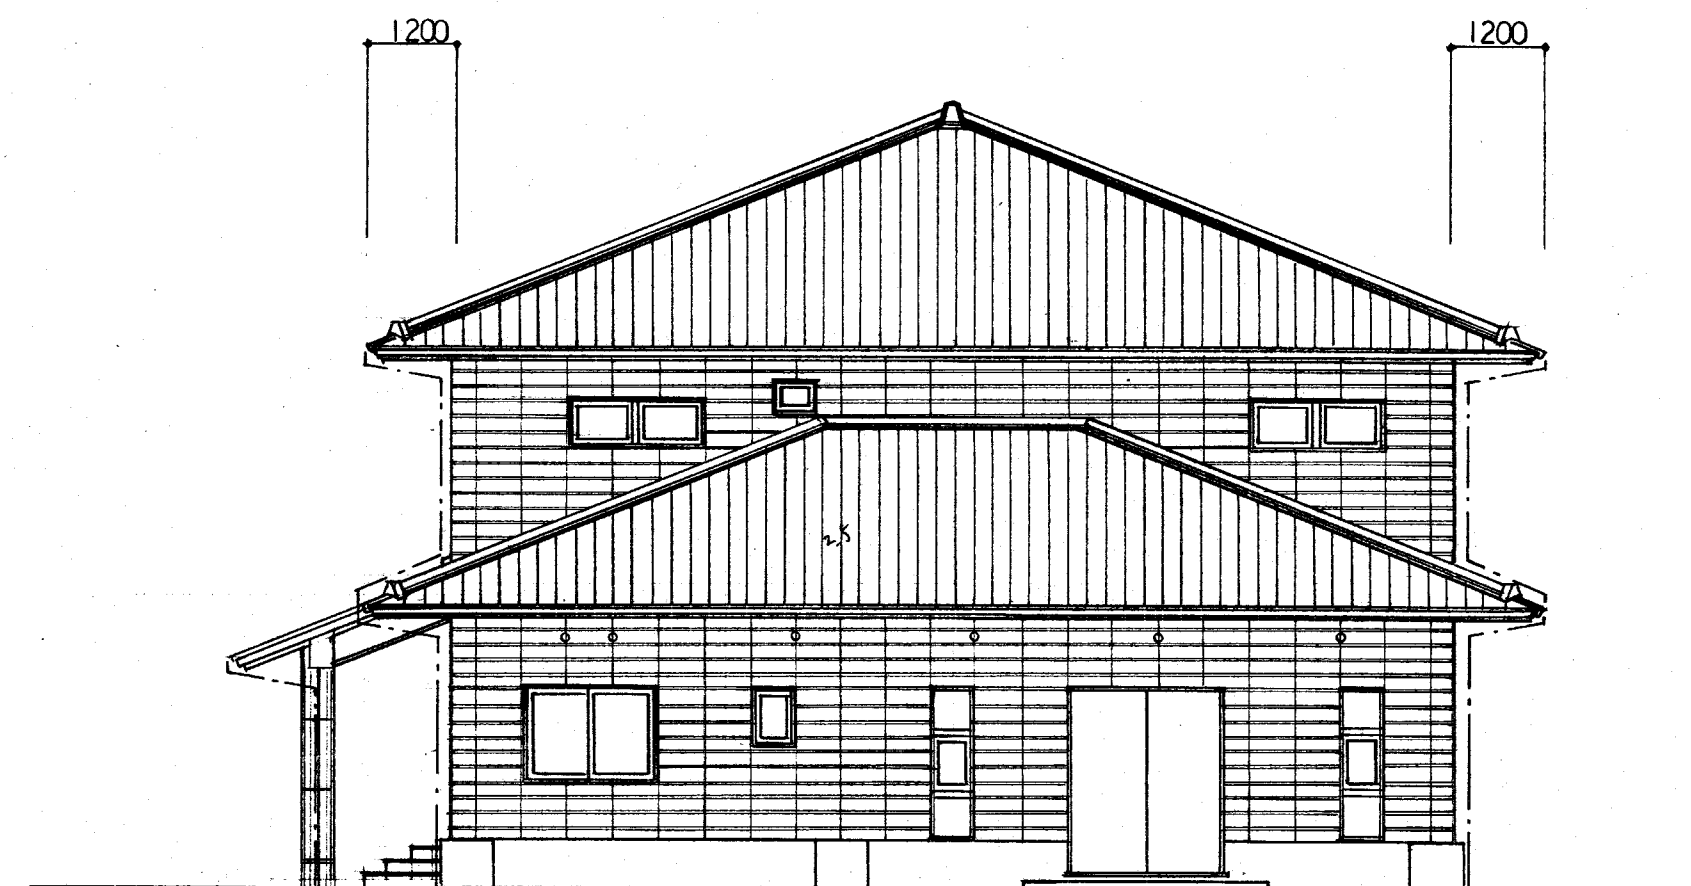


東側 立面図 S=1/100

南

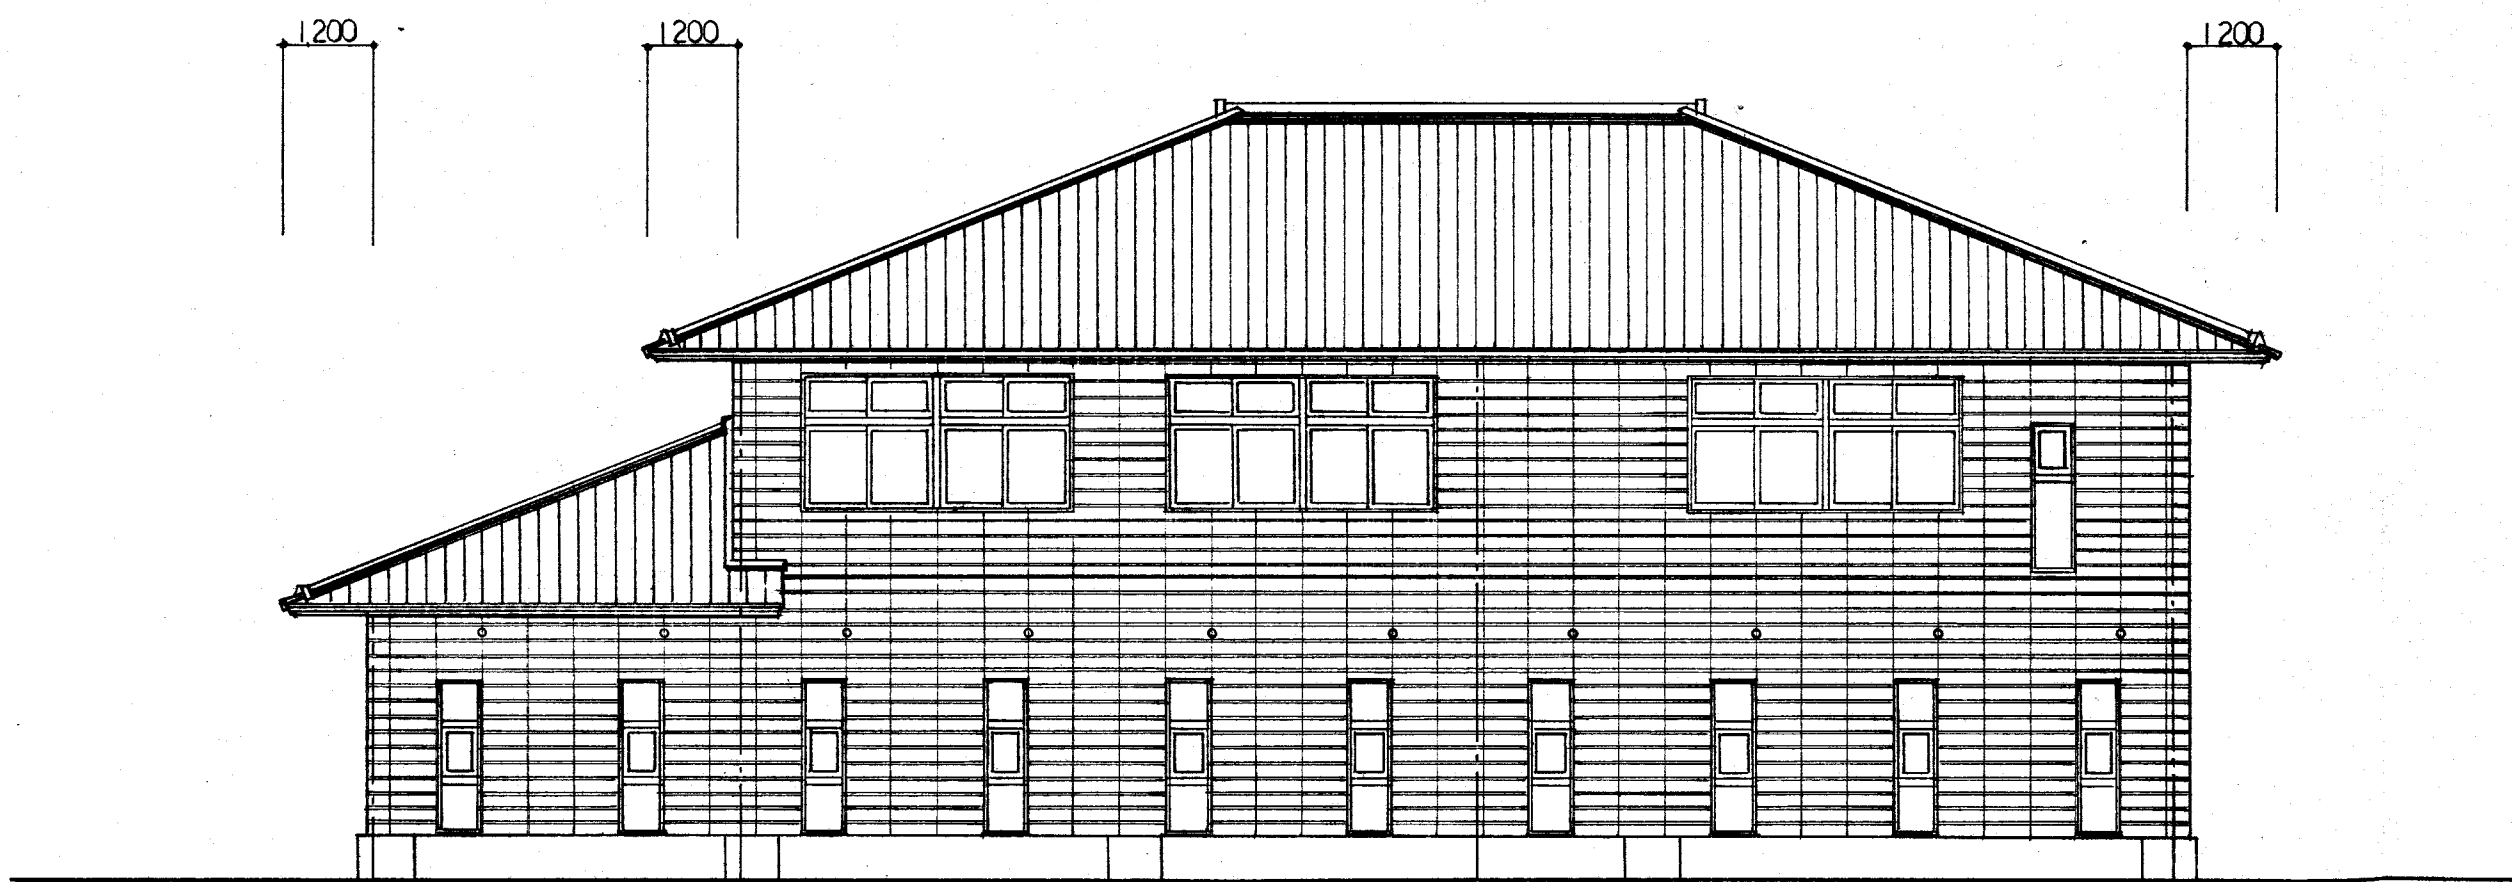

北側 立面図 S=1/100

西

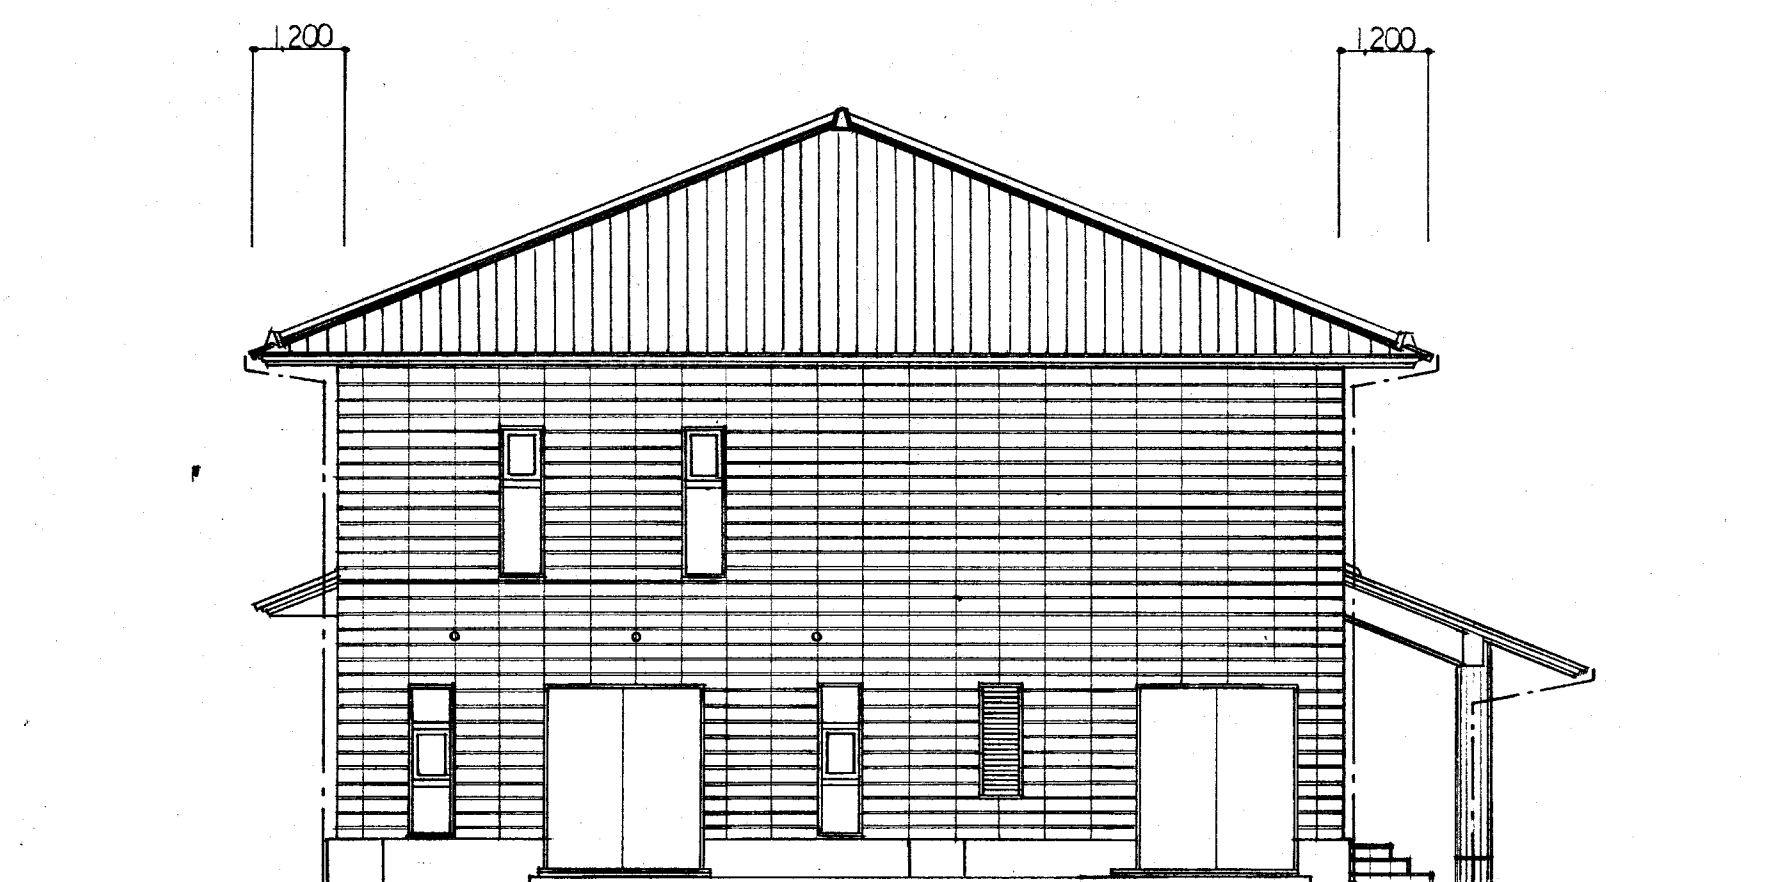

西側 立面図 S=1/100

北

備考

承認

作成日

H.5年9月 日

工事名

川西町水道部管理棟建設工事

図番

A-08

設計

図名


立面図

縮尺

S=1/100

川西町水道部

明建設計株式会社

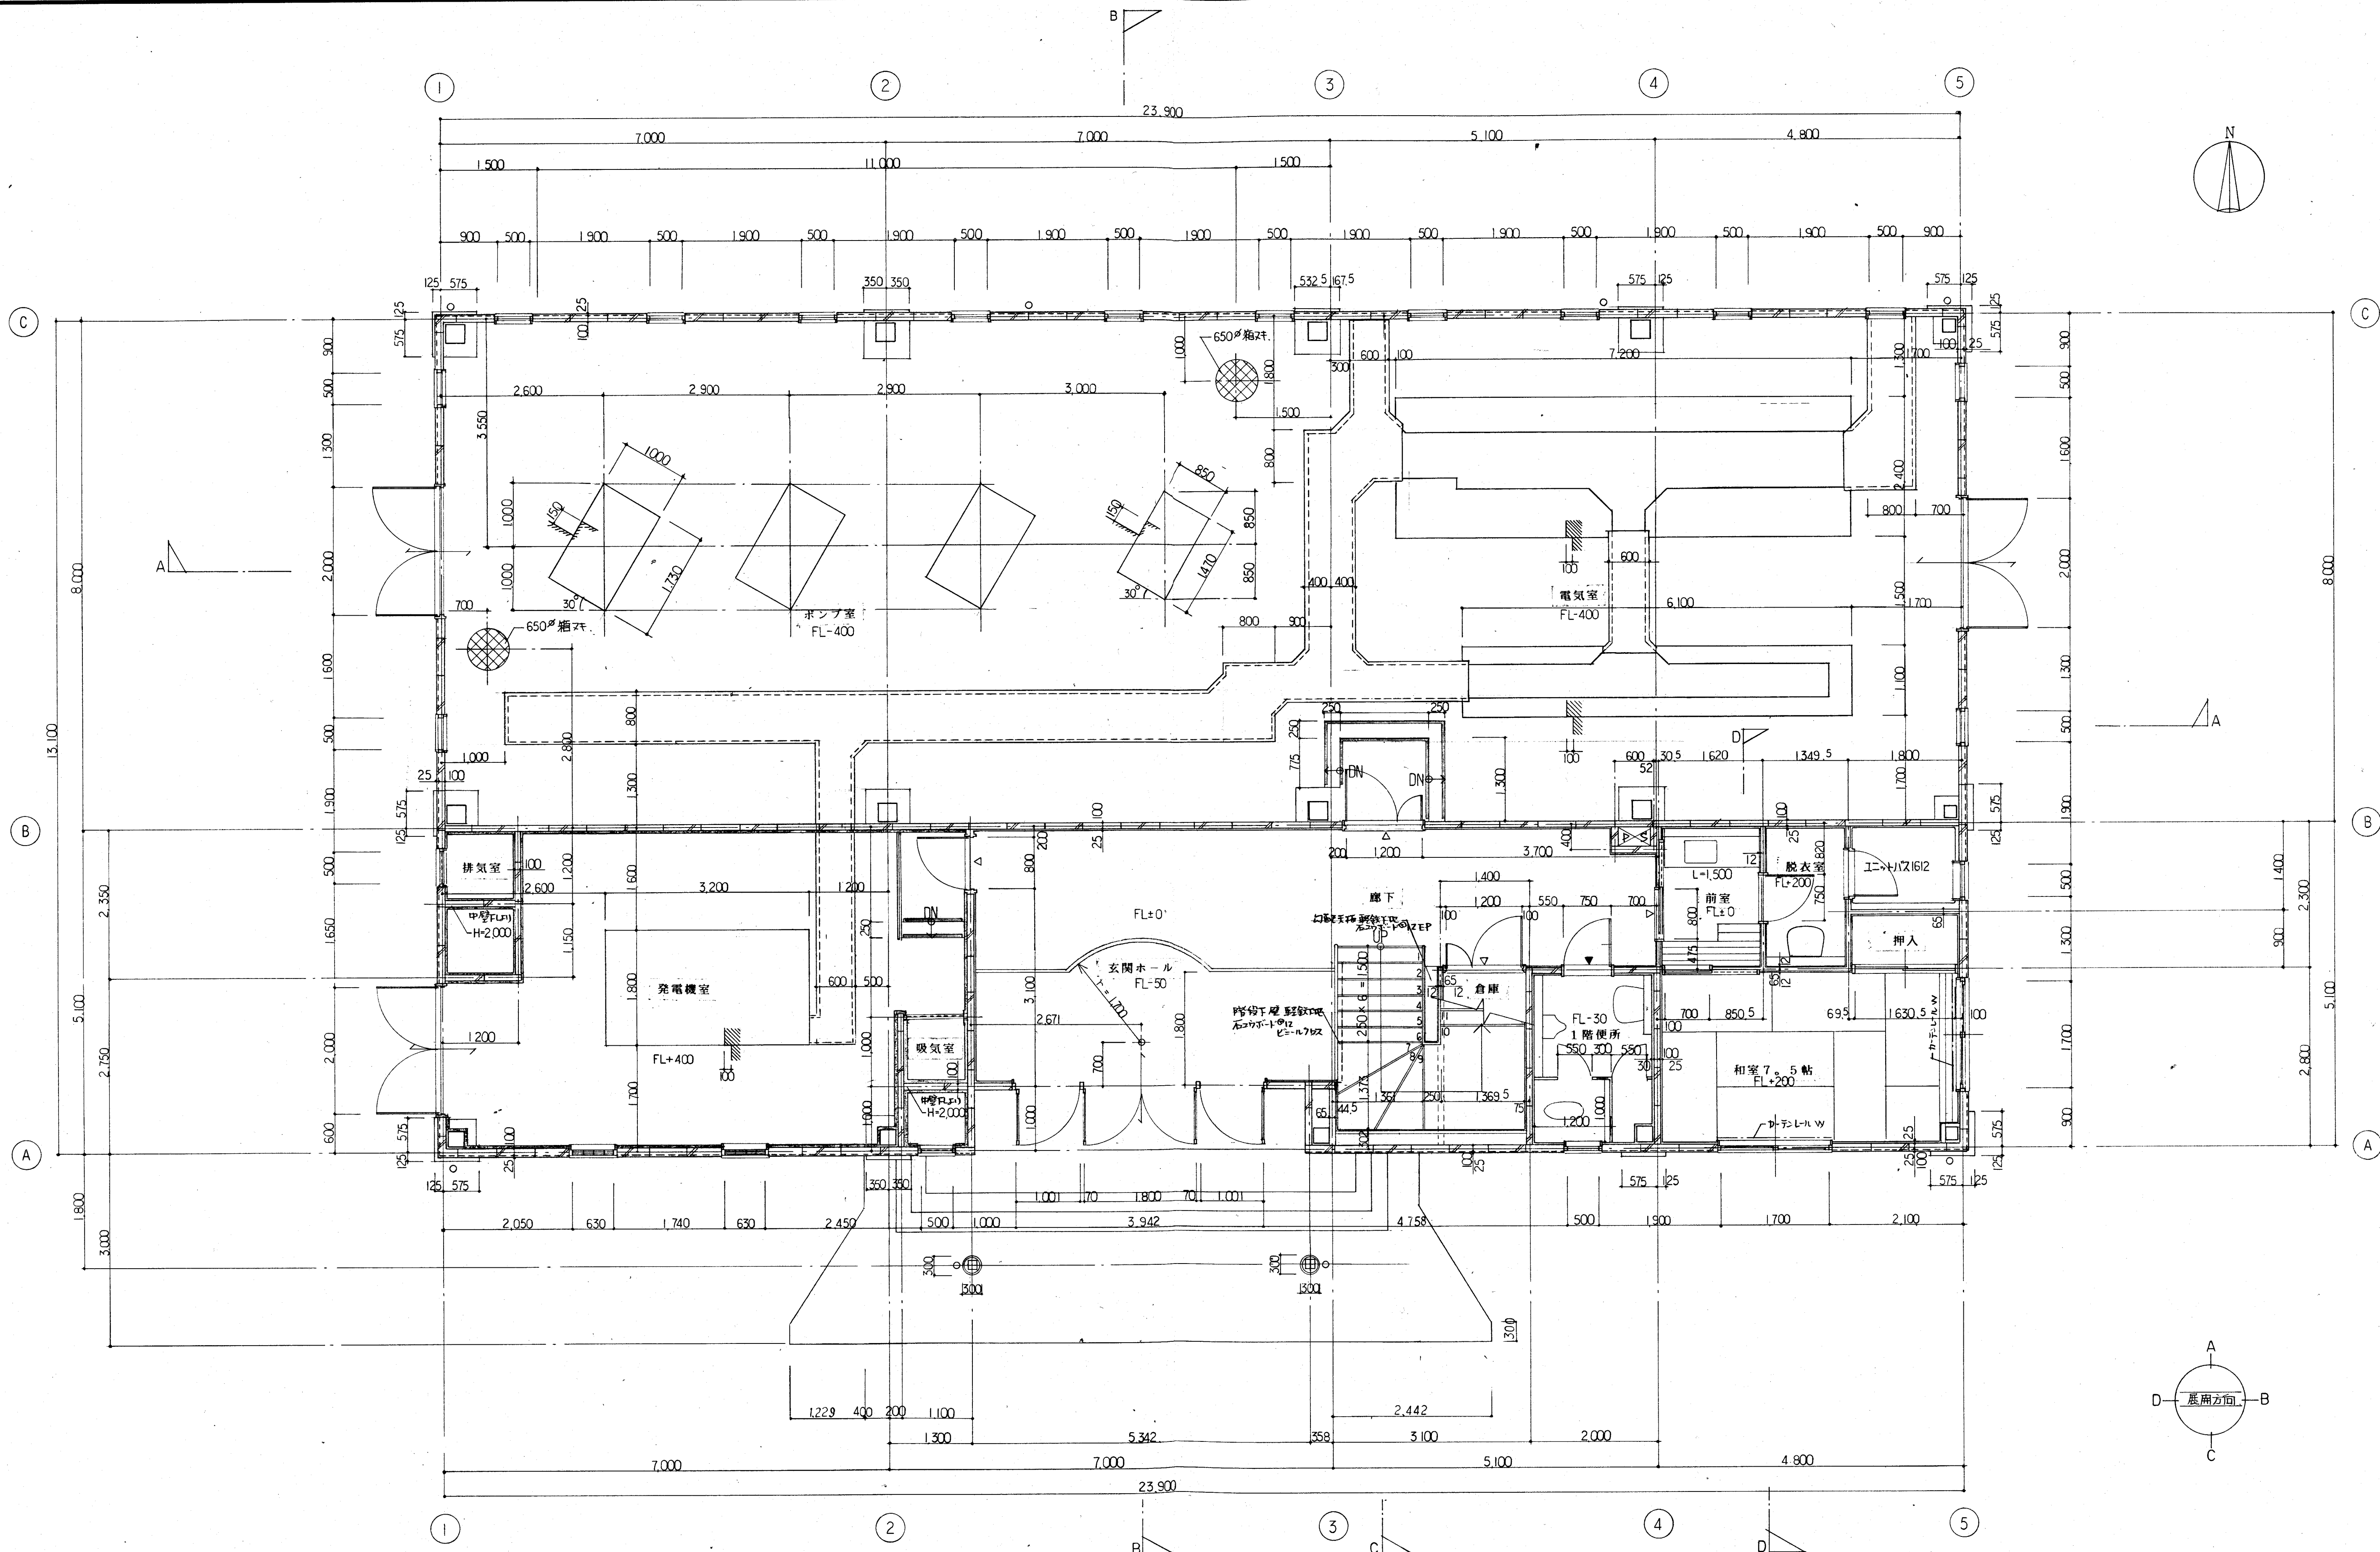

1 F 平面詳細図 縮尺 1:50

- ==== LGS スタット W-65
- ==== ALC 100
- ==== ALC 125 吹付付IL
- ▽ ... 室名丸(面付)
- ▼ ... ビコトツラフ

訂									
正									

備考									
----	--	--	--	--	--	--	--	--	--

承認	作成日 H.5年9月 日	工事名 川西町水道部管理棟建設工事	図番 A-13
	設計	図名 1 F 平面詳細図	縮尺 1/50
川西町水道部			明建設計株式会社

