



川西町水道事業変更認可設計図

図名	浄水場一般平面図	縮尺	1/200	図番	3/27
----	----------	----	-------	----	------

磯城郡川西町

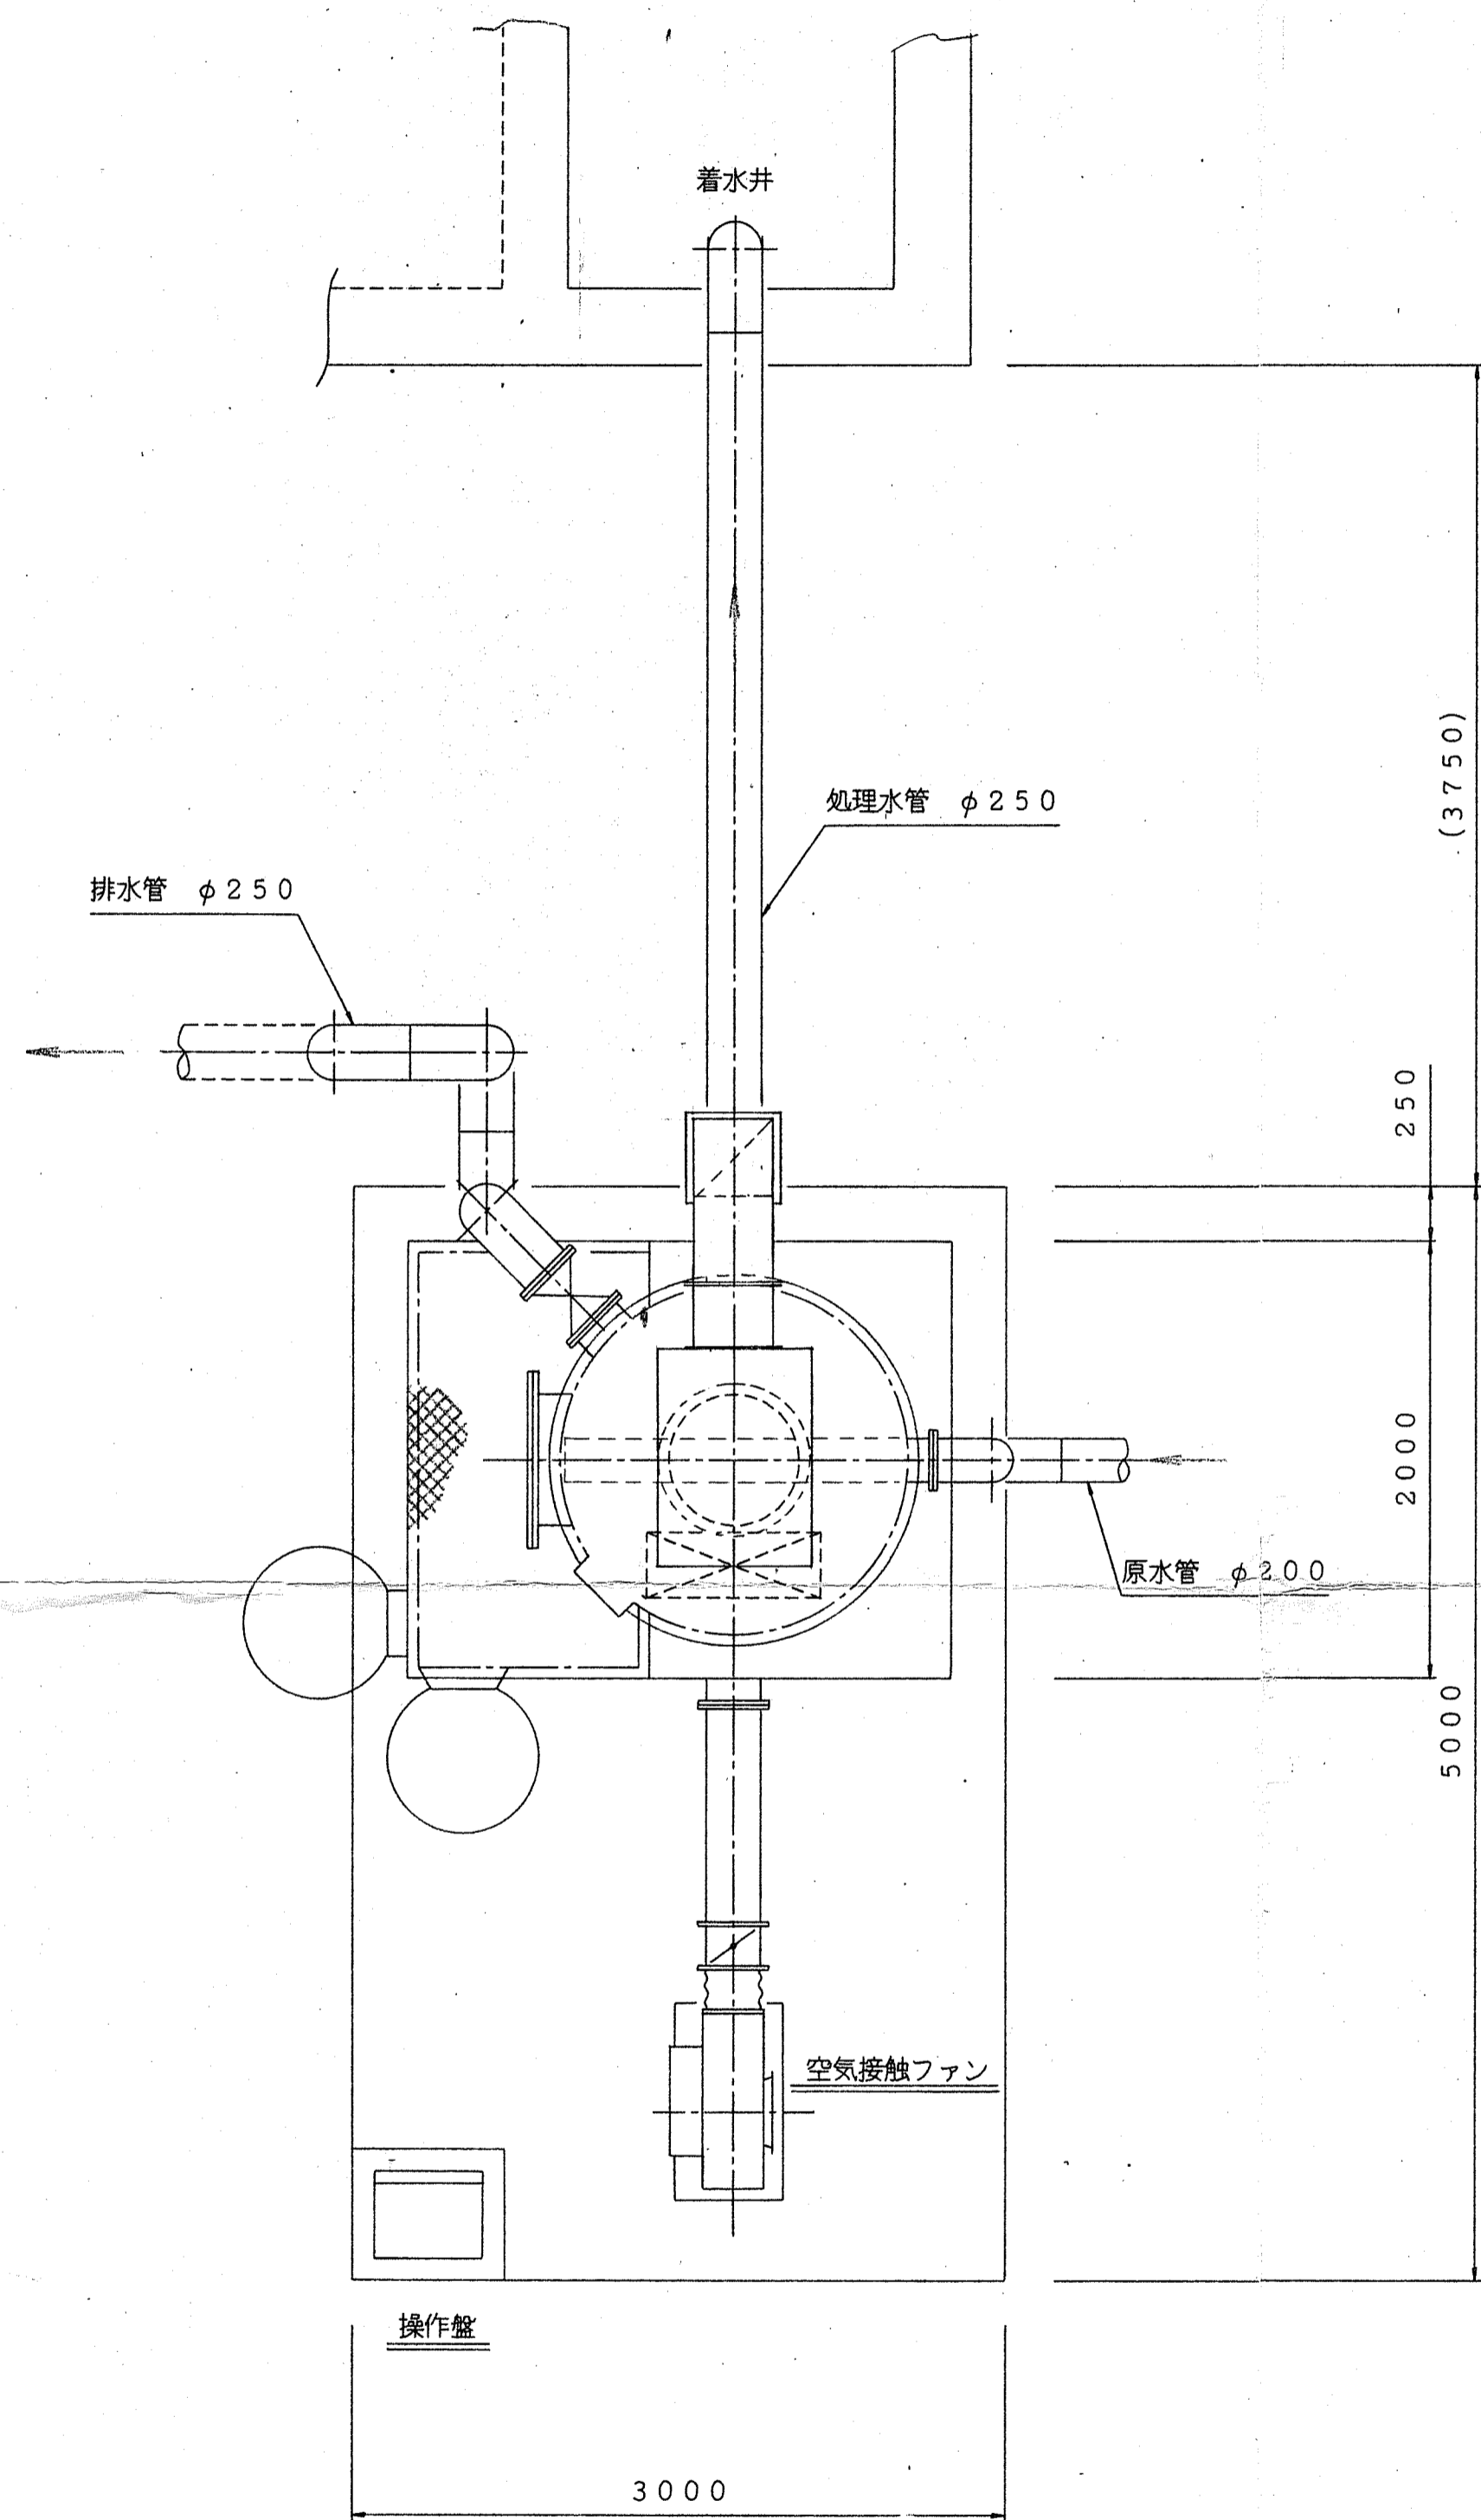


平面図
(S=1/30)

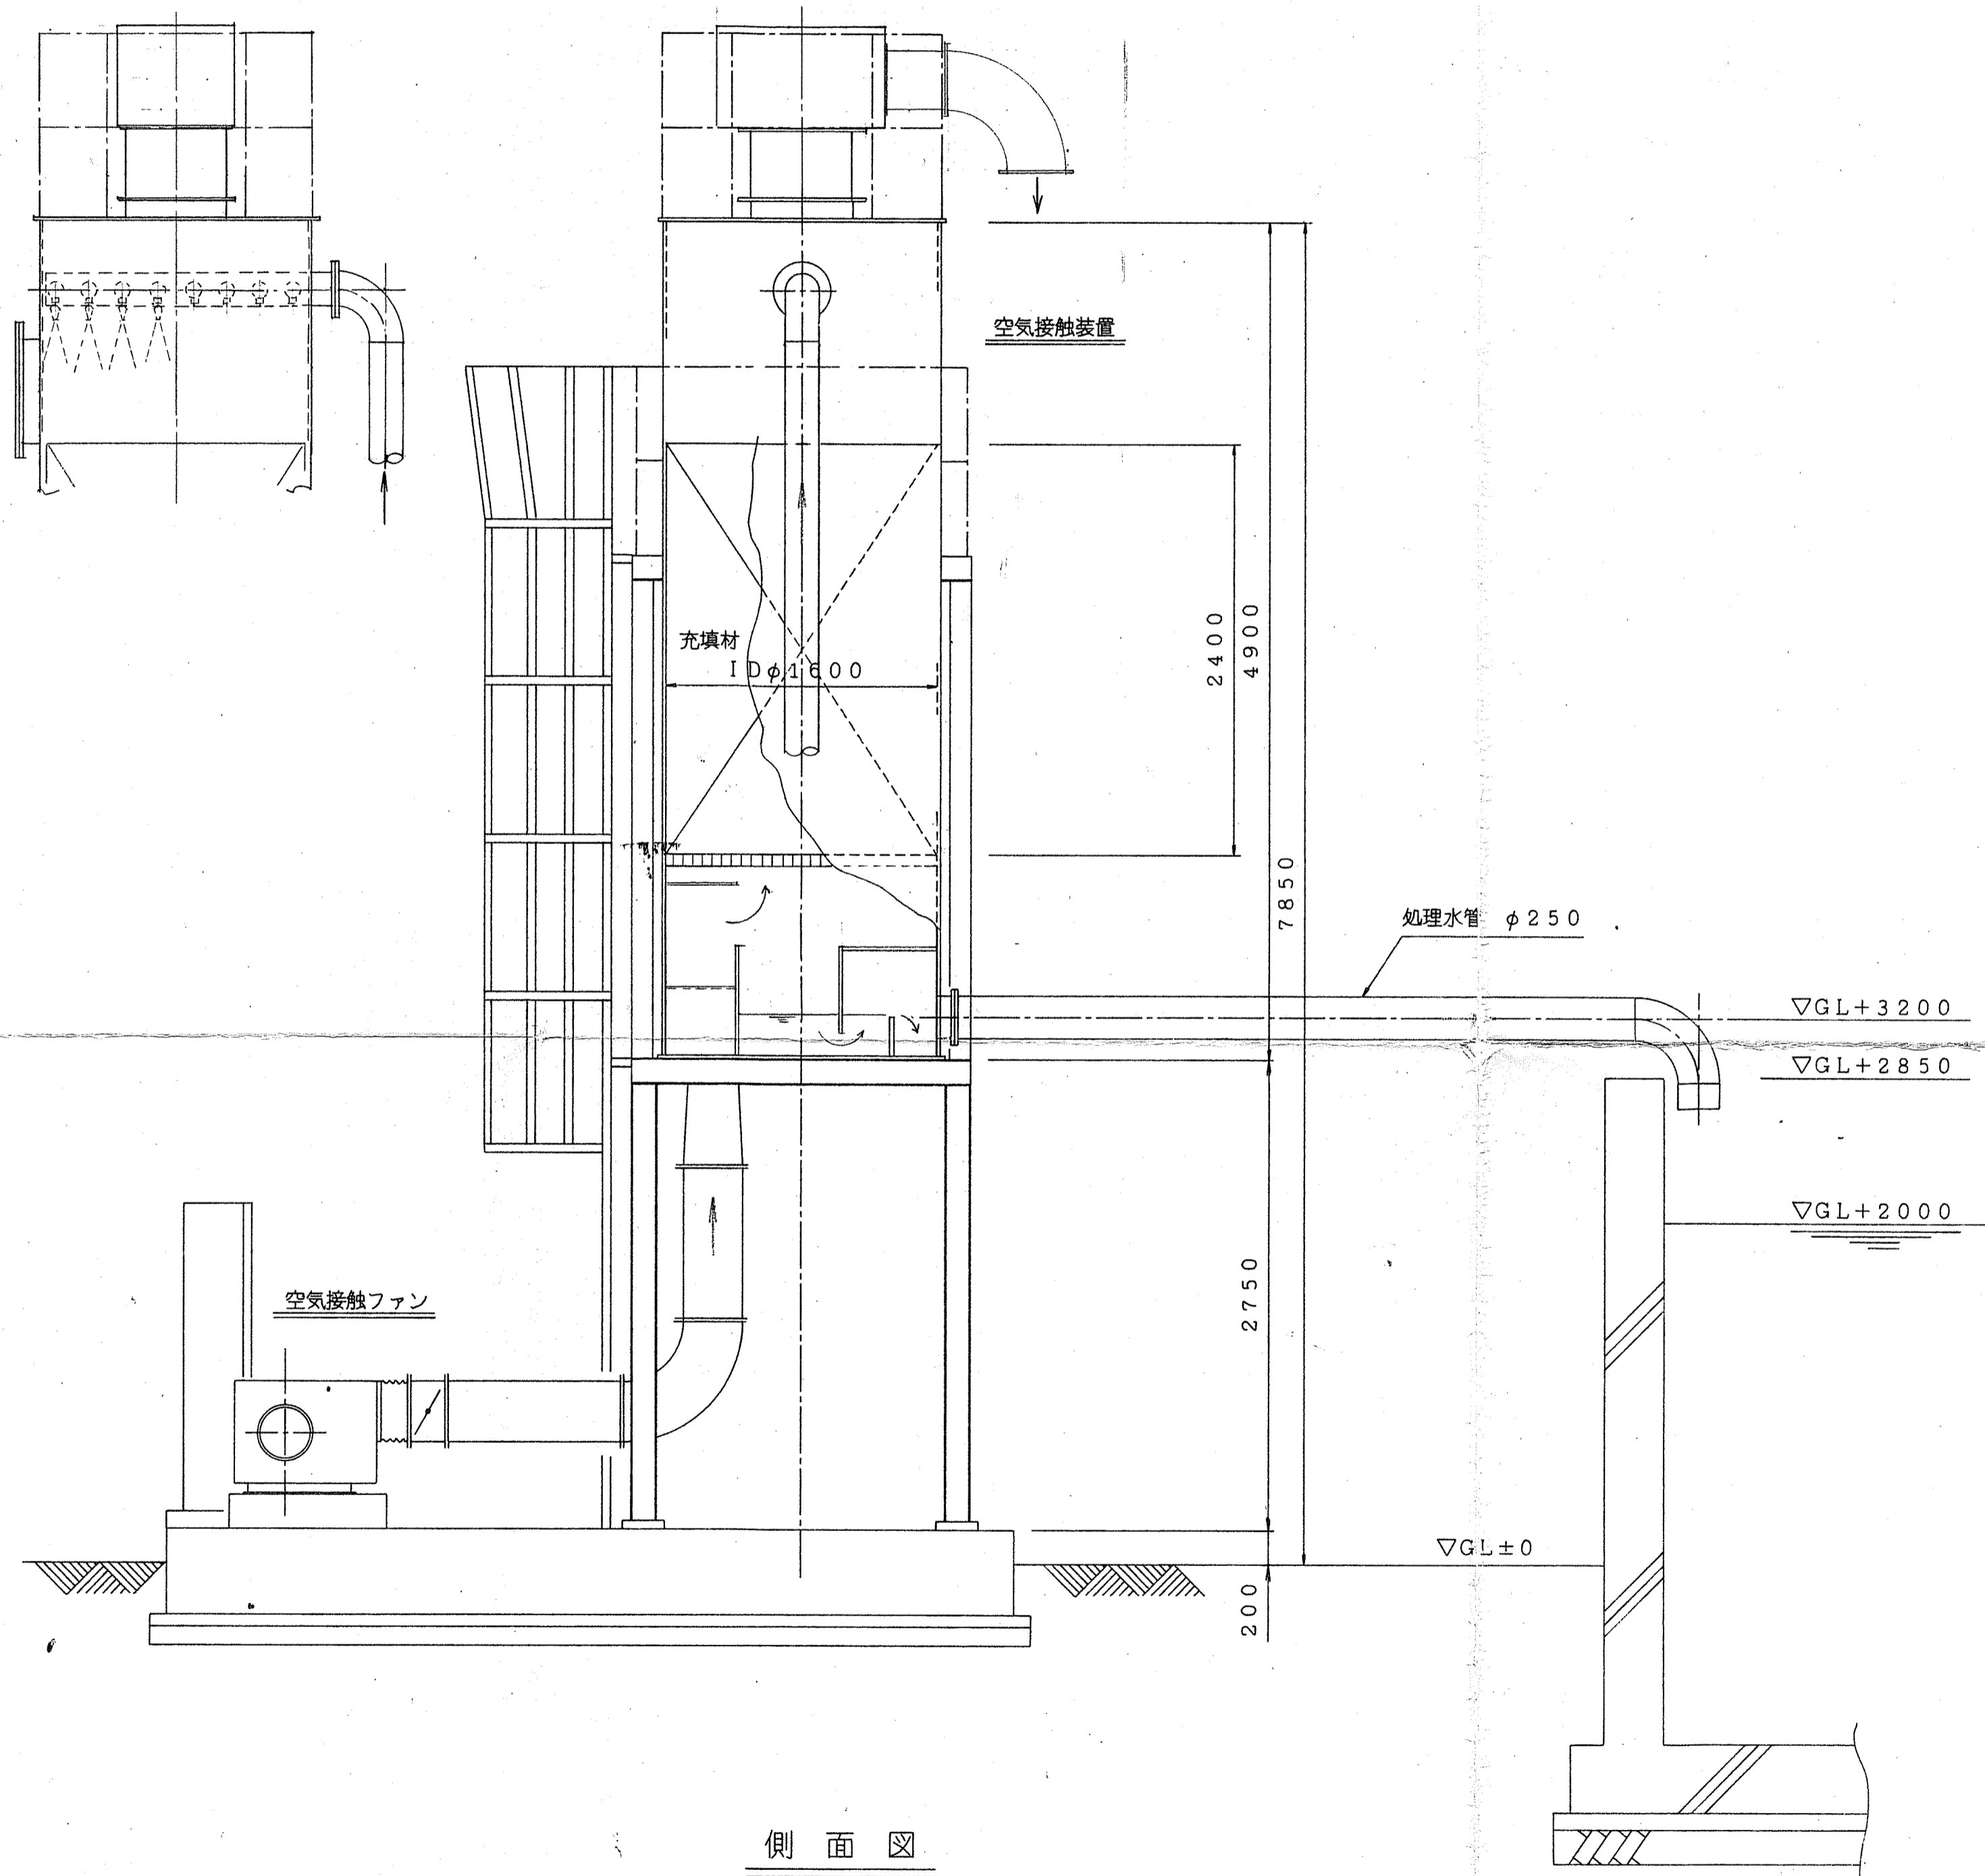


側面図
(S=1/30)


川西町水道事業変更認可設計図			
図名	エアレーション設備構造図	縮尺	1/30
		図番	6/27
磯城郡川西町			

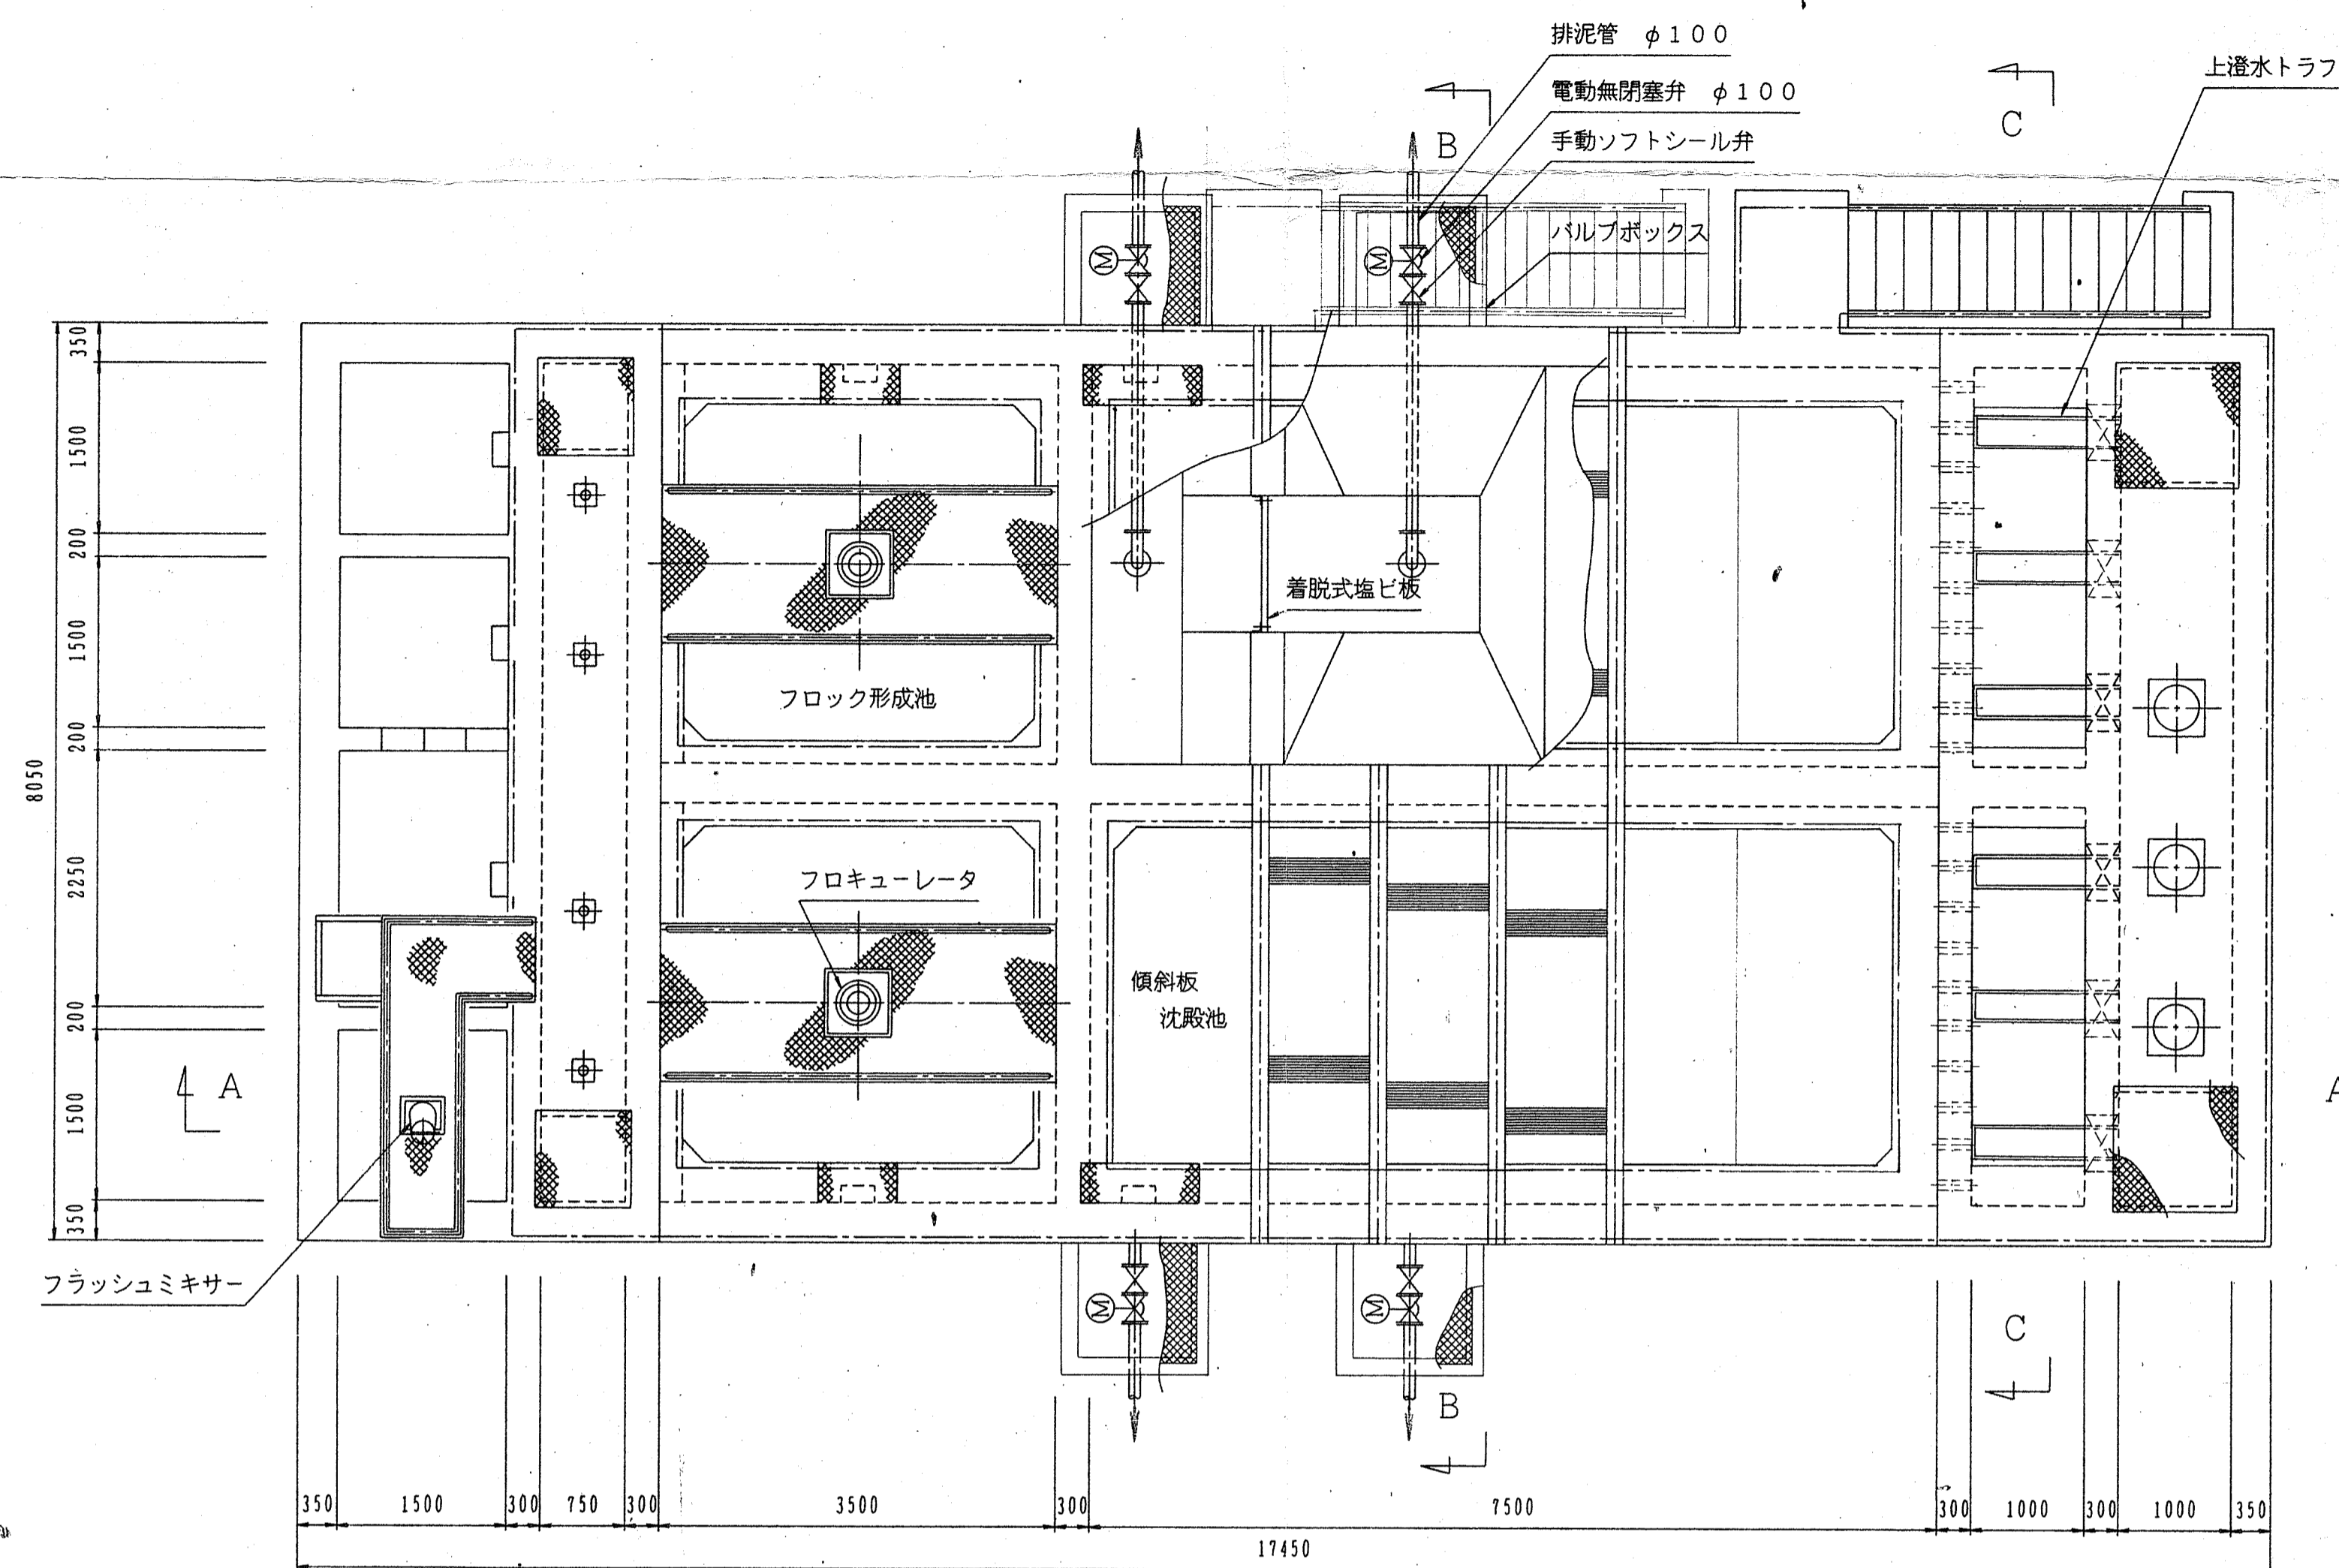


平面図
(S=1/50)

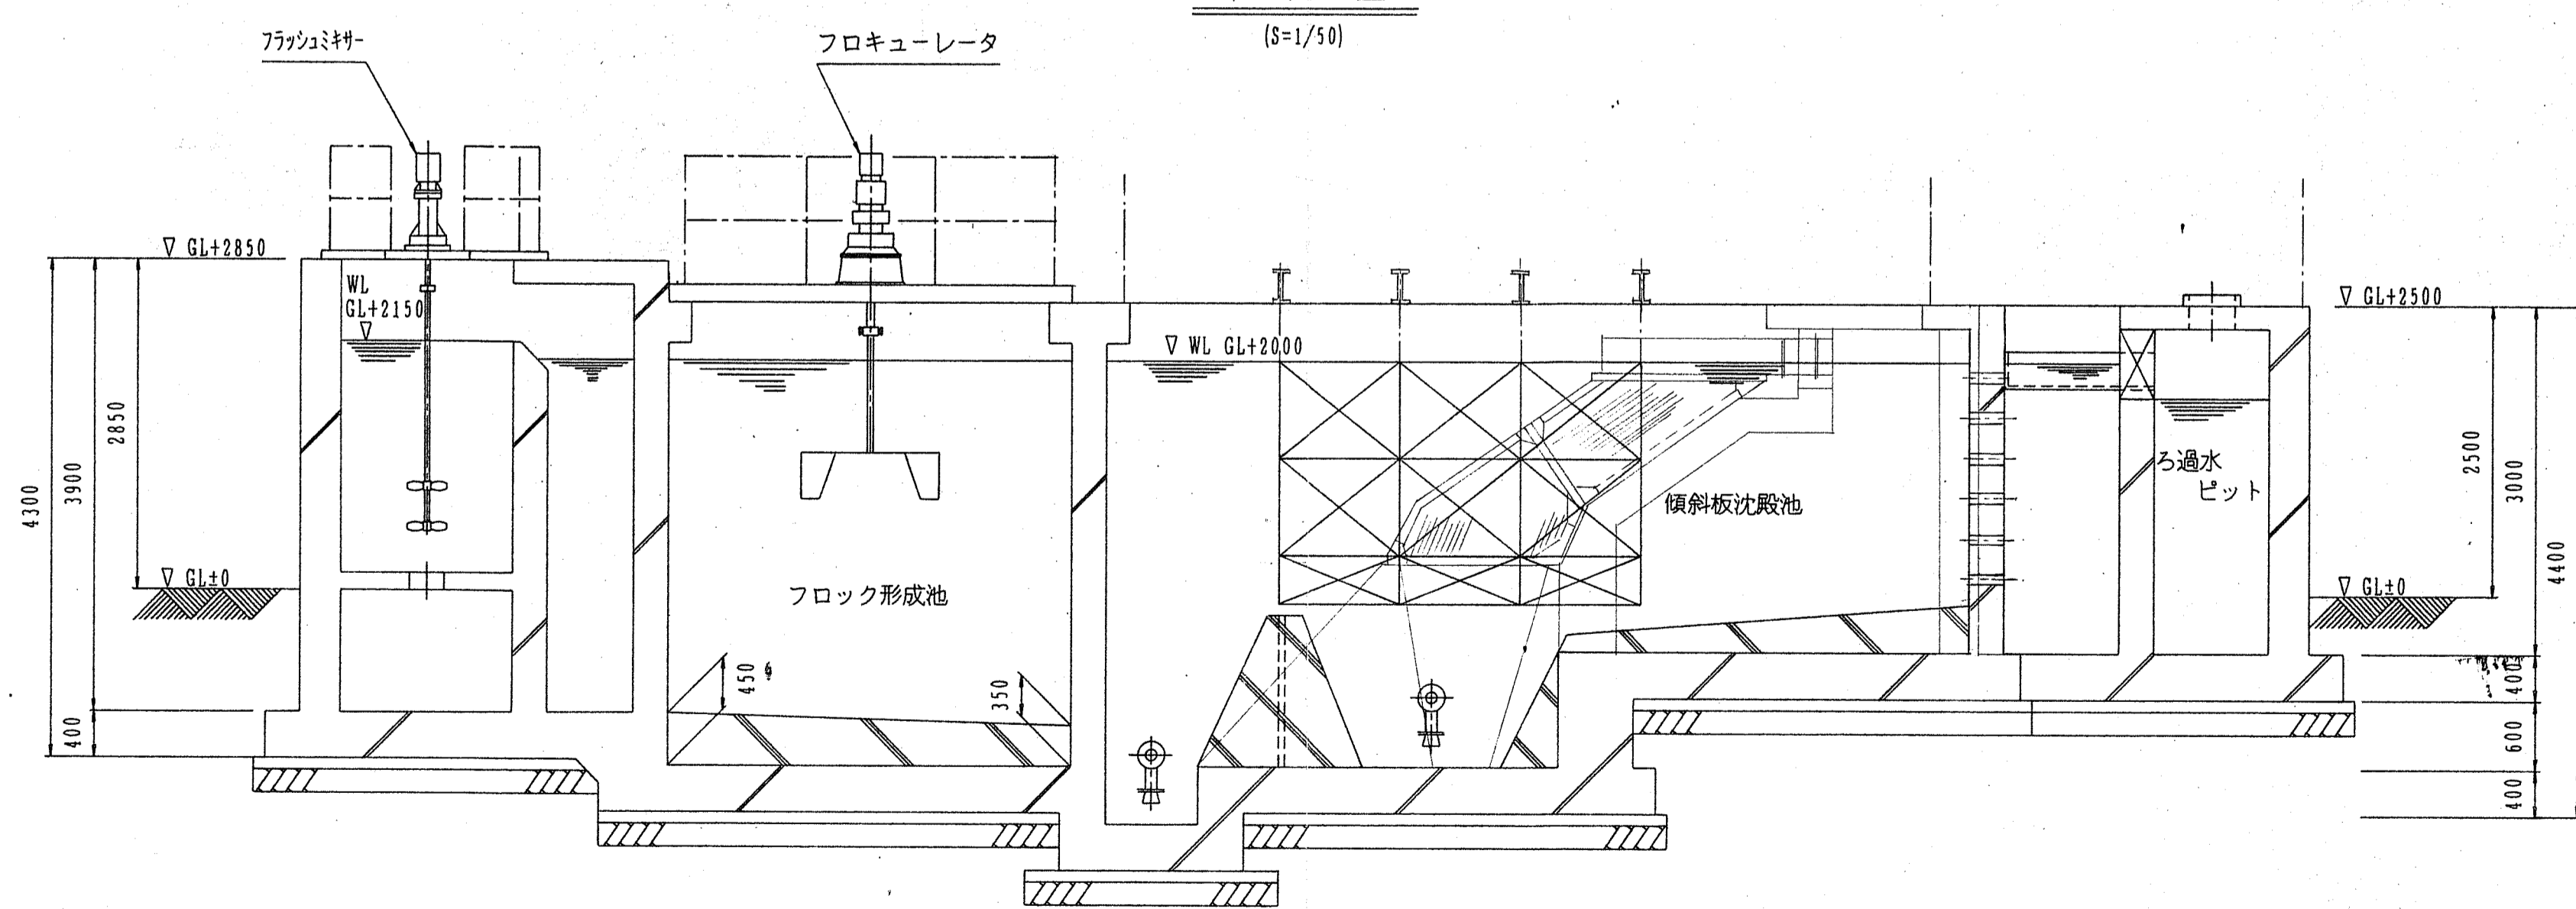

A-A 断面図
(S=1/50)

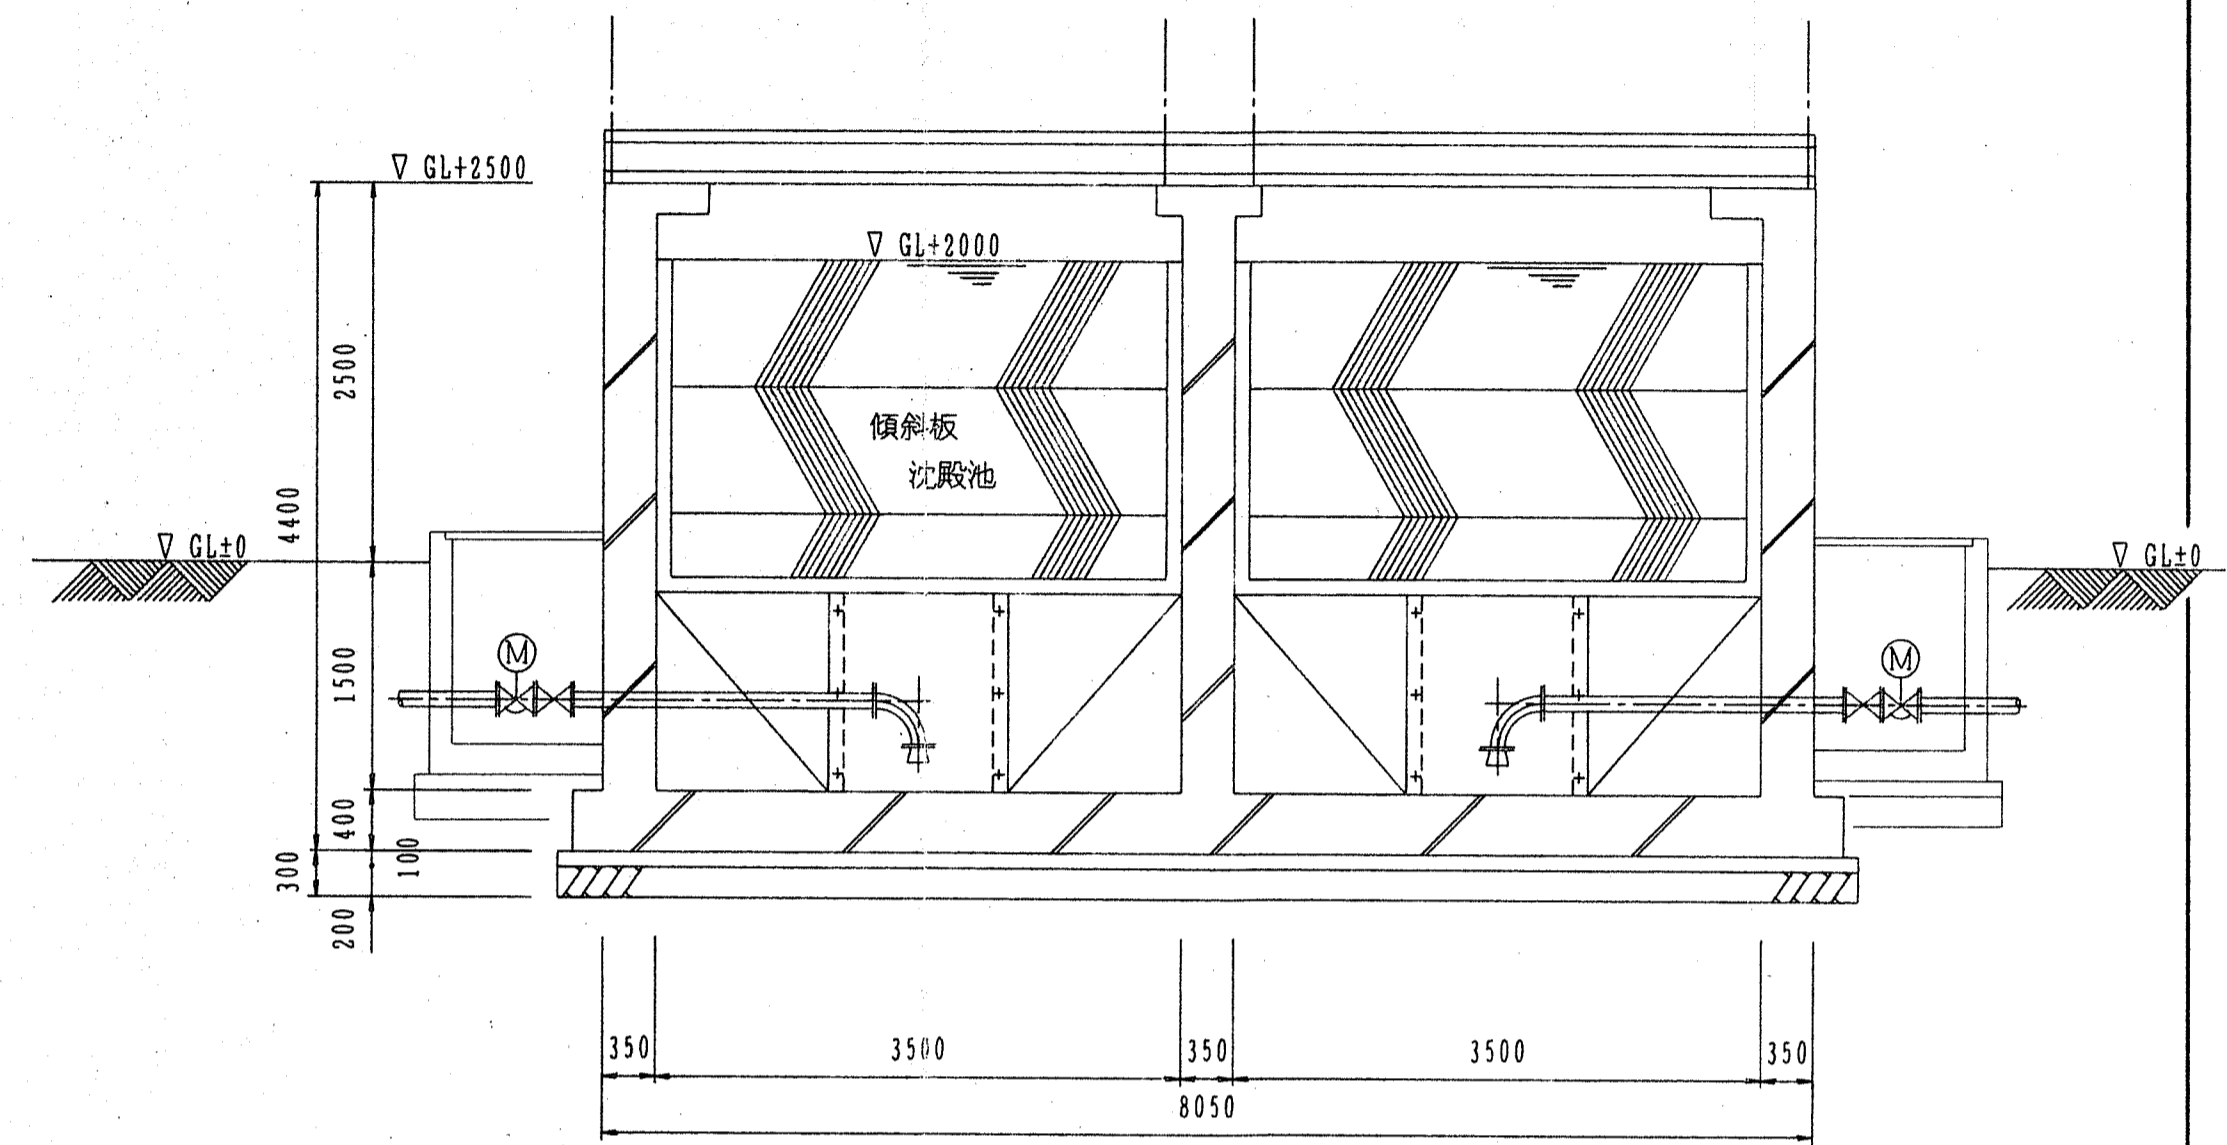


B-B 断面図
(S=1/50)

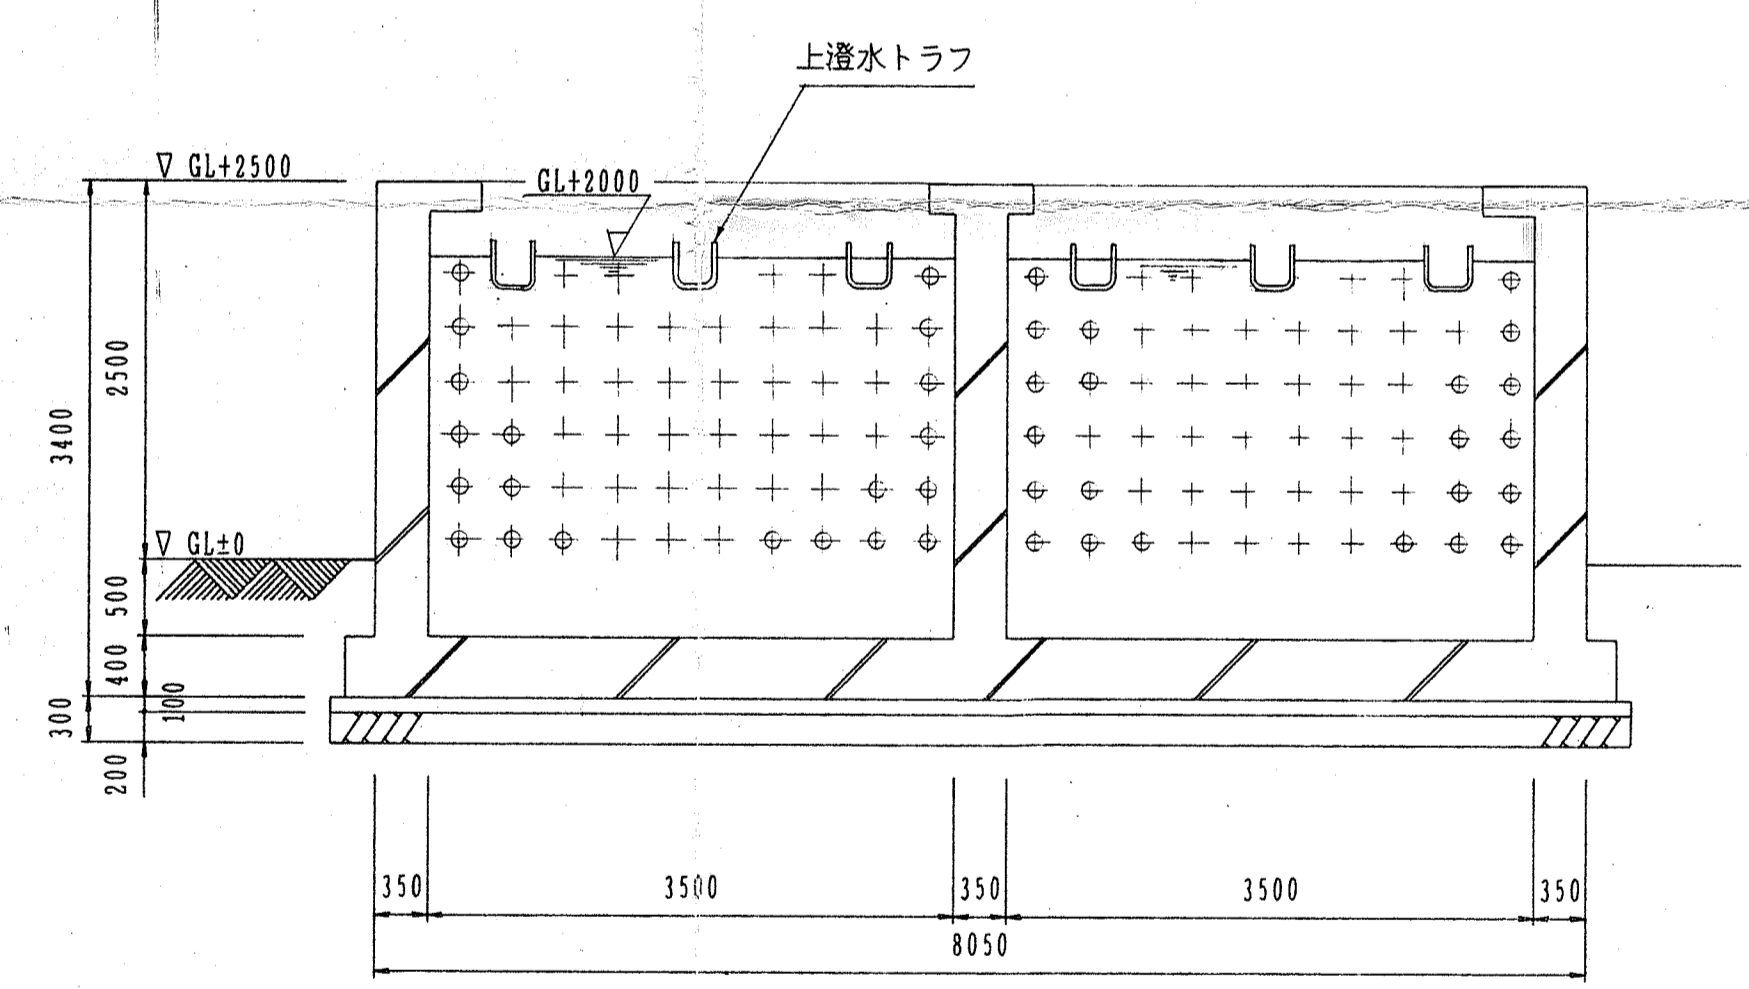


C-C 断面図
(S=1/50)


川西町水道事業変更認可設計図			
図名	傾斜板式沈殿池構造図	縮尺	1/50
図番	7	図	27
磯城郡川西町			

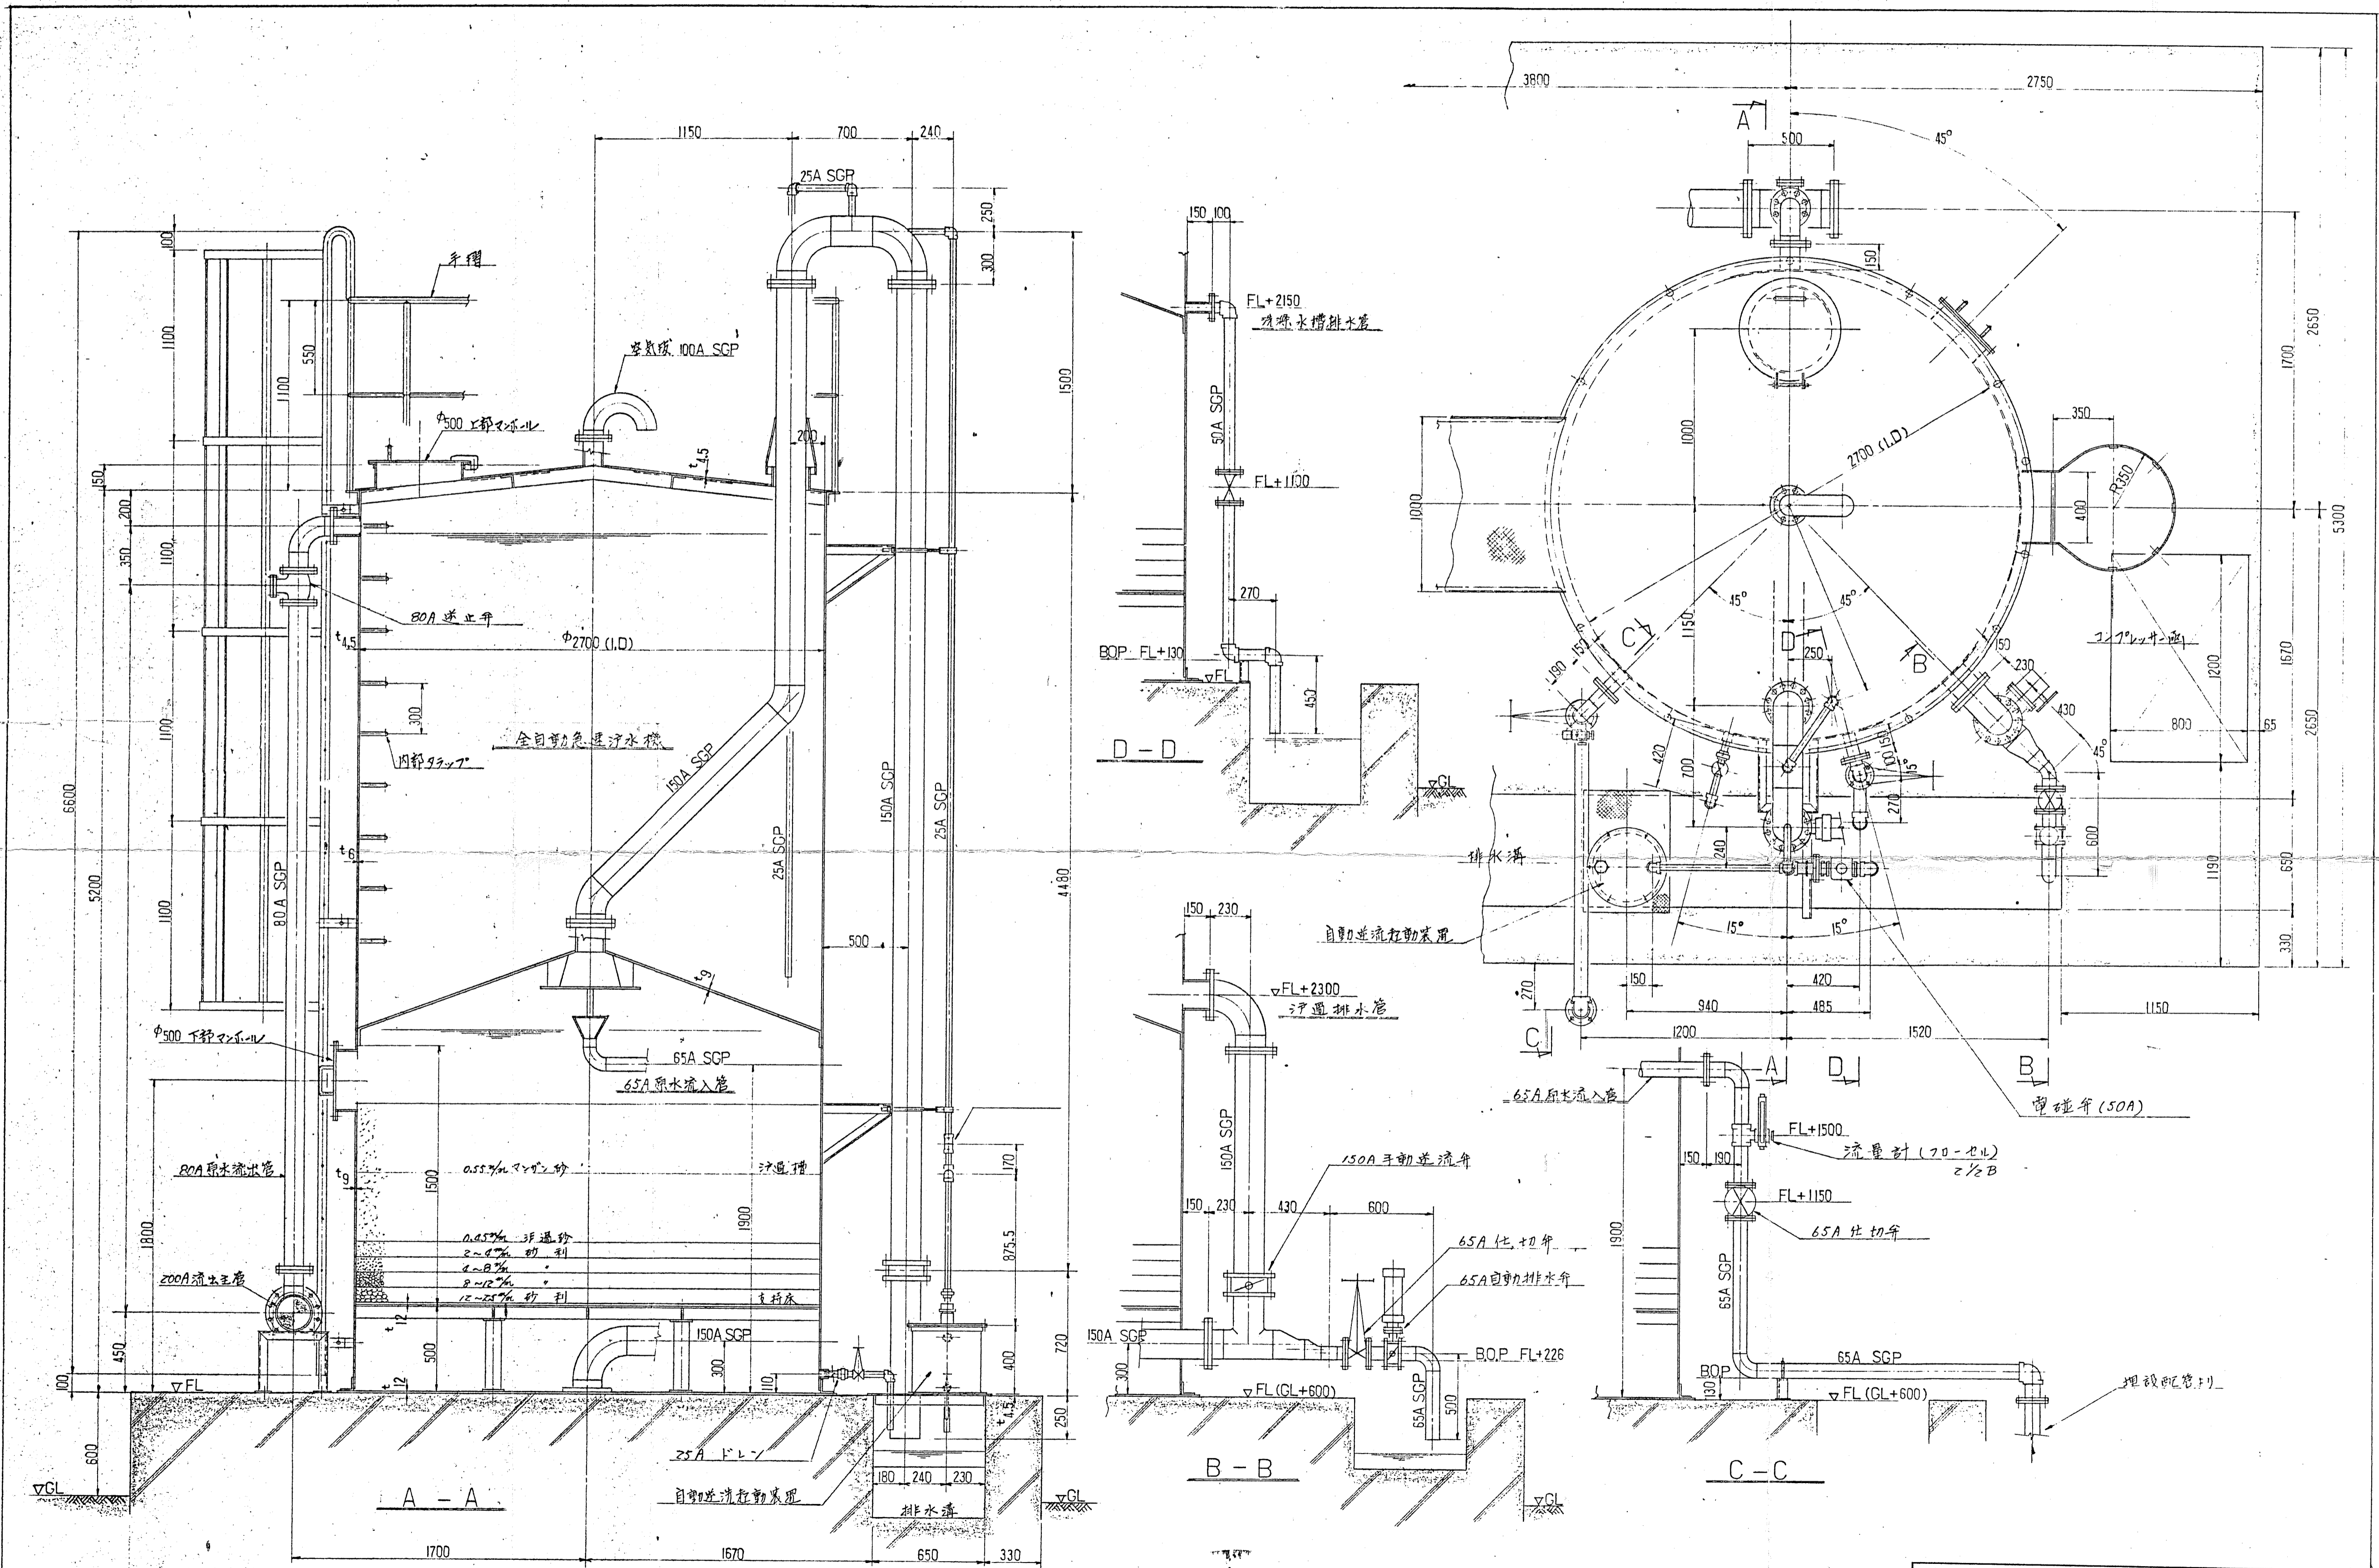


川西町水道事業変更認可設計図
 図名 急造ろ過機構造図 縮尺 1/20 図番 8/27
 磯城郡川西町

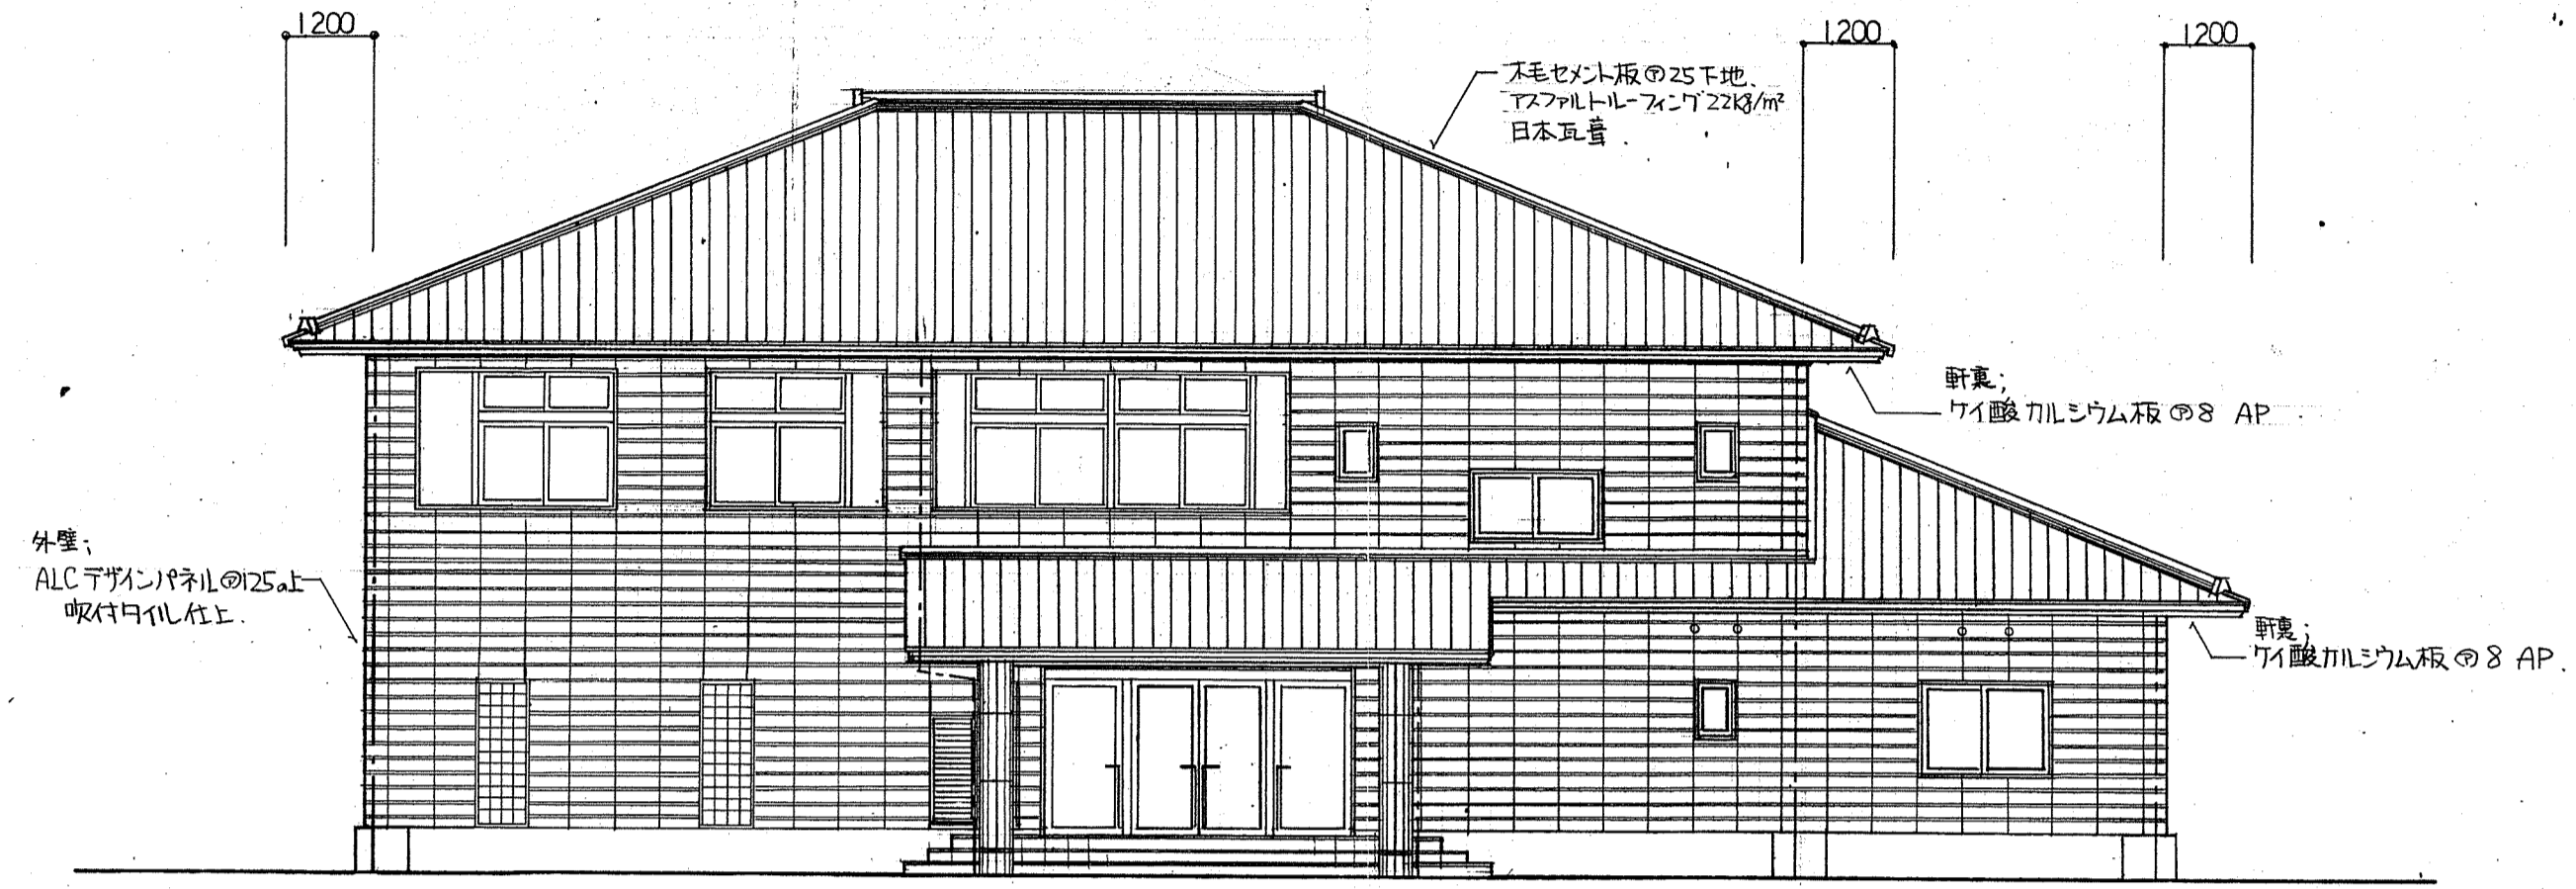


南側 立面図 S=1/100

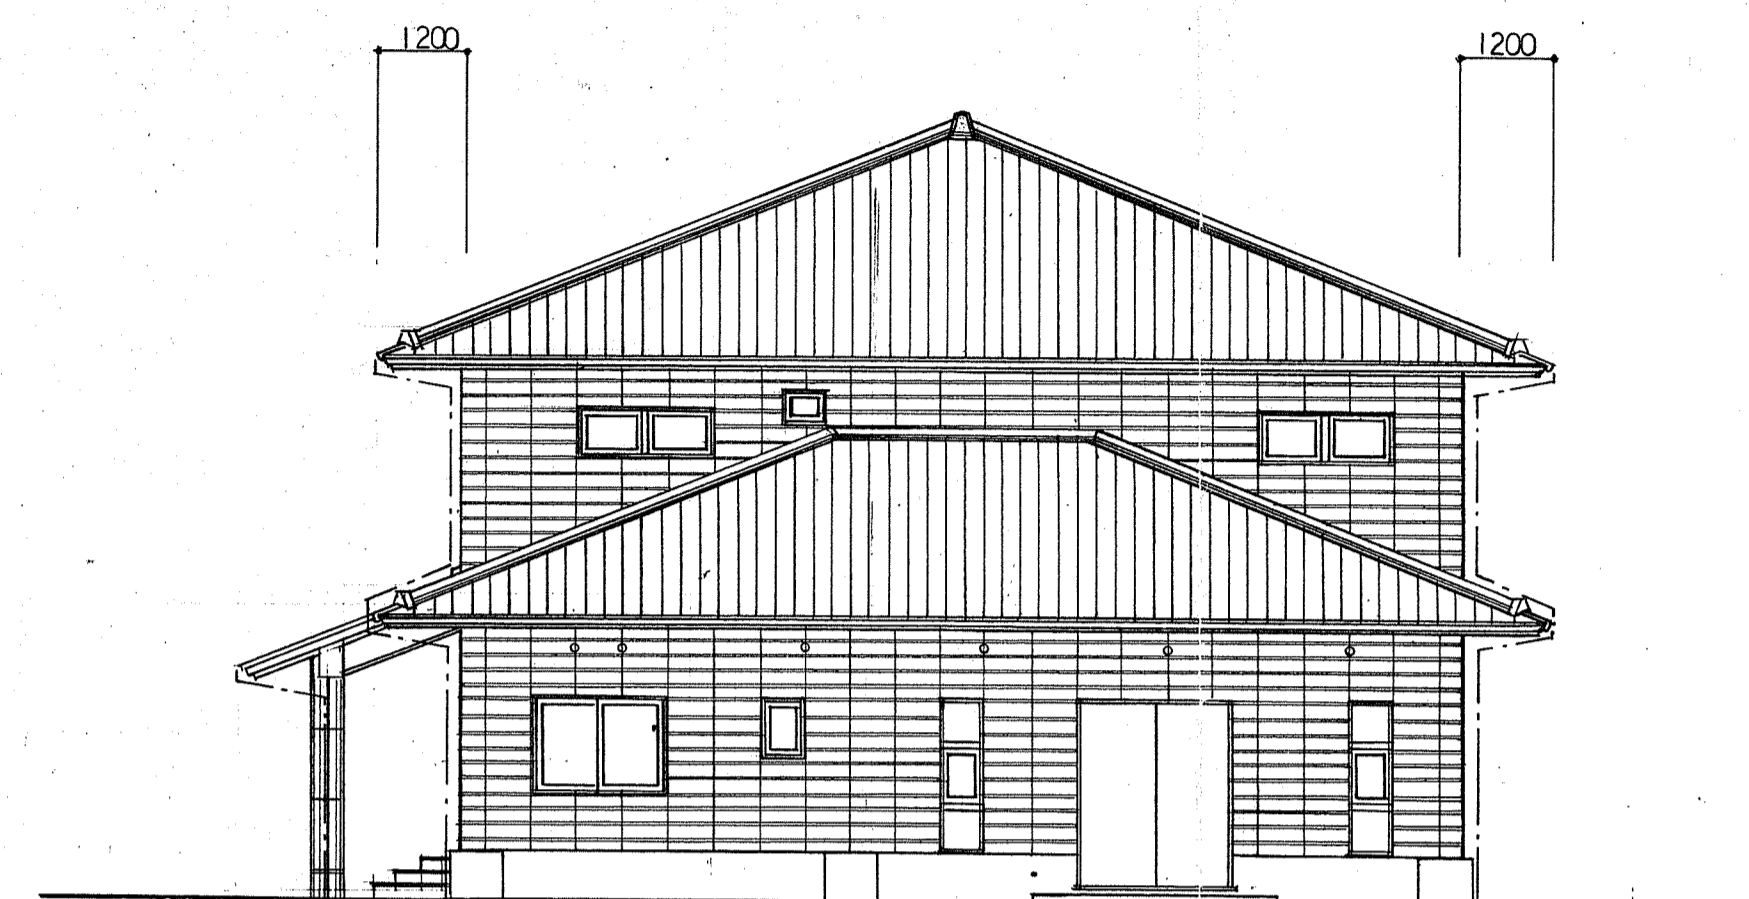

東側 立面図 S=1/100

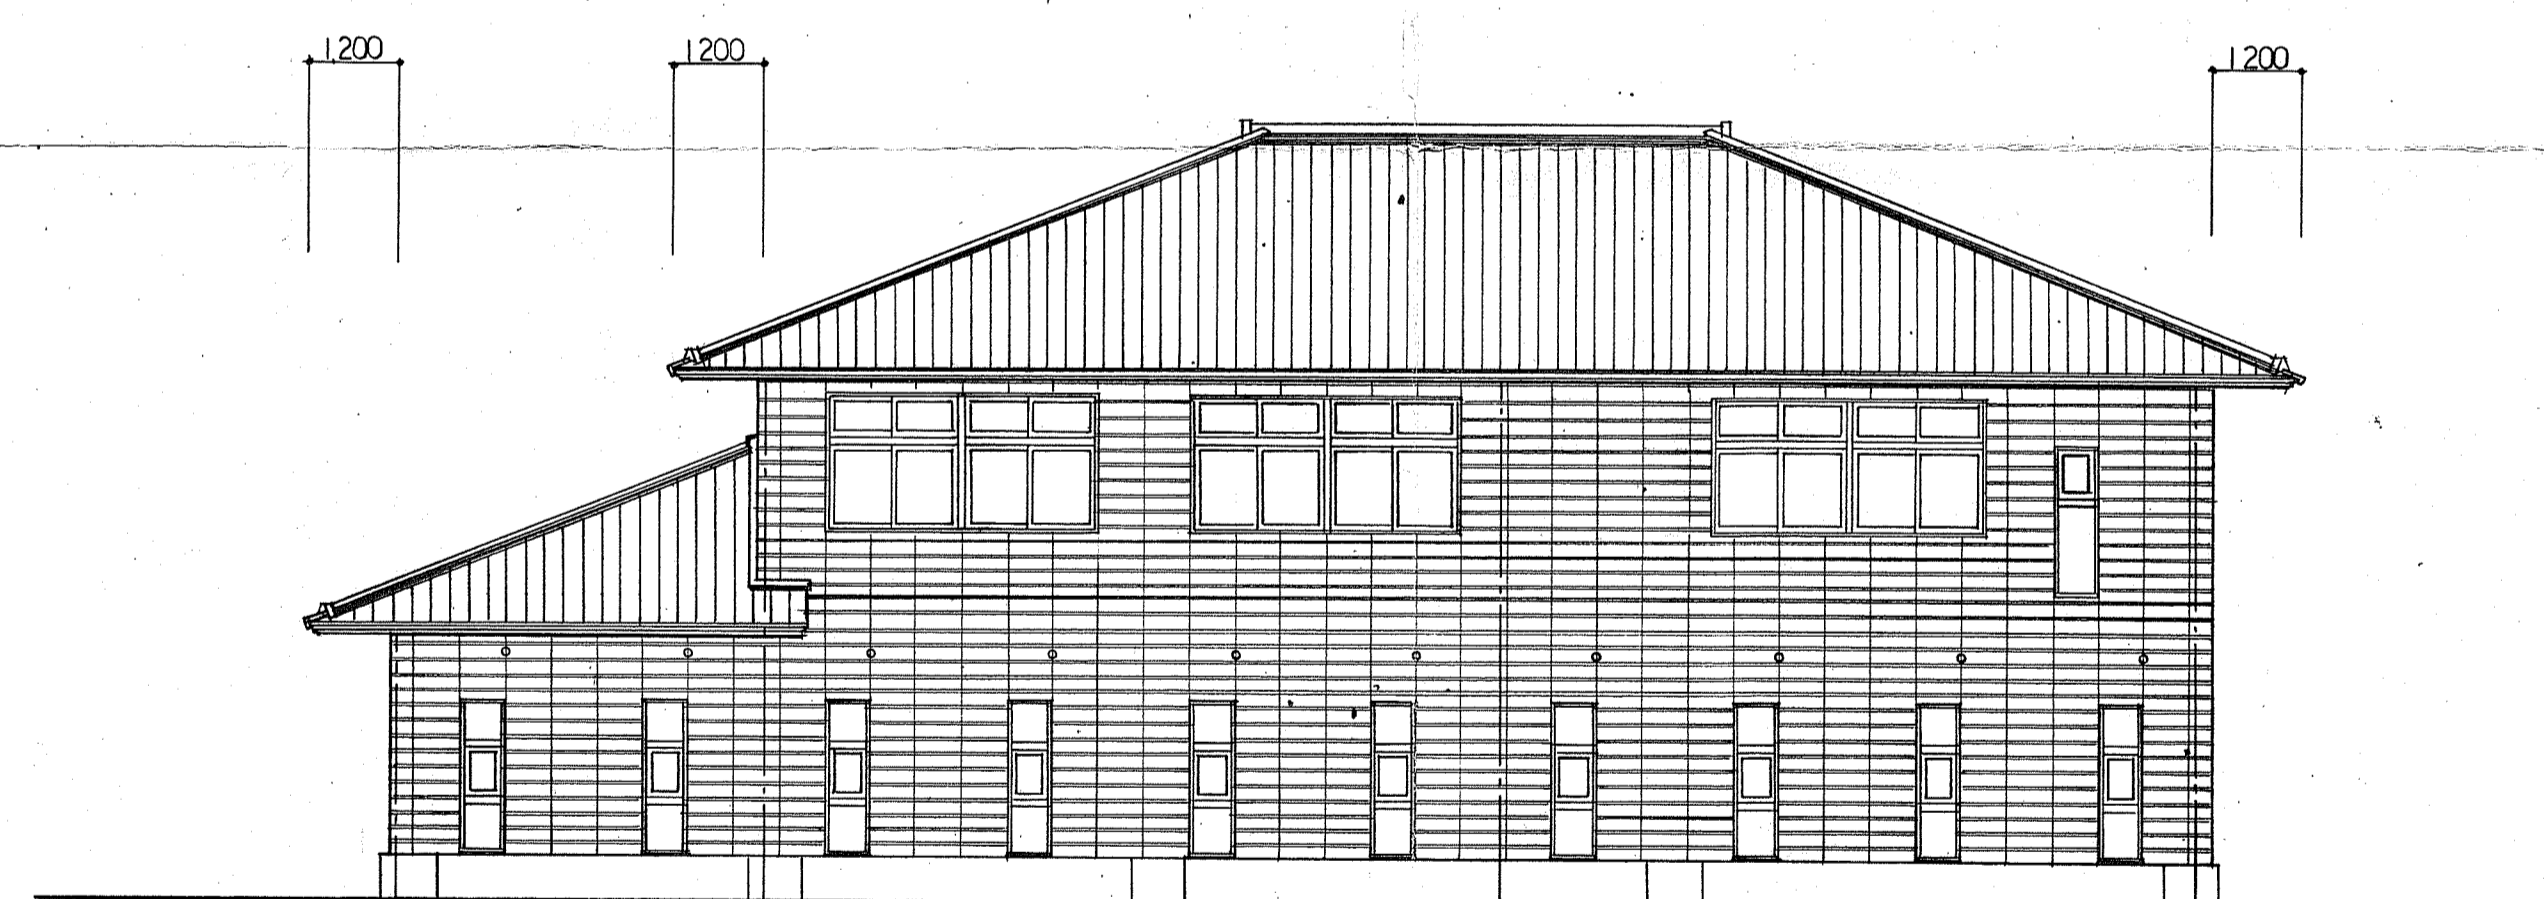

北側 立面図 S=1/100

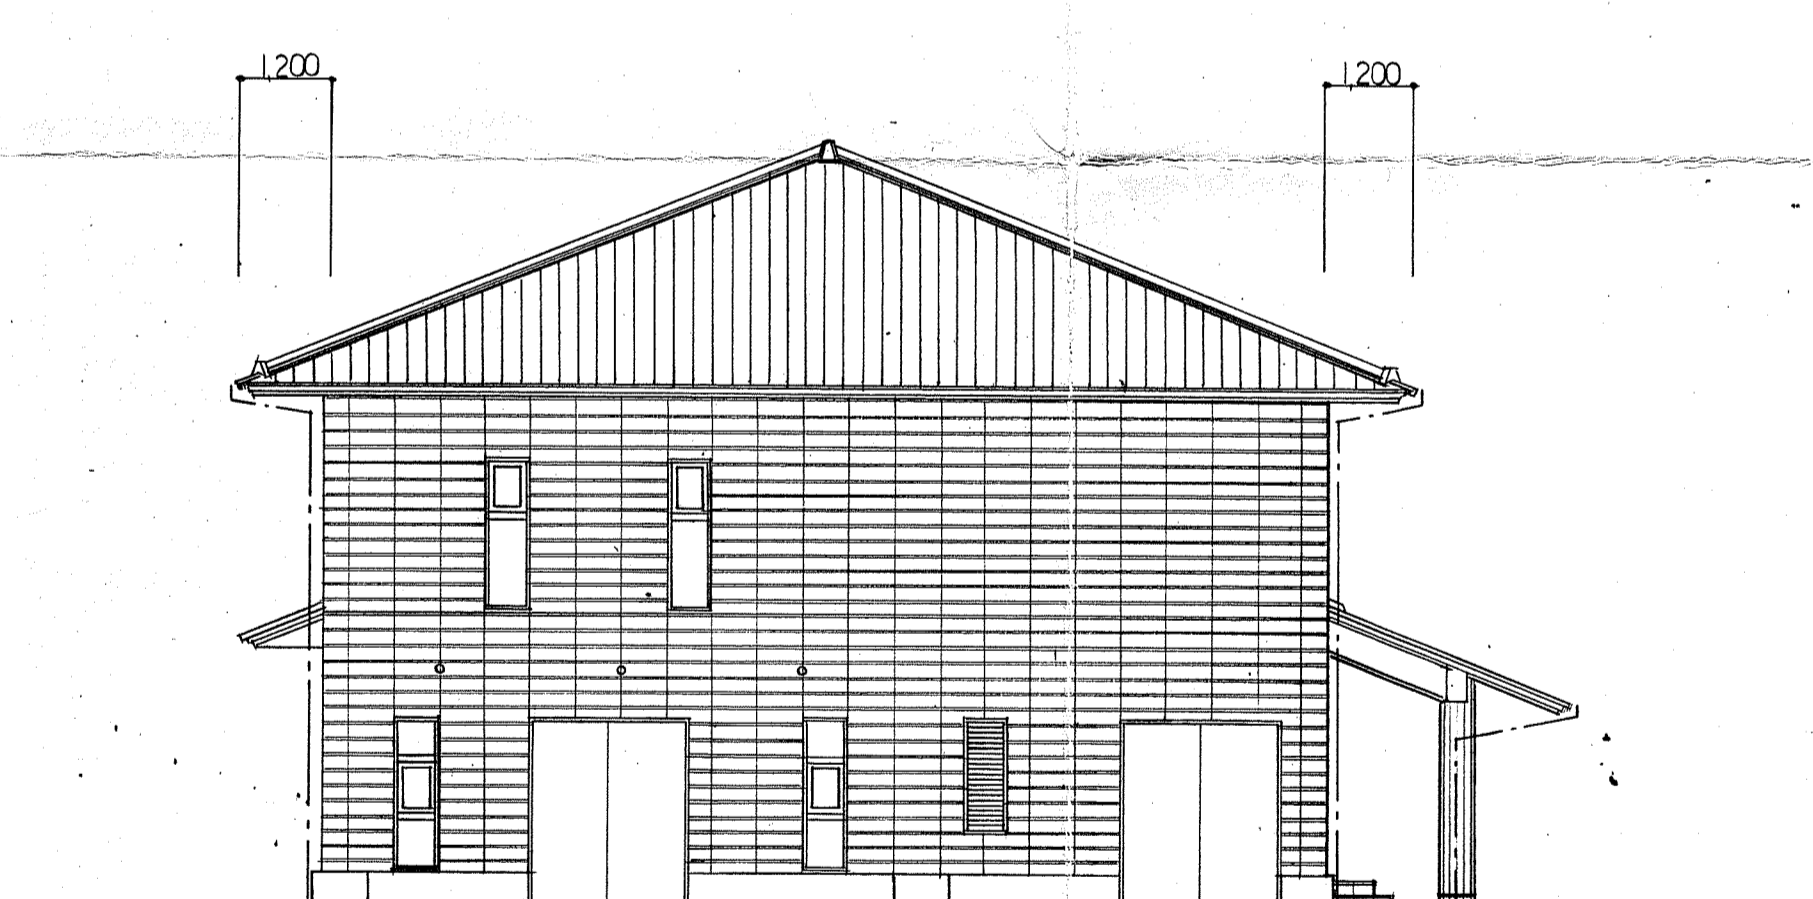


西側 立面図 S=1/100

訂						備考
正						

川西町水道事業変更認可設計図

図名	管理棟立面図	縮尺	1/100	図番	9 / 27
----	--------	----	-------	----	--------

磯城郡川西町

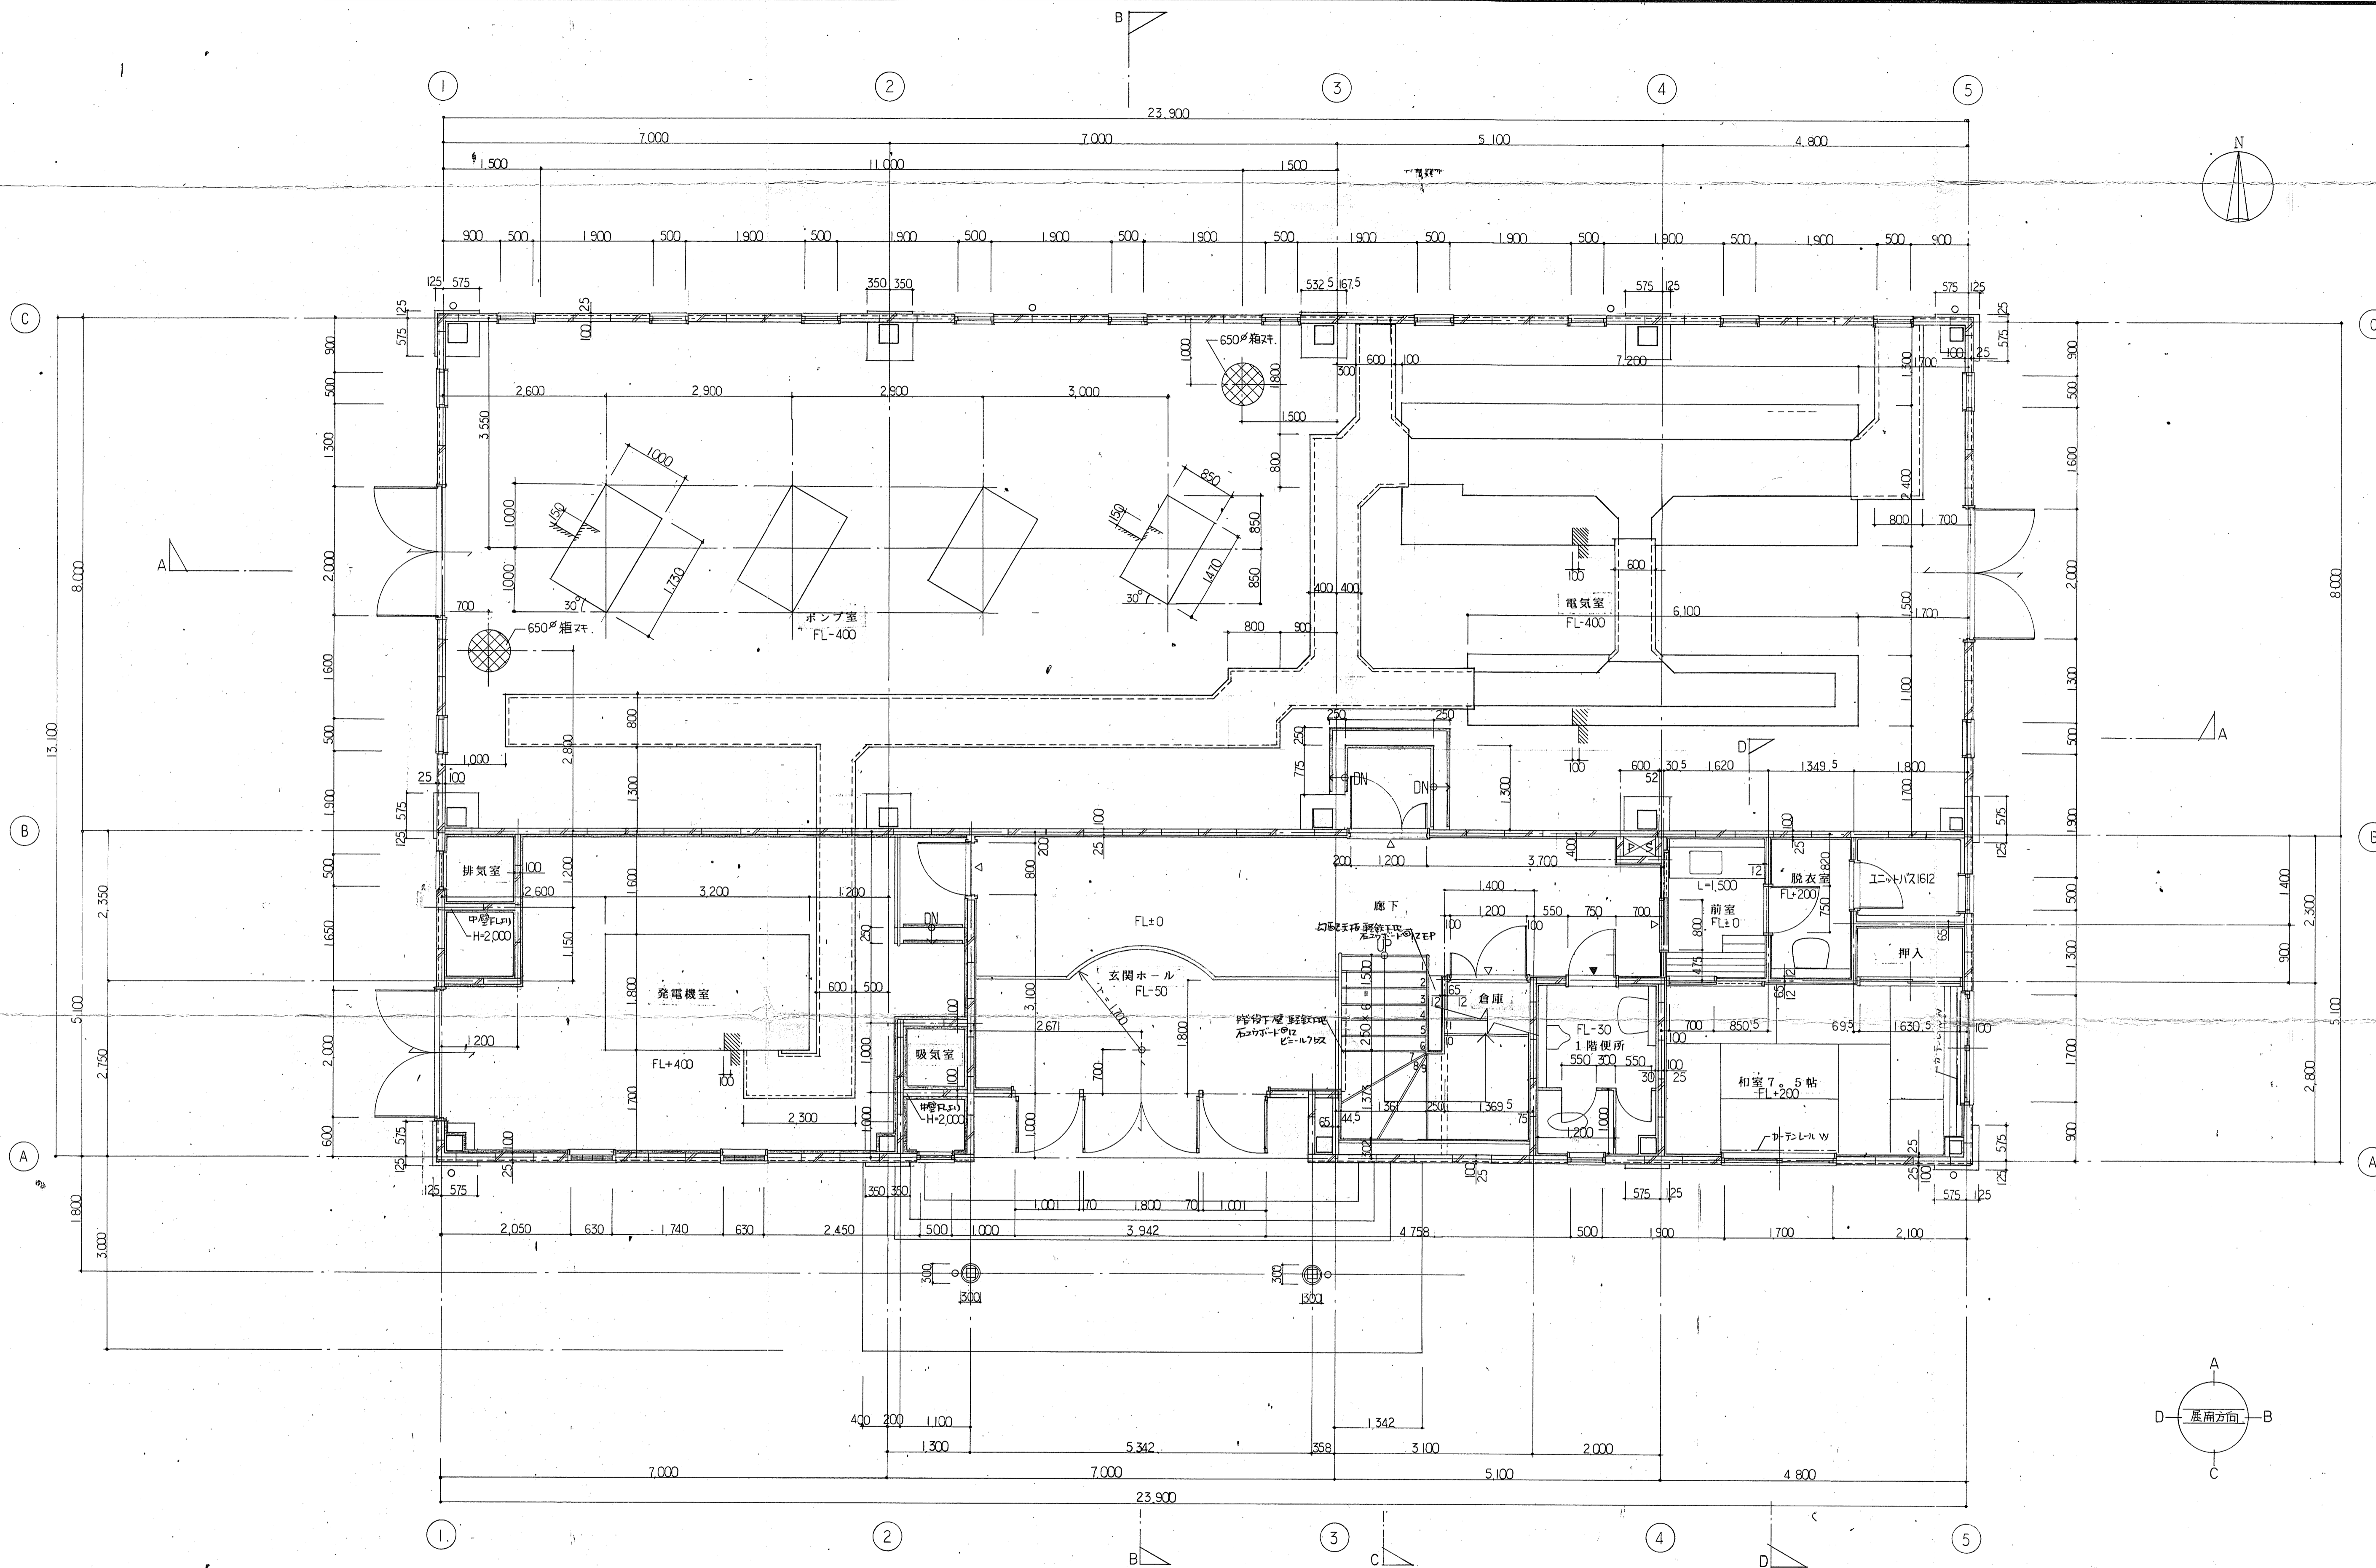

1F 平面詳細図 縮尺 1:50

- LGS スタッド W=65
- ALC ①100
- ALC ①25 吹付付丸
- ▽ ... 室名丸(面寸)
- ▼ ... ピラミッド


訂									
正									

備考									
----	--	--	--	--	--	--	--	--	--

川西町水道事業変更認可設計図

図名	管理棟一階平面詳細図	縮尺	1/50	図番	10/27
----	------------	----	------	----	-------

磯城郡川西町

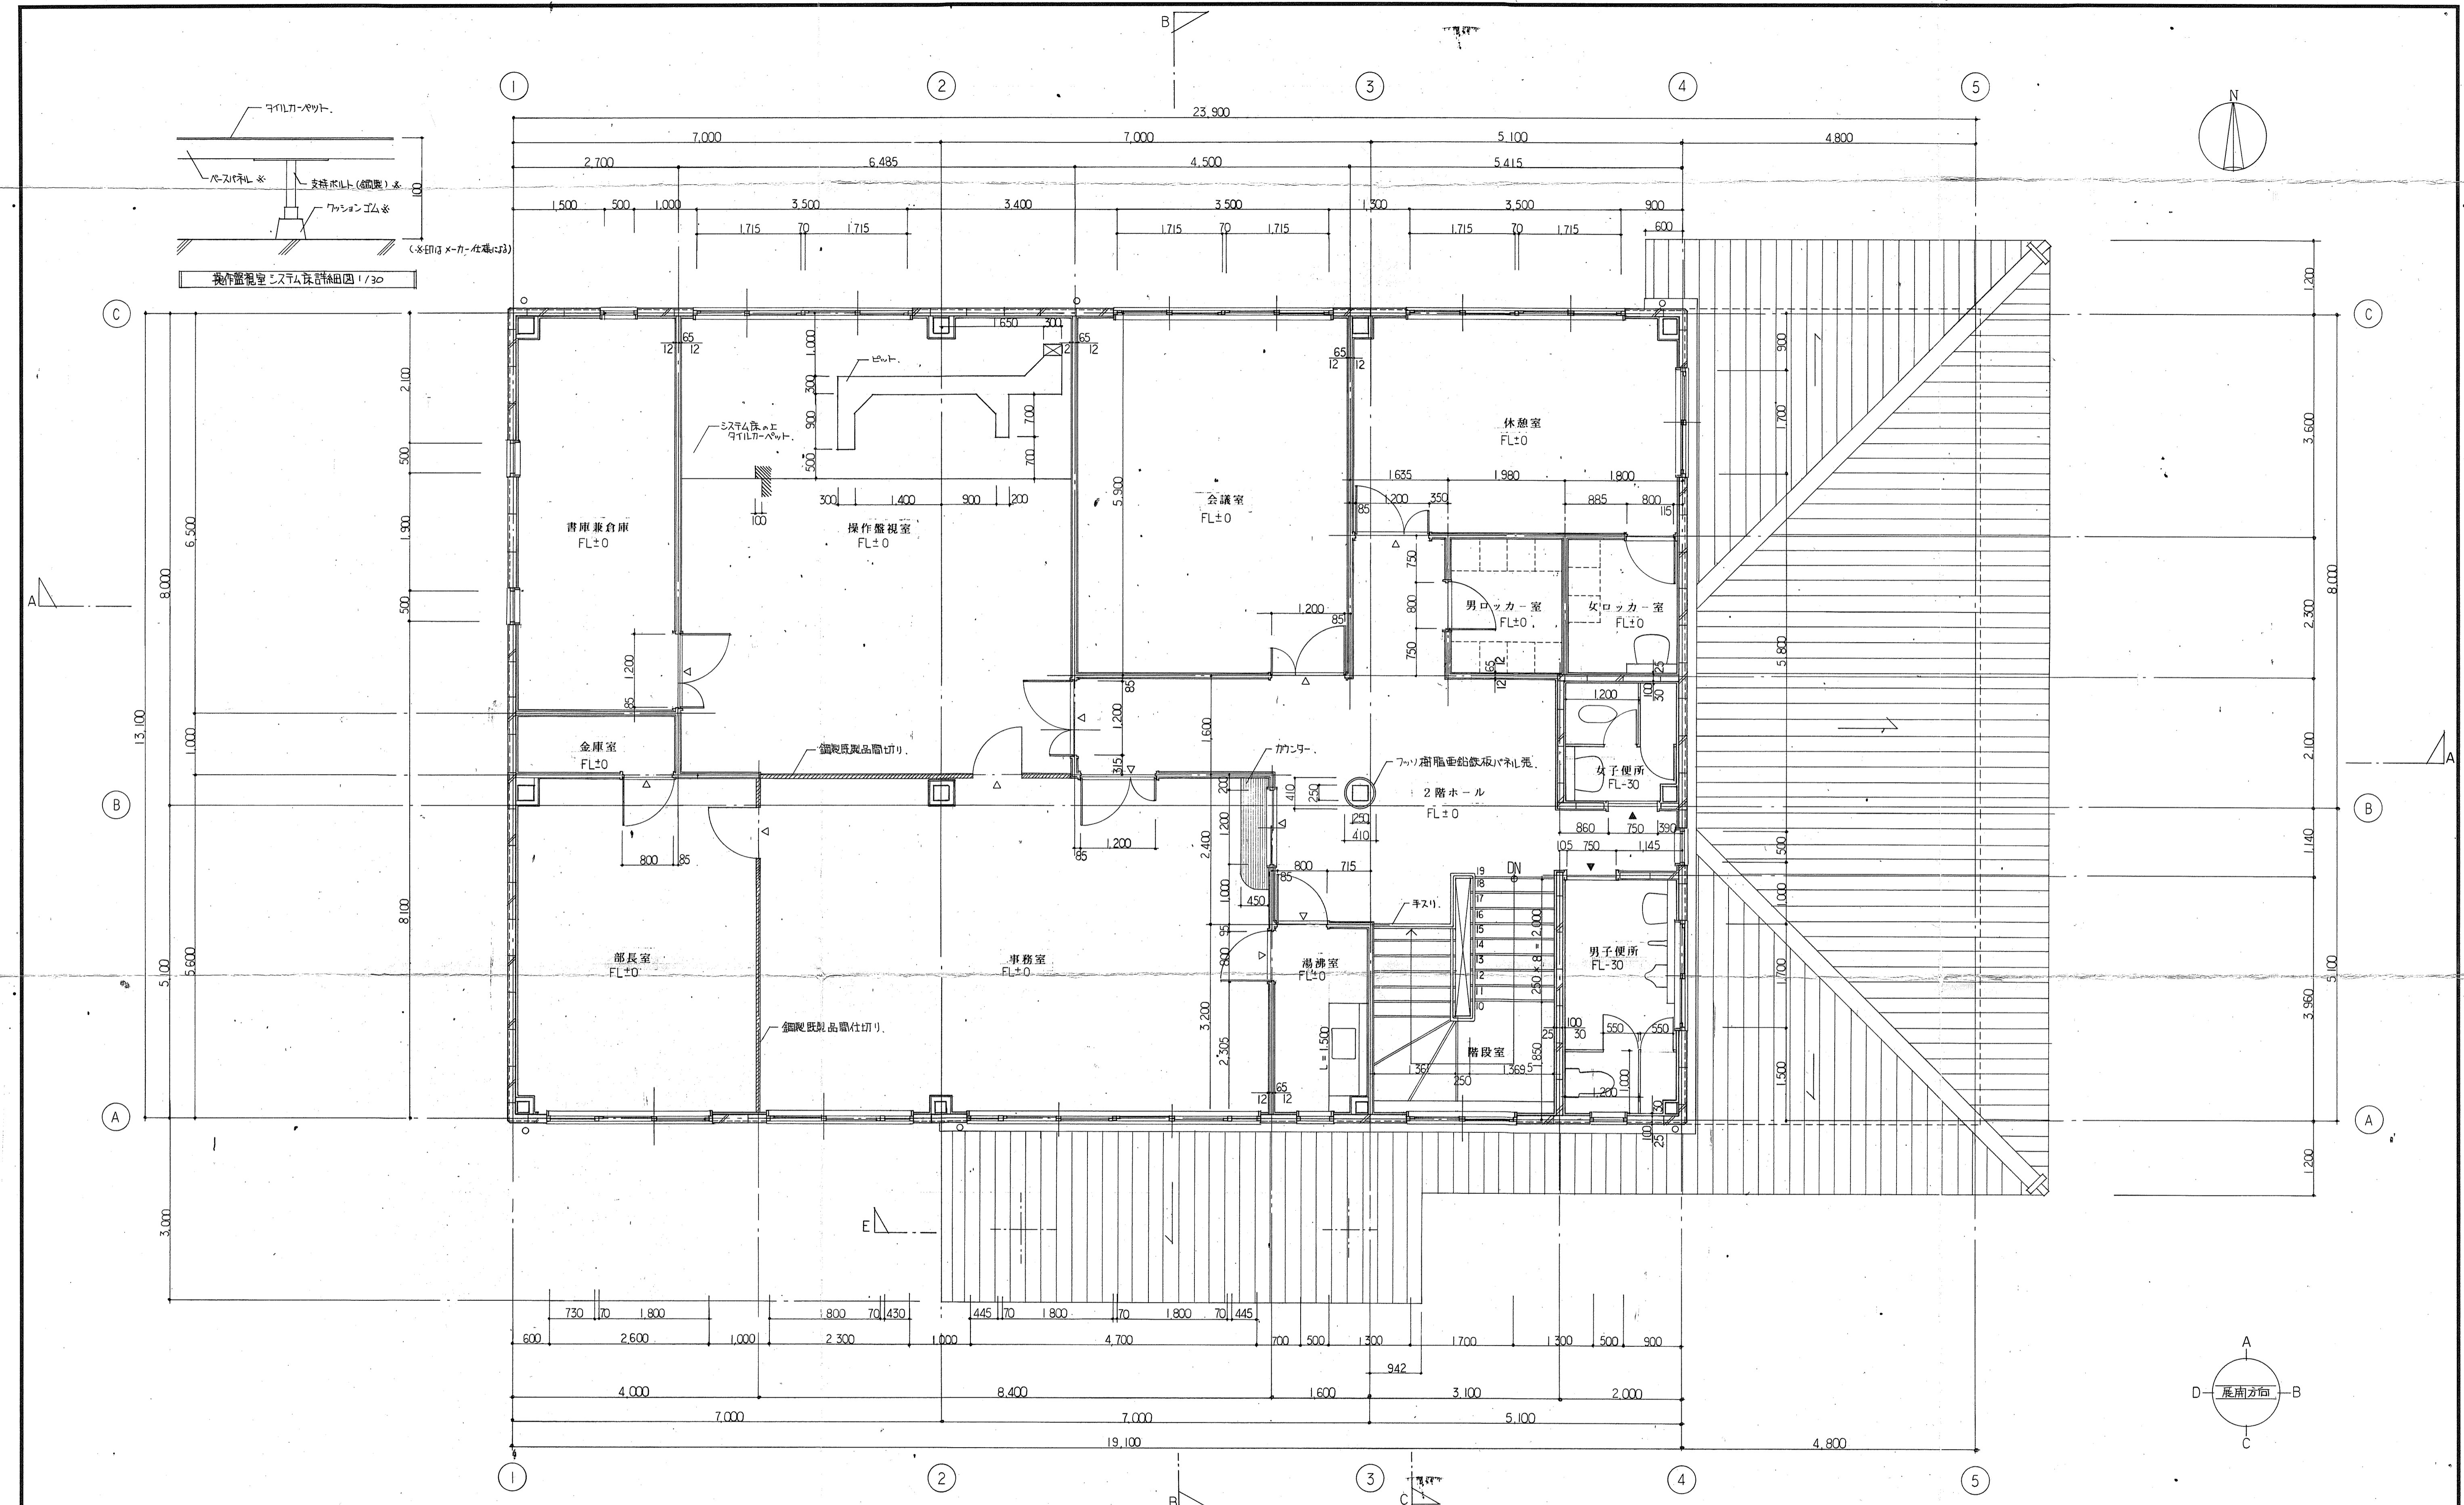

2F 平面詳細図 S=1:50

- 凡例
- 鋼製既製品品仕切
- ALC φ100
- LGS スタッド W=65
- ALC φ125 吹付付丸
- ▽ ... 室名孔
- ▼ ... ピットトラフ


訂								
正								

備考								
----	--	--	--	--	--	--	--	--

川西町水道事業変更認可設計図


図名	管理棟二階平面詳細図	縮尺	1/50	図番	11/27
----	------------	----	------	----	-------

磯城郡川西町

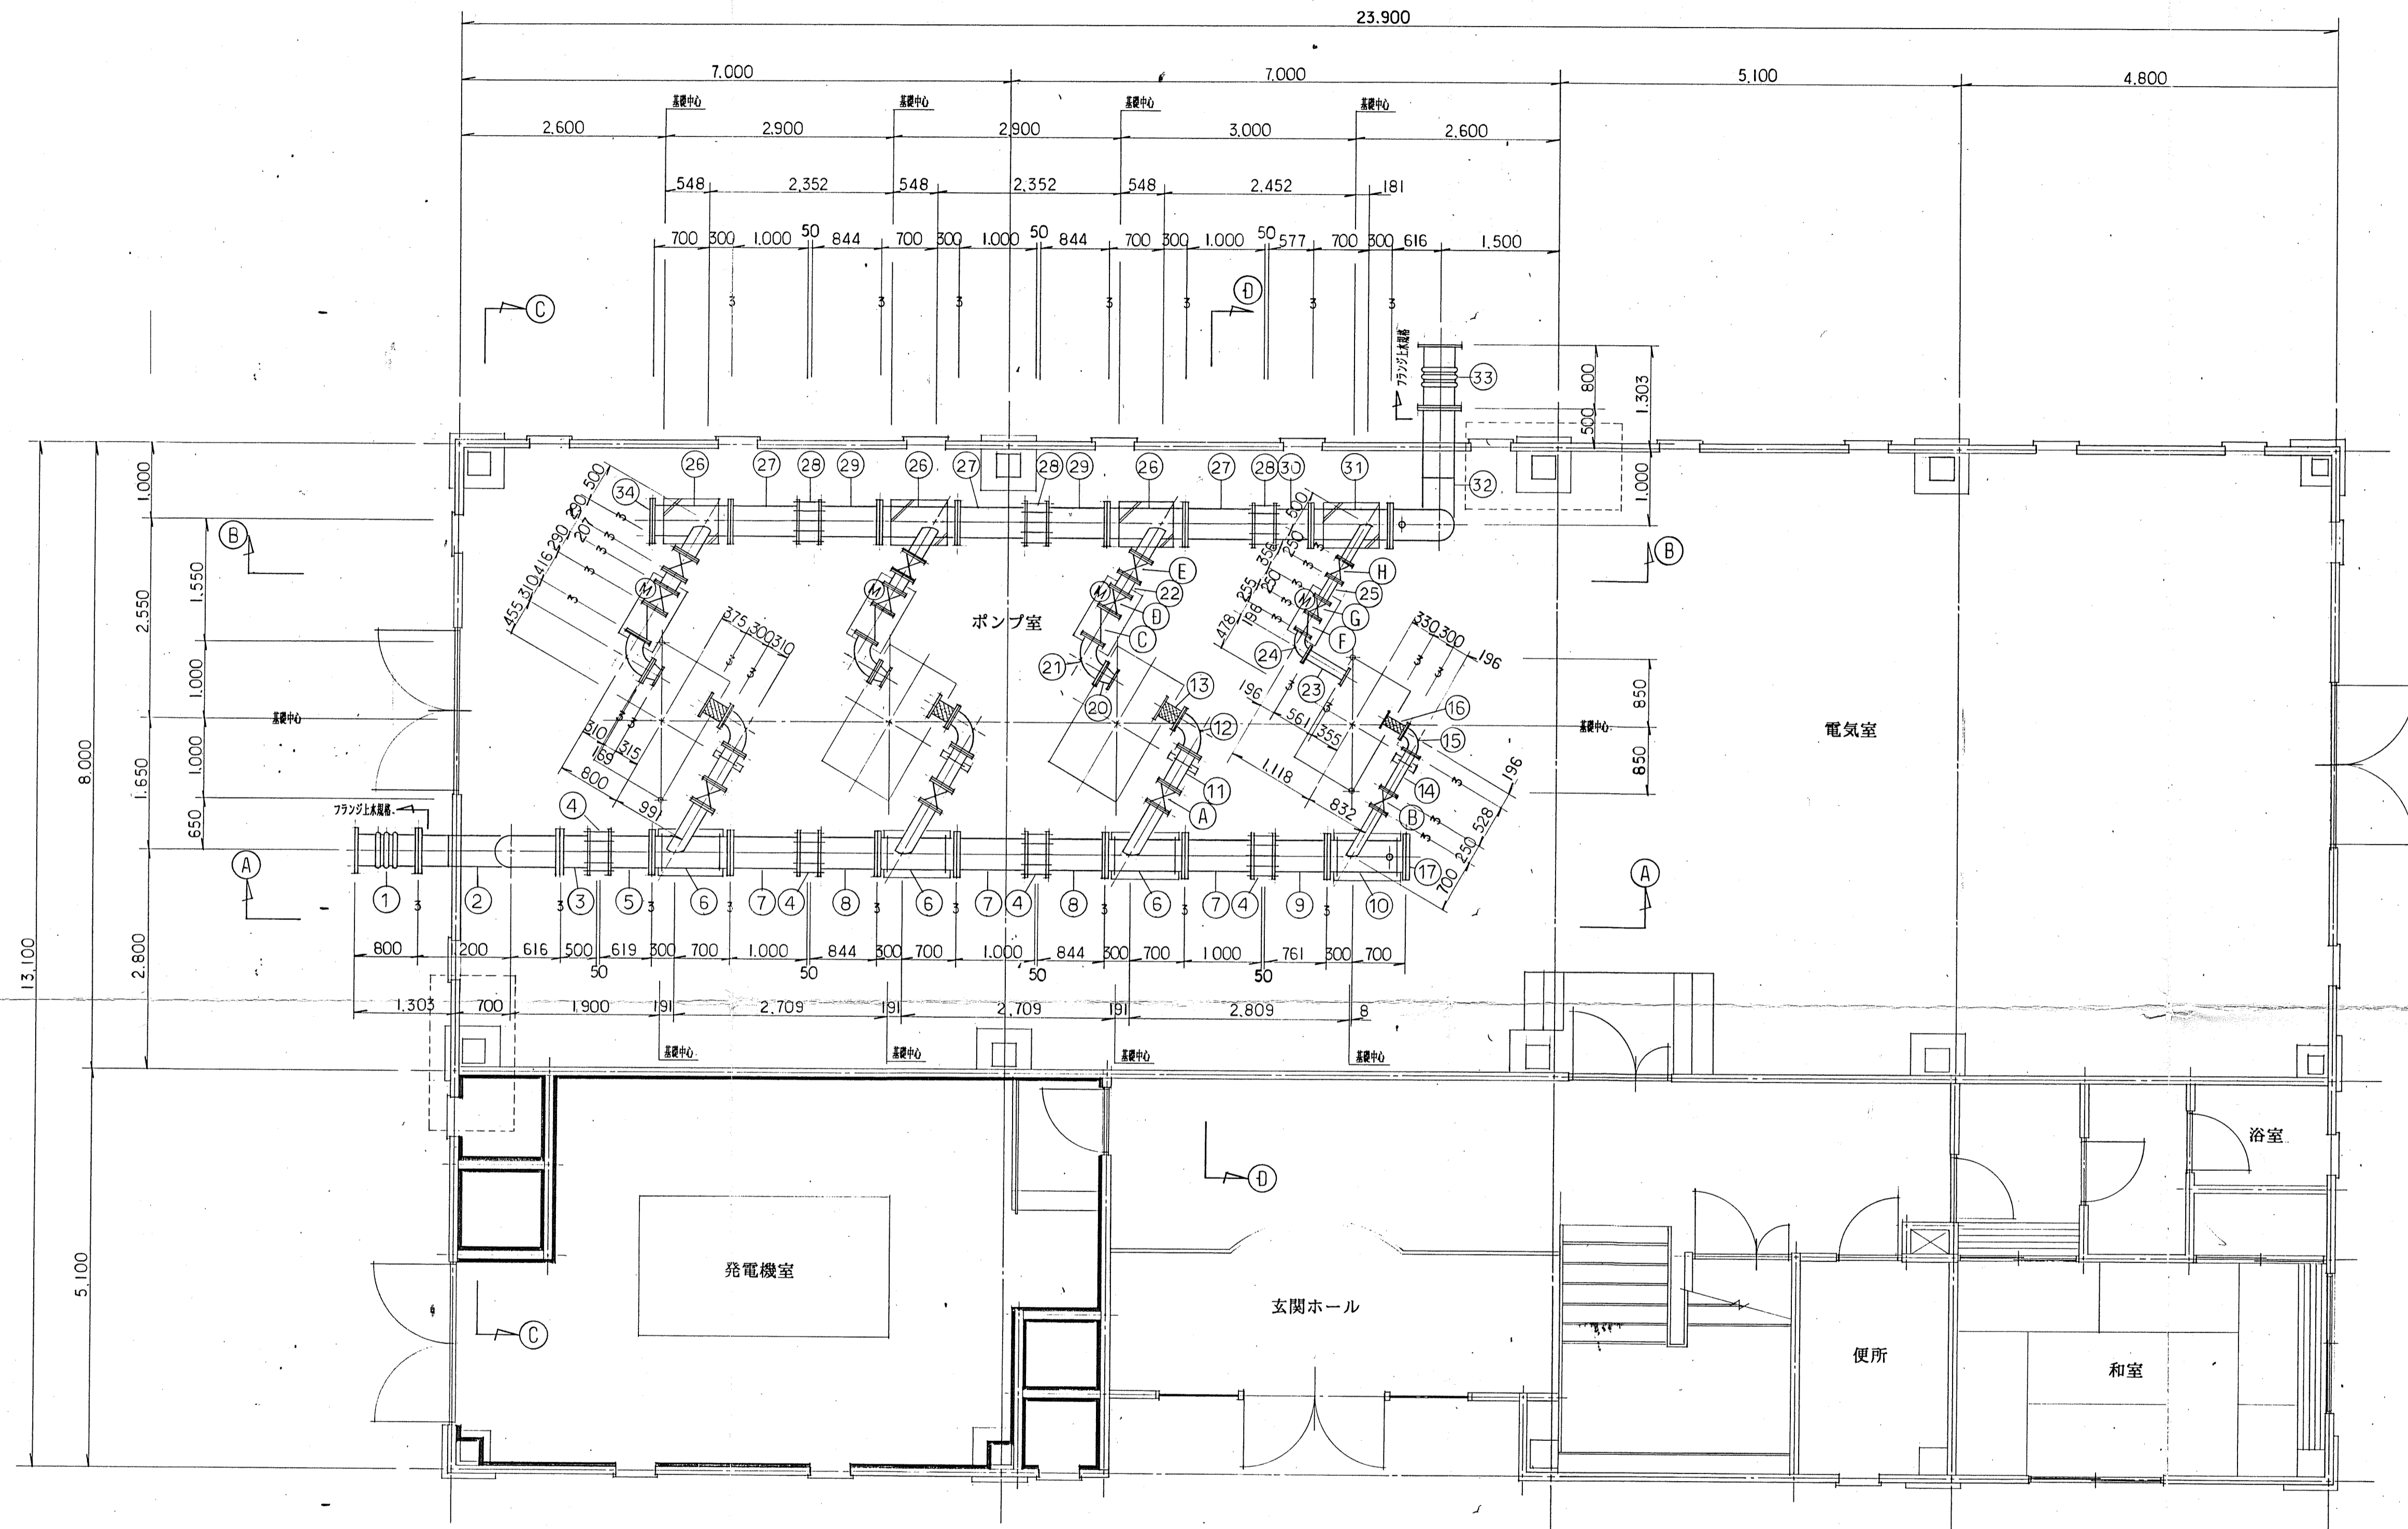

川西町水道事業変更認可設計図			
図名	配水ポンプ据付平面図	縮尺	1/50
		図番	13/27
磯城郡川西町			

項目	取水流量	次亜注入量	送水流量	配水池水位	県流入流量	配水残塩	配水圧力	配水流量
CRT	○	○	○	○	○	○	○	○
プリンタ	○	○	○	○	○	○	○	○
ミニグラ	○		○	○	○		○	○

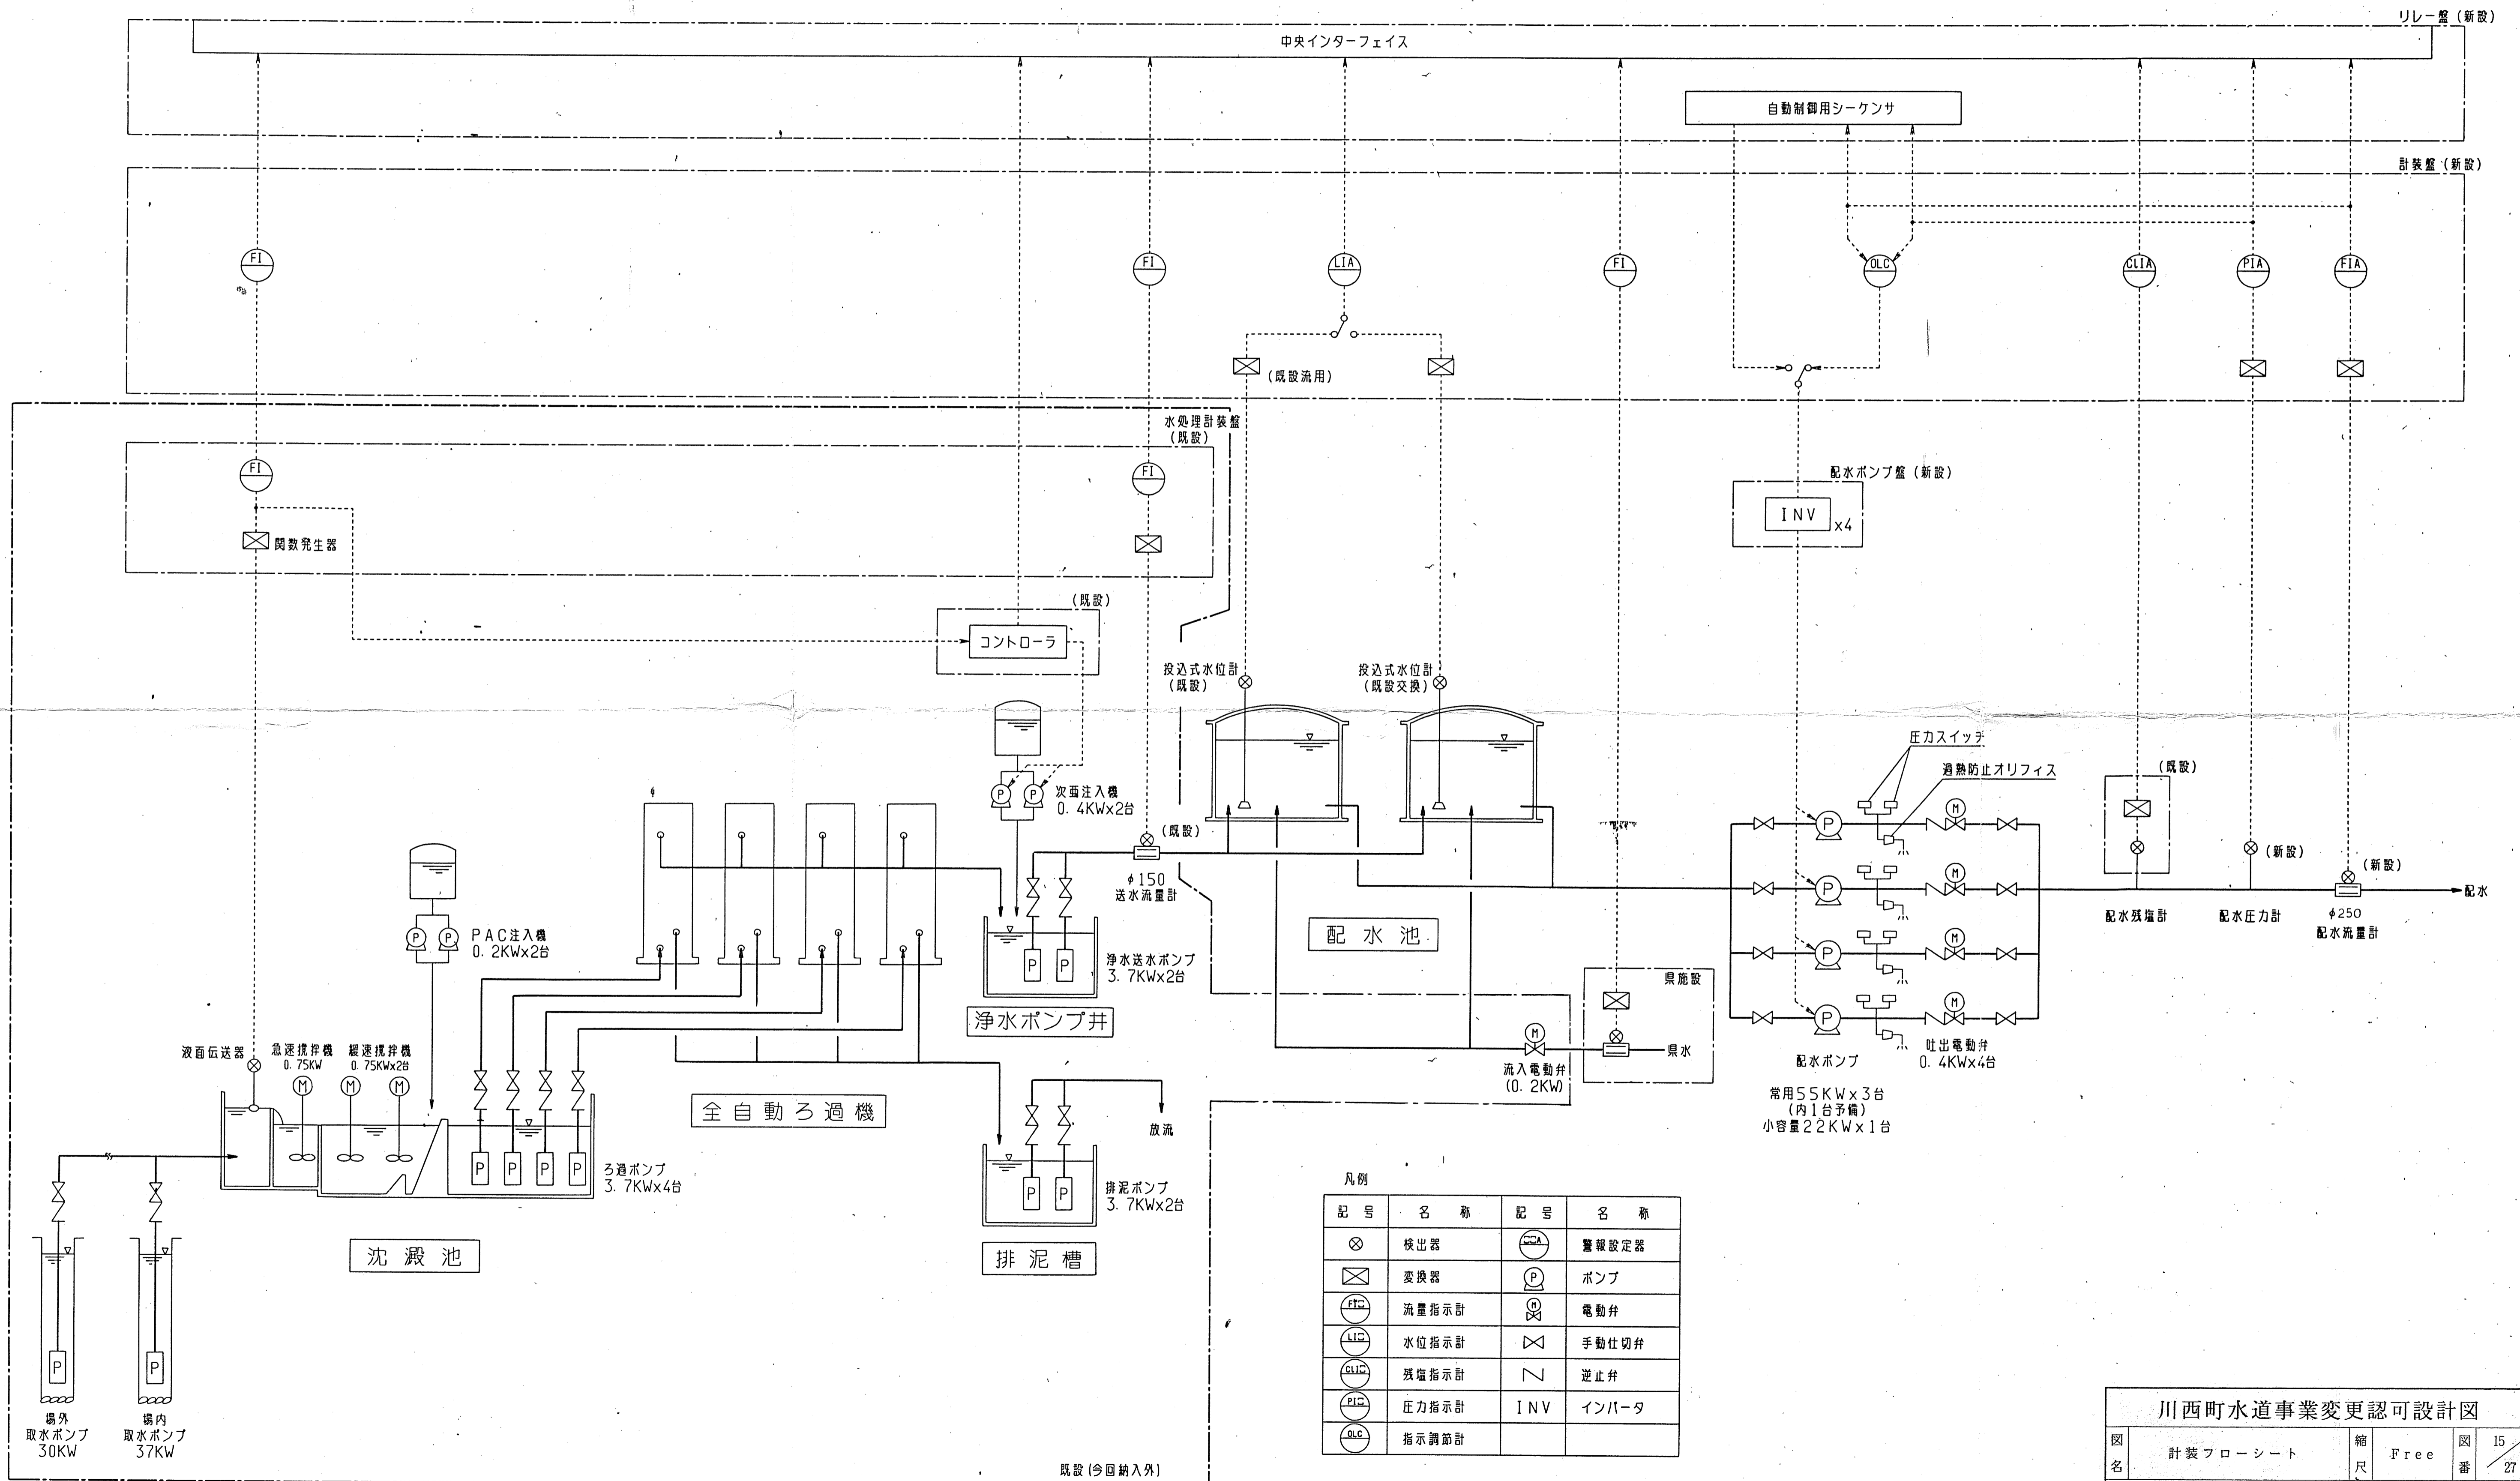

凡例

記号	名称	記号	名称
⊗	検出器	⊗	警報設定器
⊠	変換器	⊗	ポンプ
⊕	流量指示計	⊗	電動弁
⊖	水位指示計	⊗	手動仕切弁
⊙	残塩指示計	∩	逆止弁
⊖	圧力指示計	INV	インバータ
⊖	指示調節計		

川西町水道事業変更認可設計図

図名 計装フローシート 縮尺 Free 図番 15/27

磯城郡川西町