


名称					縮尺	
図面名						
製年月日				設計号		
承認	照査	設計	製図	図面番	号	


縦断面

側面図

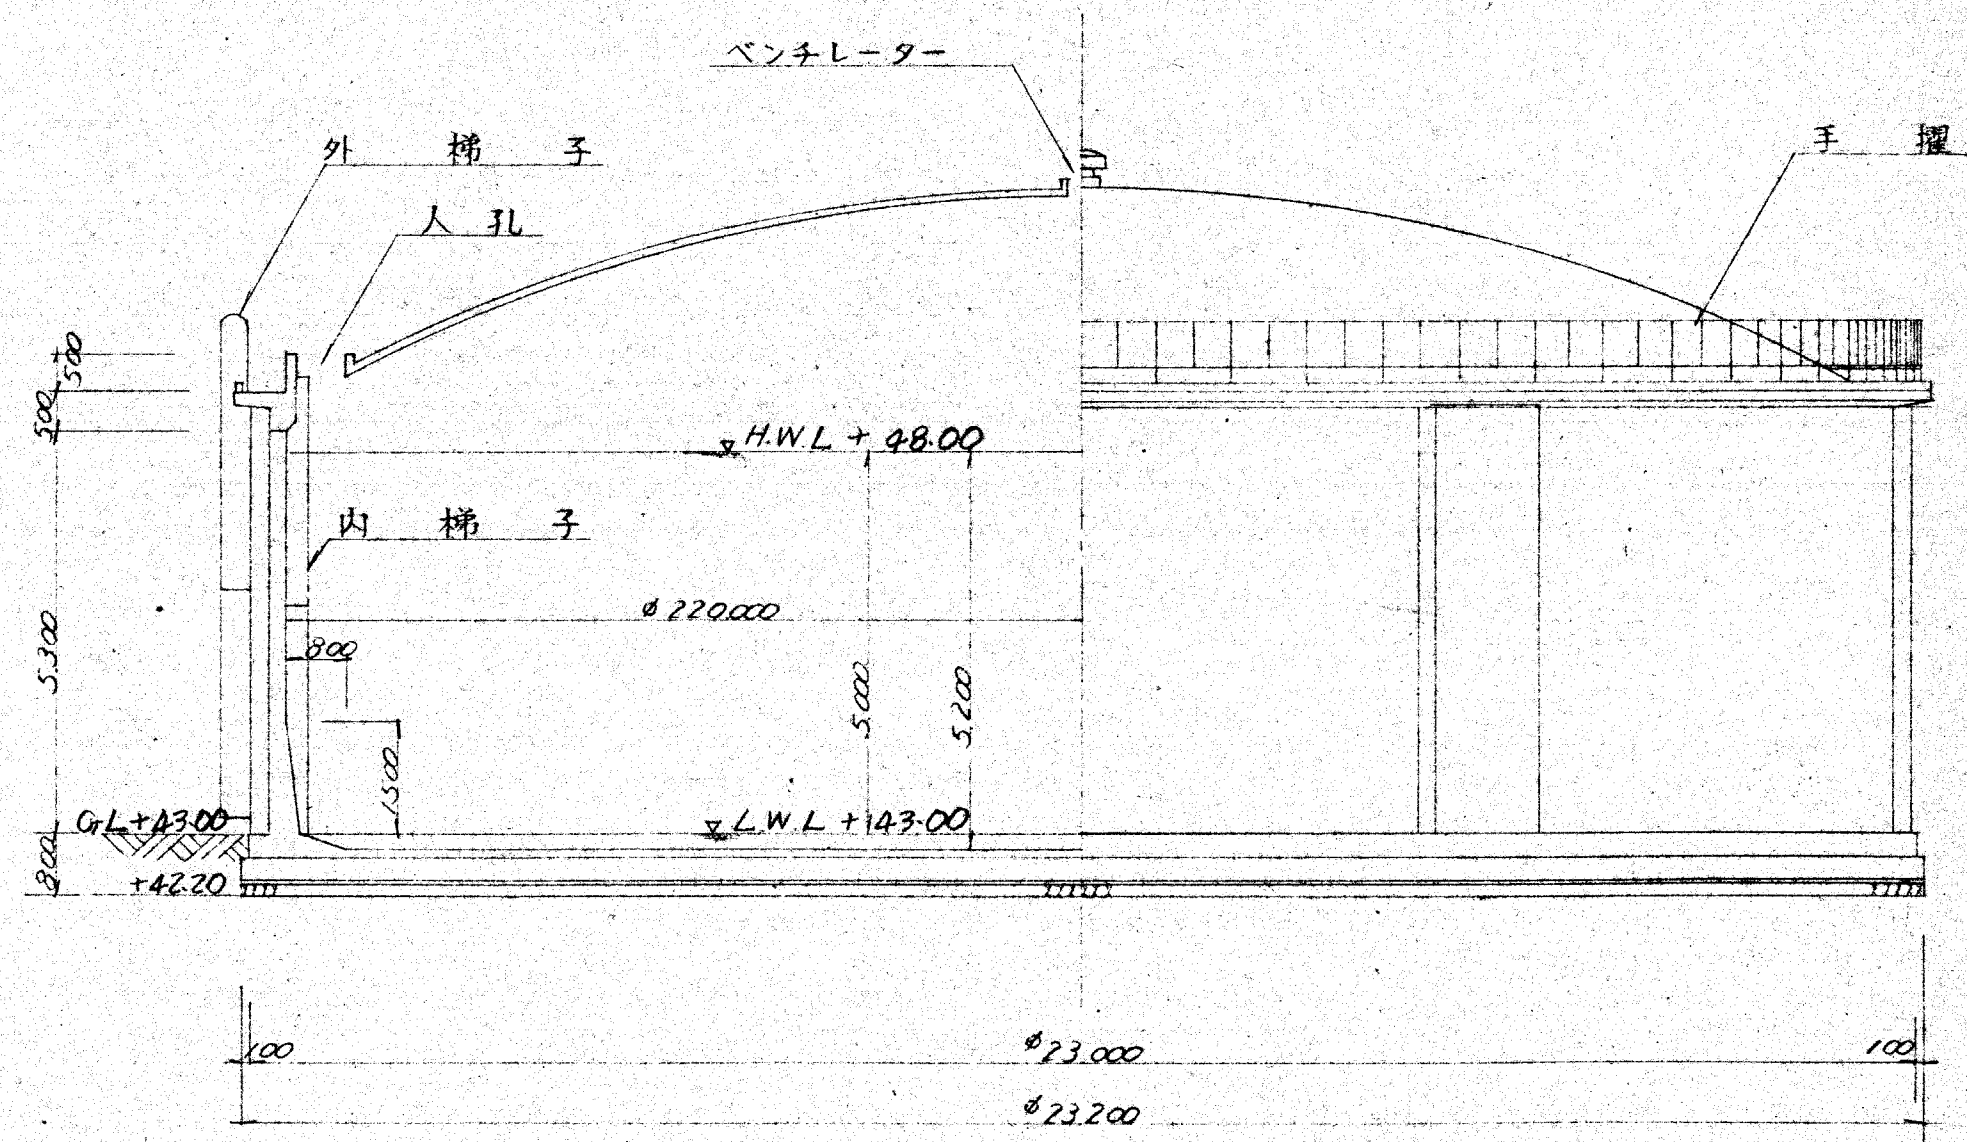

横断面

平面図

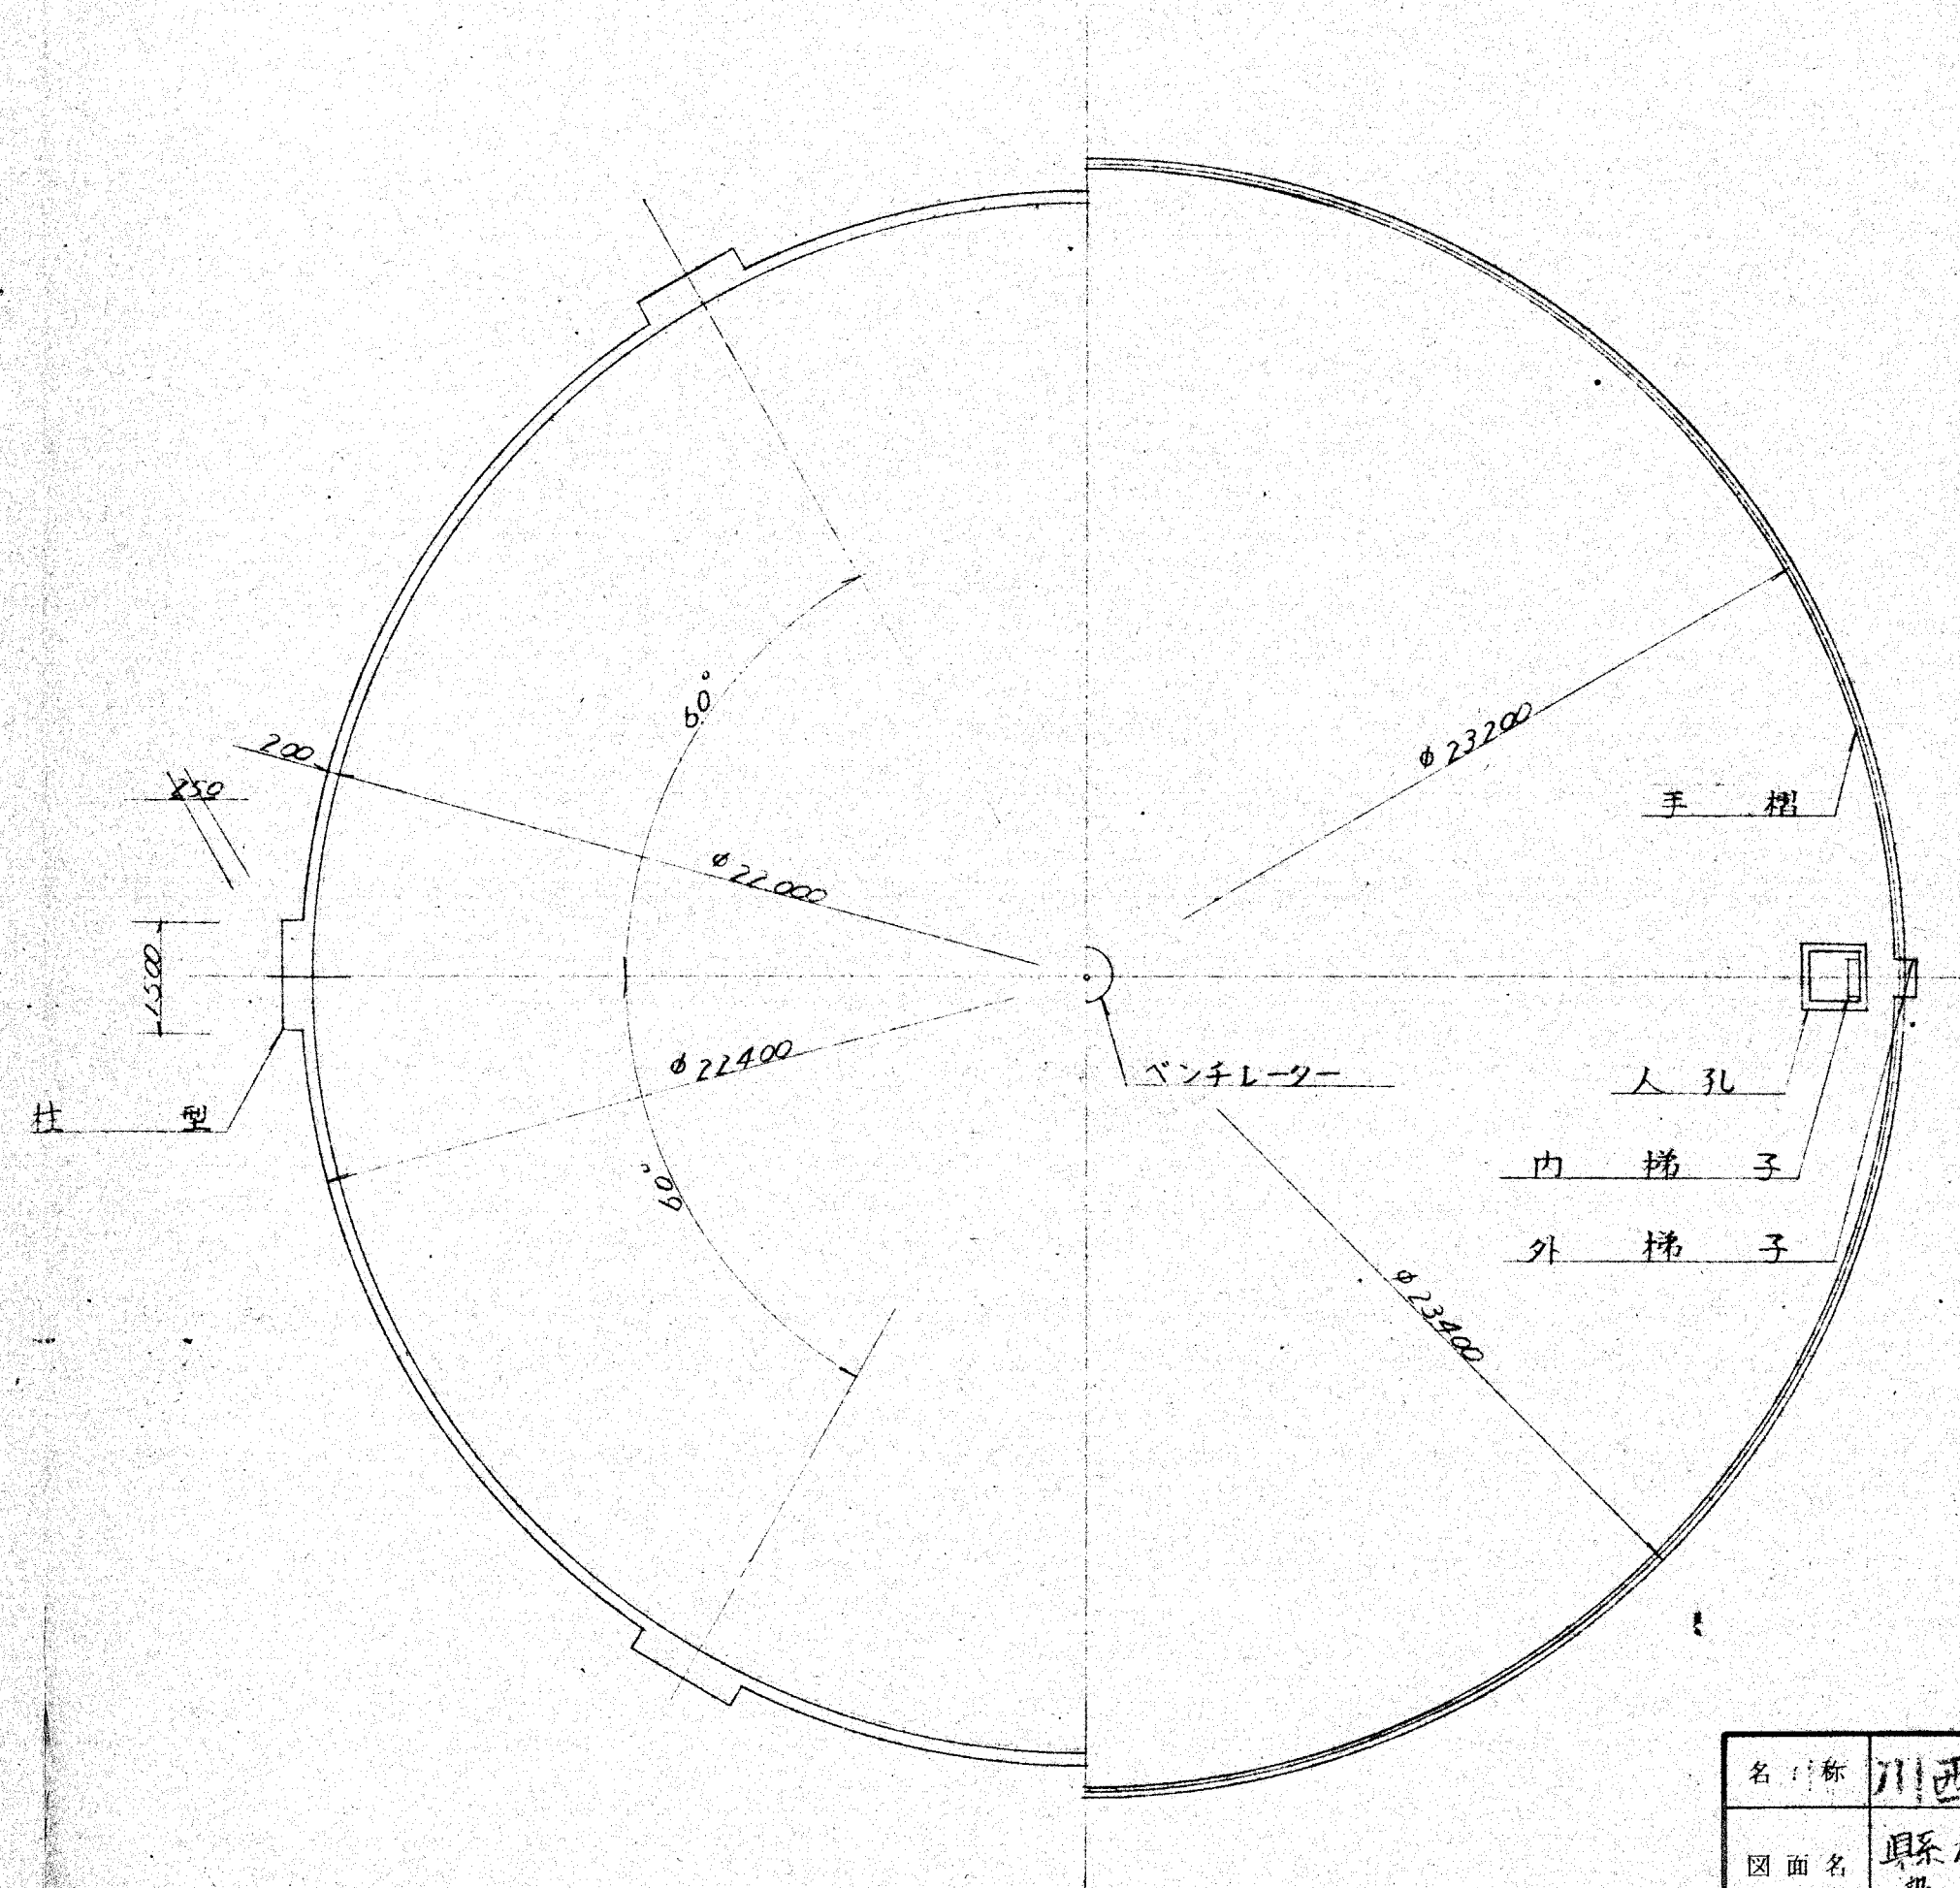

名称	川西村上水道事業		
図面名	県系水受水槽(配水池)設計図 ①	縮尺	1/100
製年月日		設計番号	
承認	照査	設計	製図
			図面番号 37/43
株式会社 天阪設計事務所			

PC材配置図

1/20

縦断面図

1/20

側壁 側面図





1/20

柱型

1/20


定着部

1/20

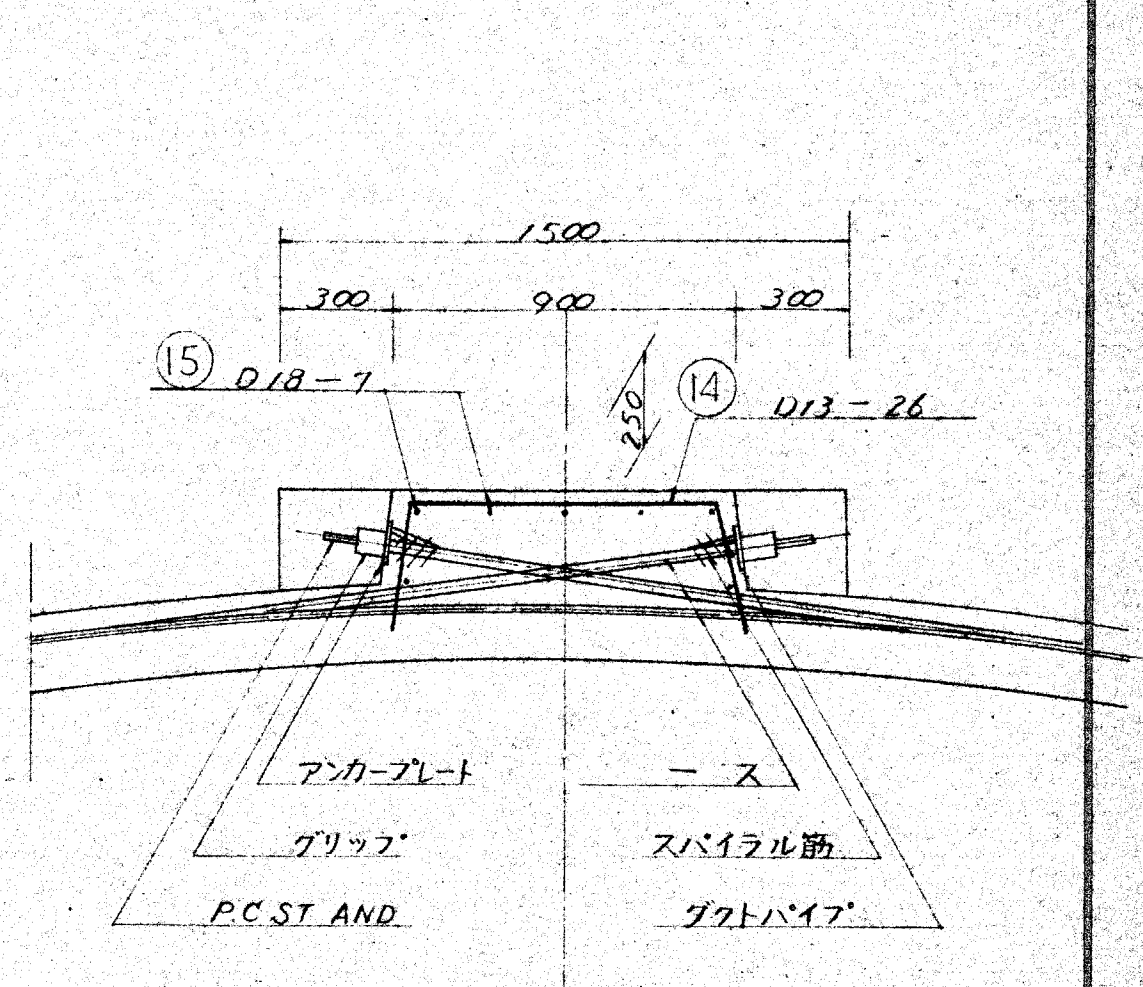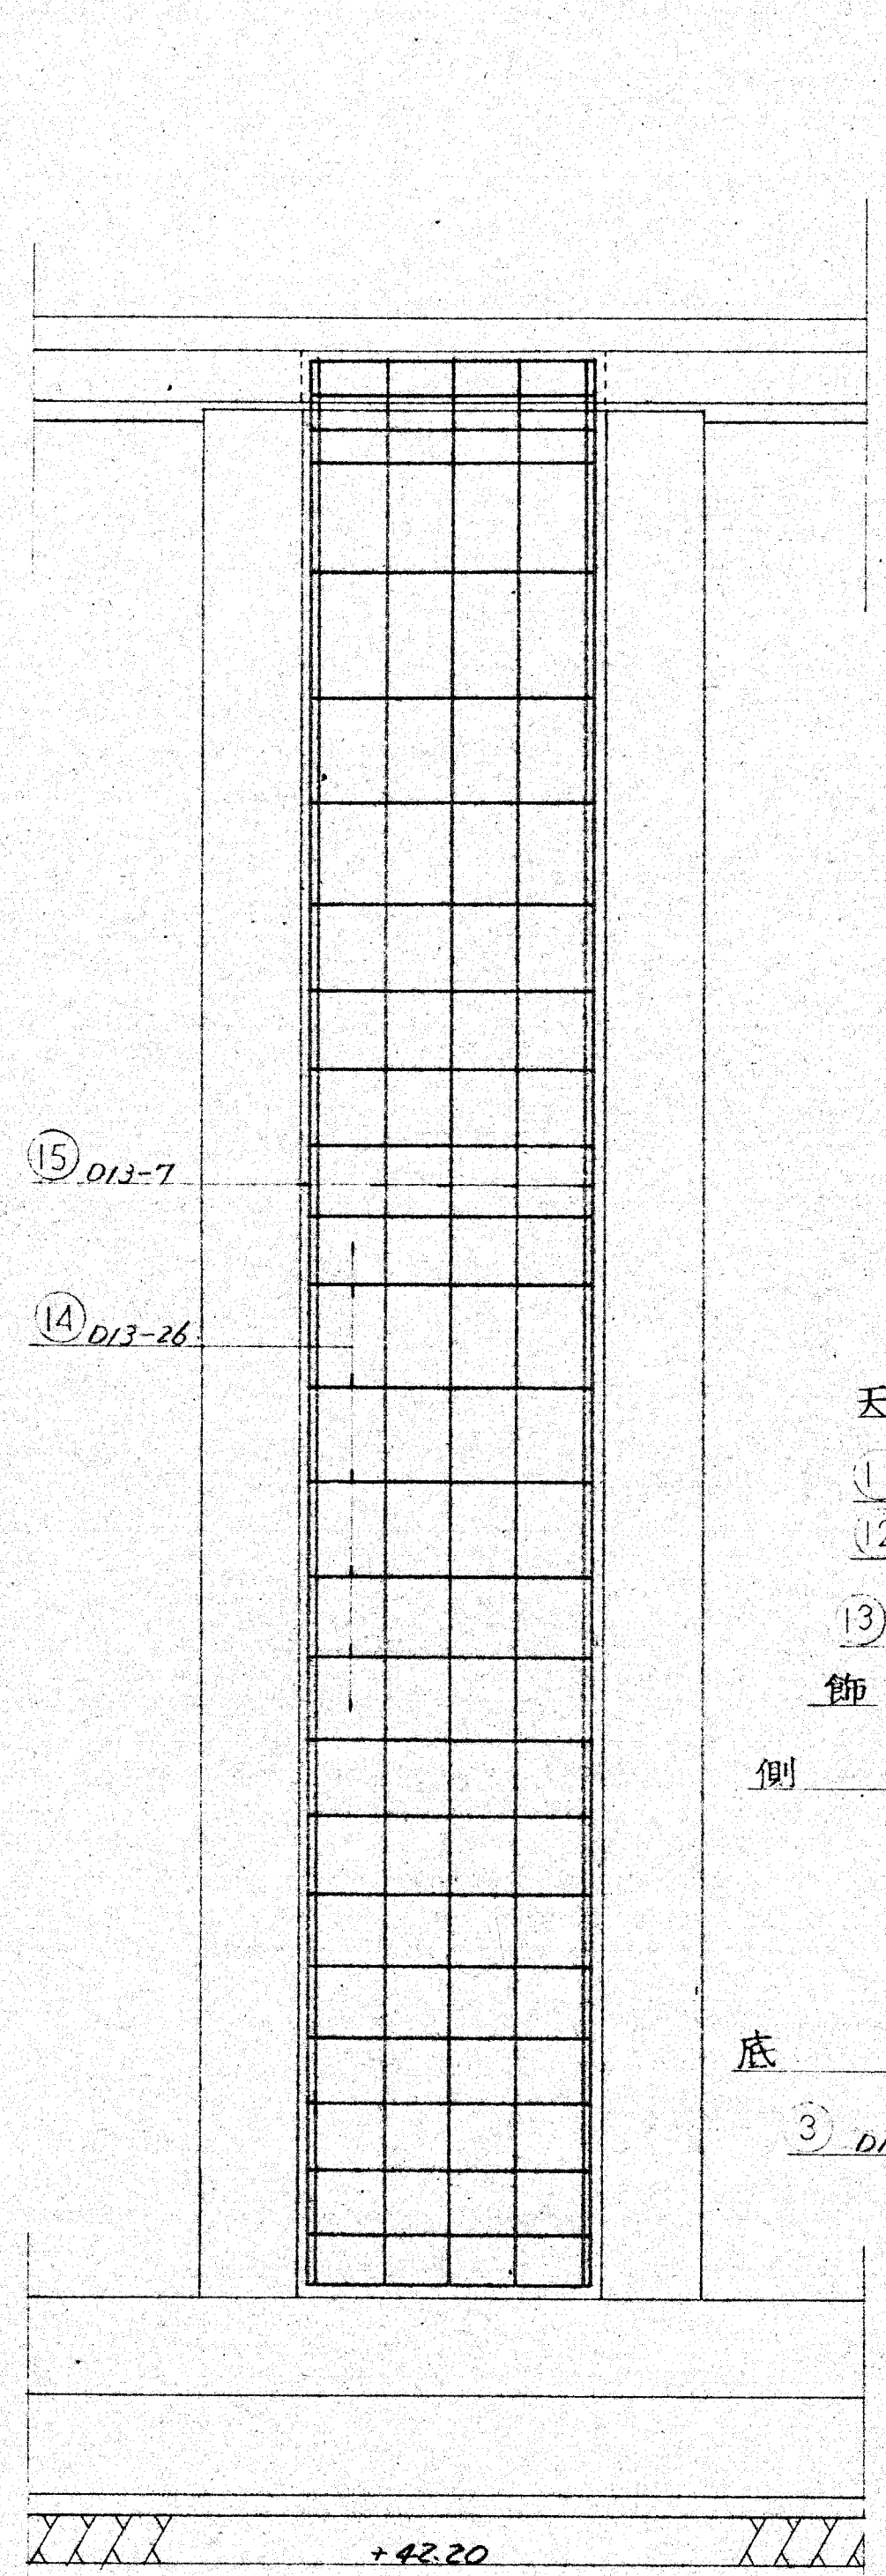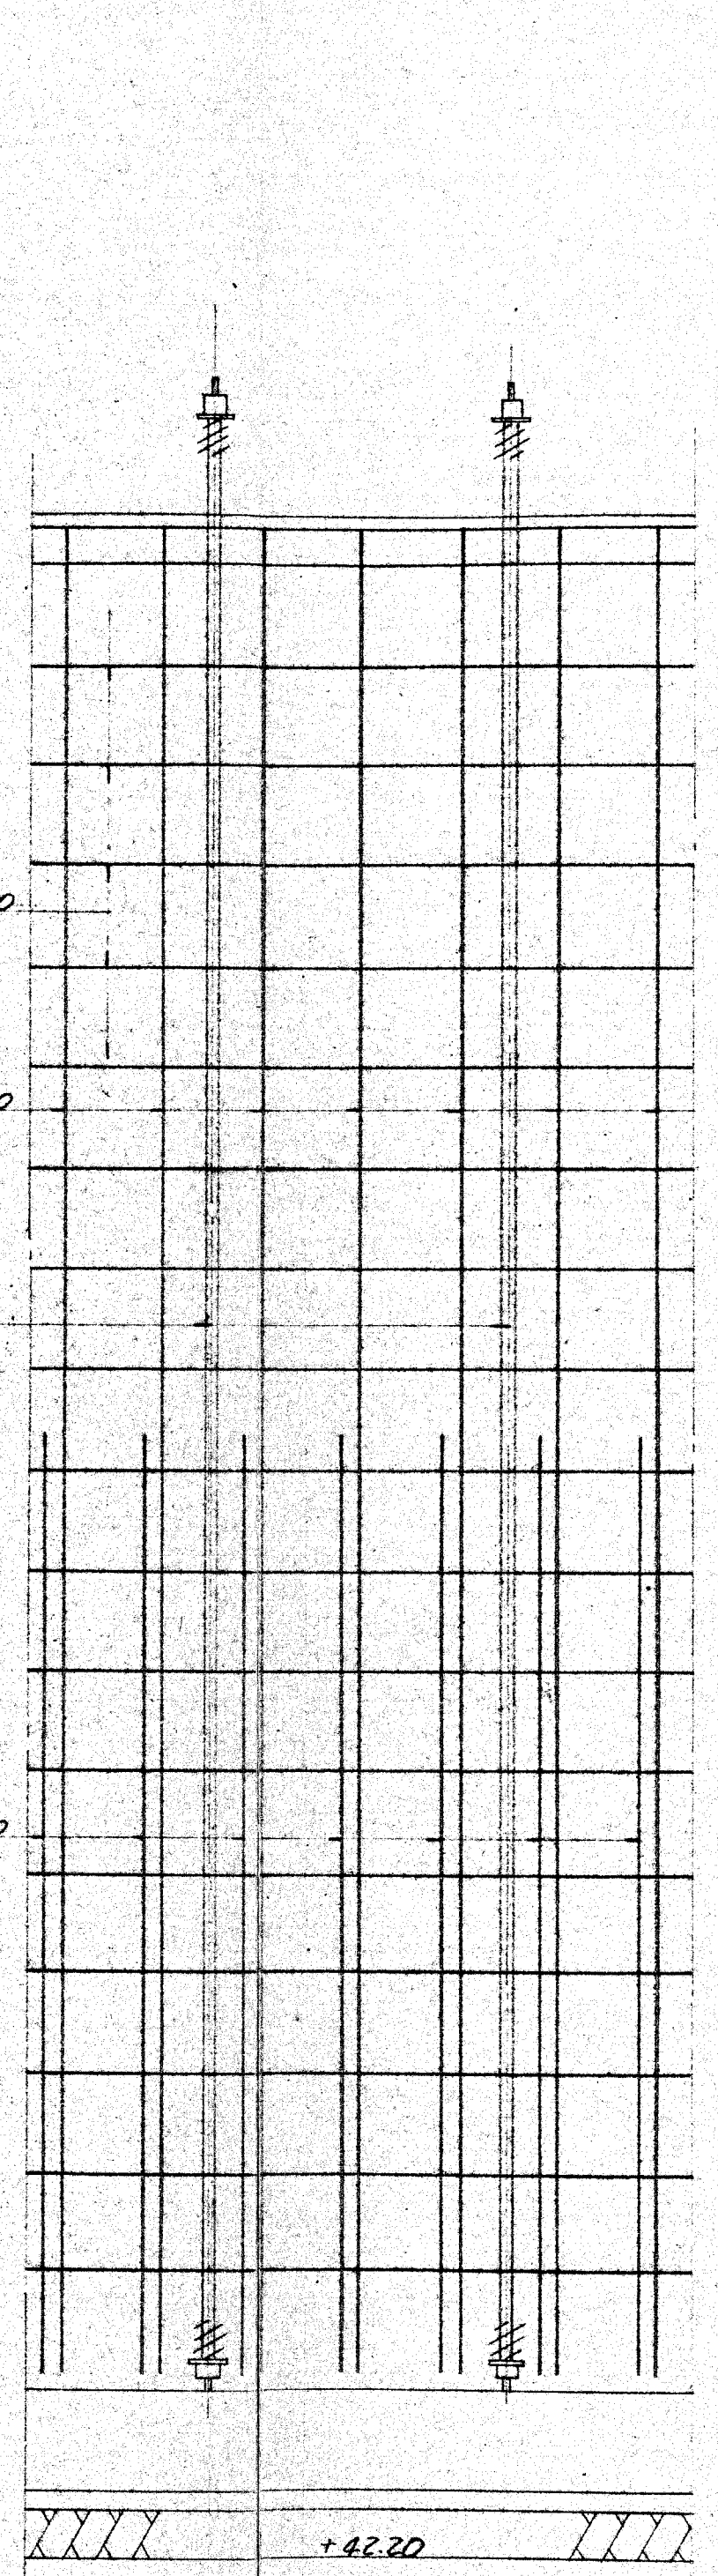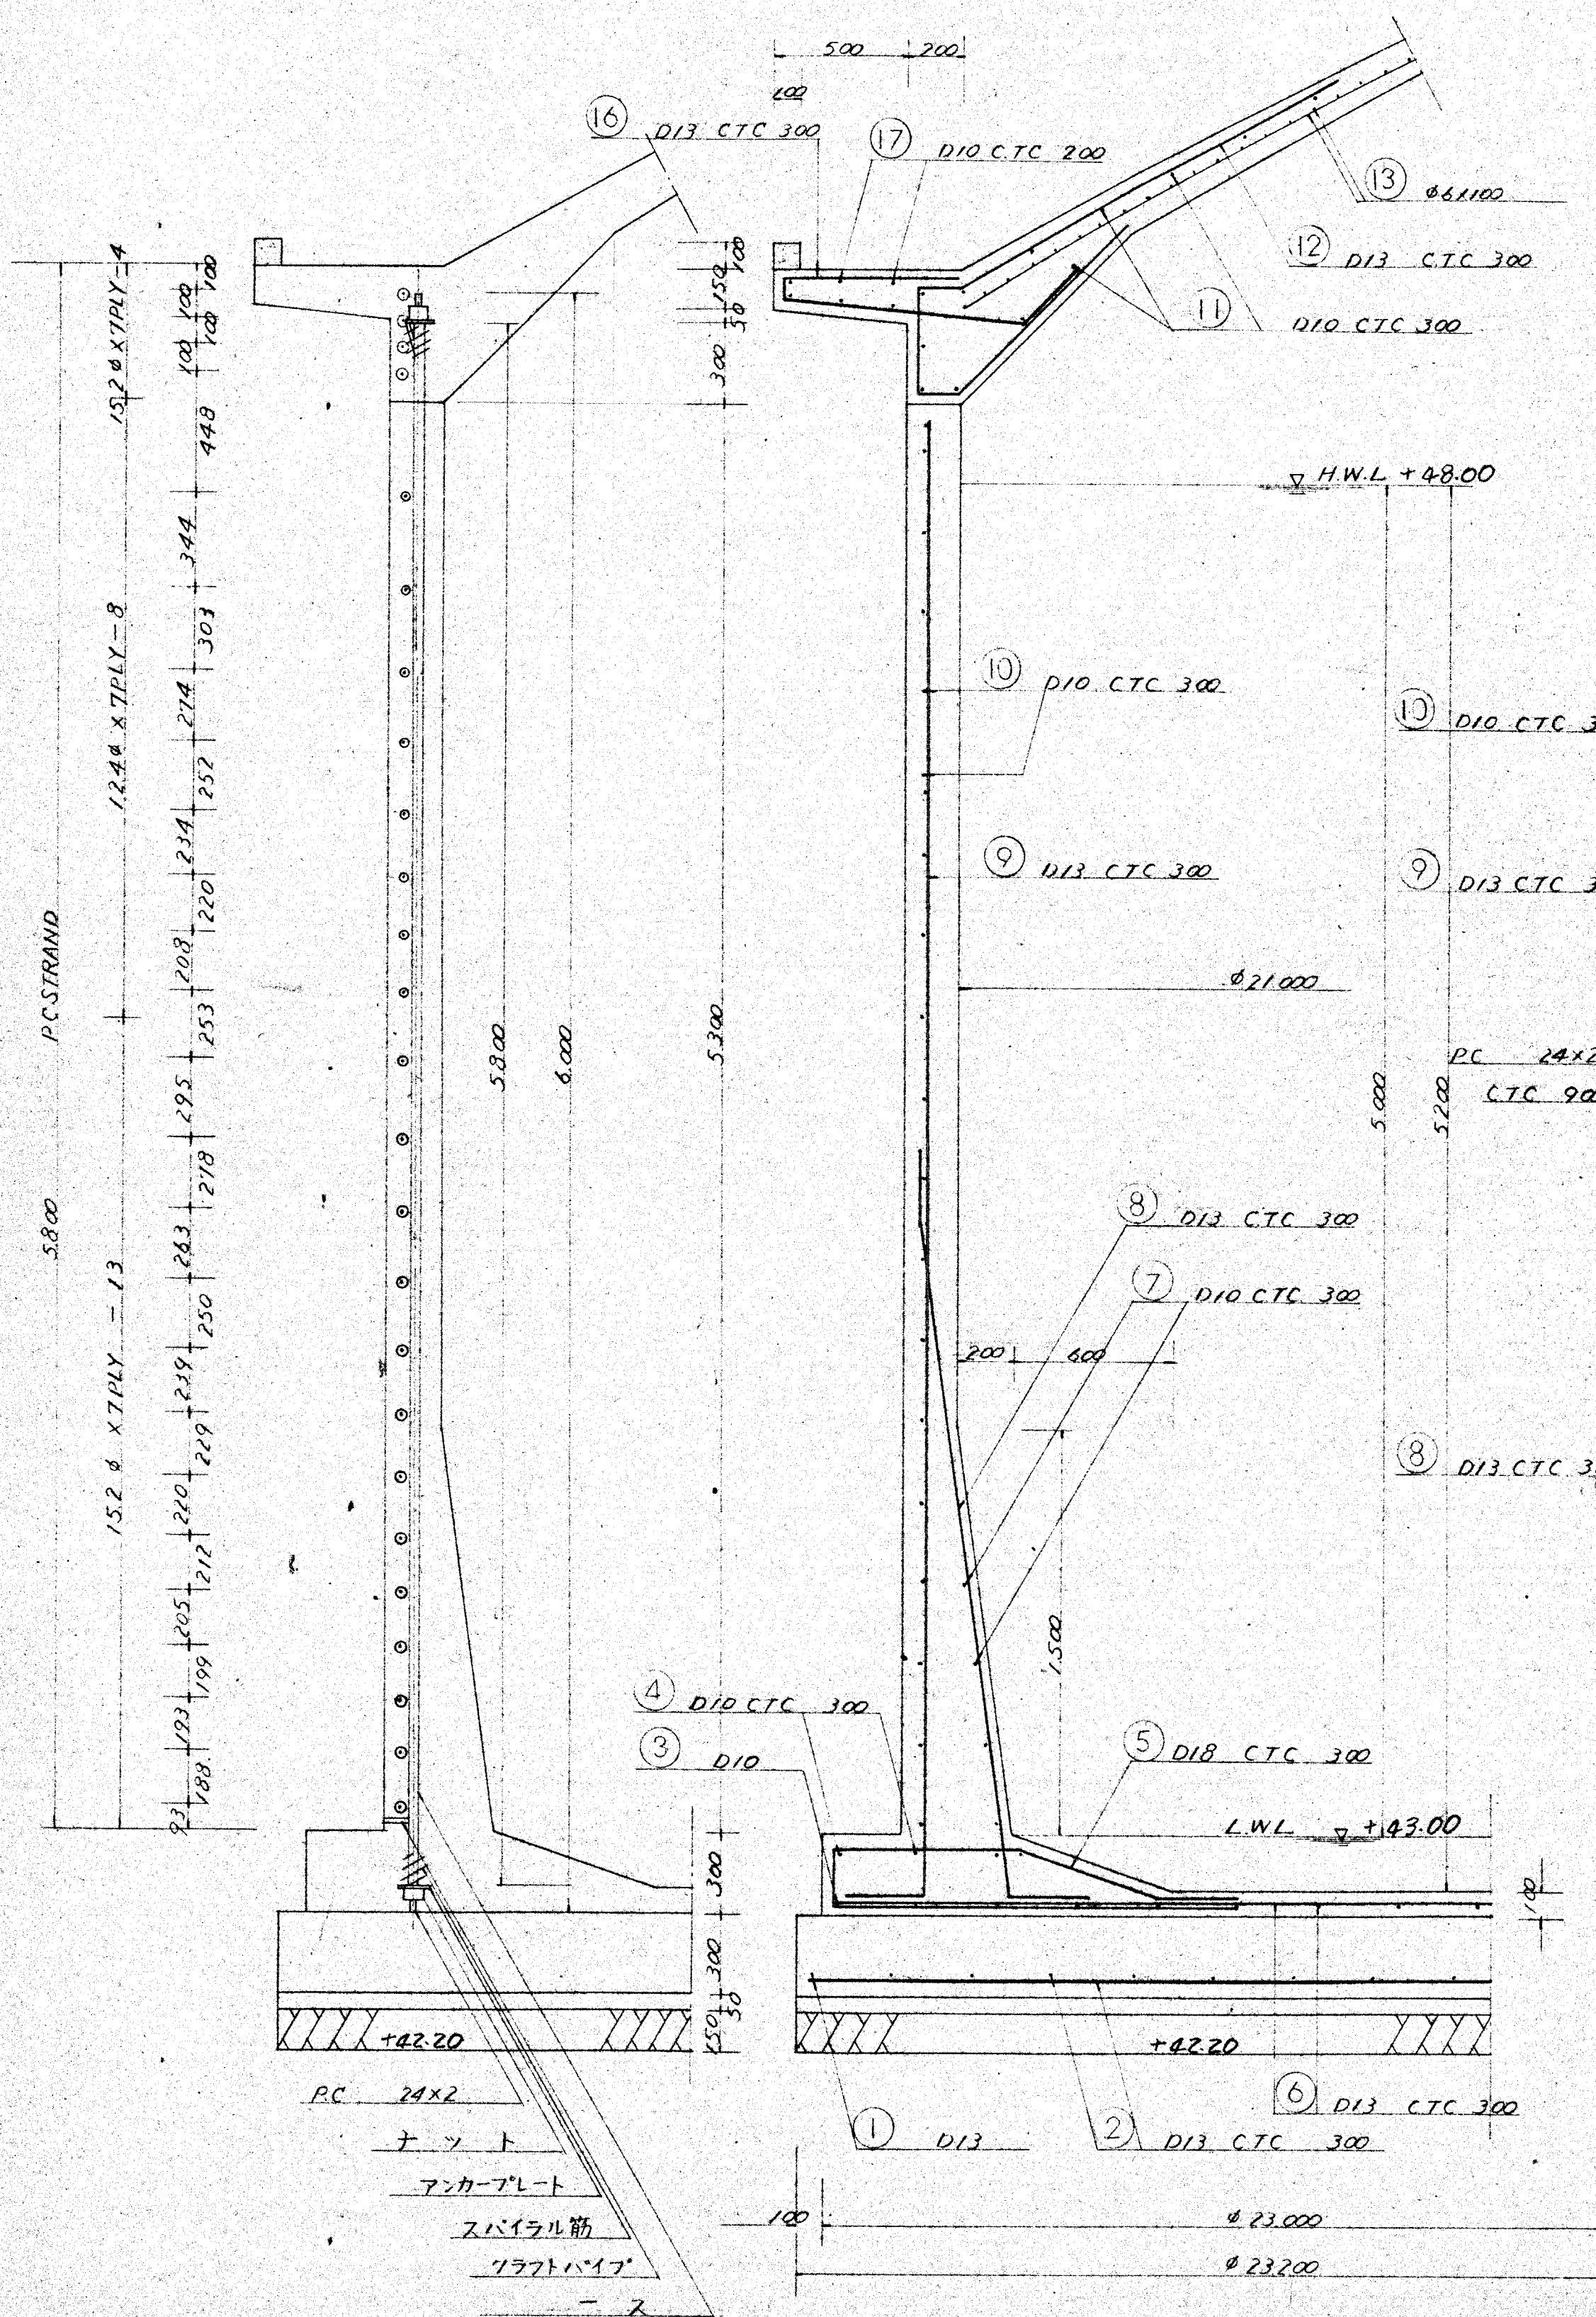

平面図


1/40

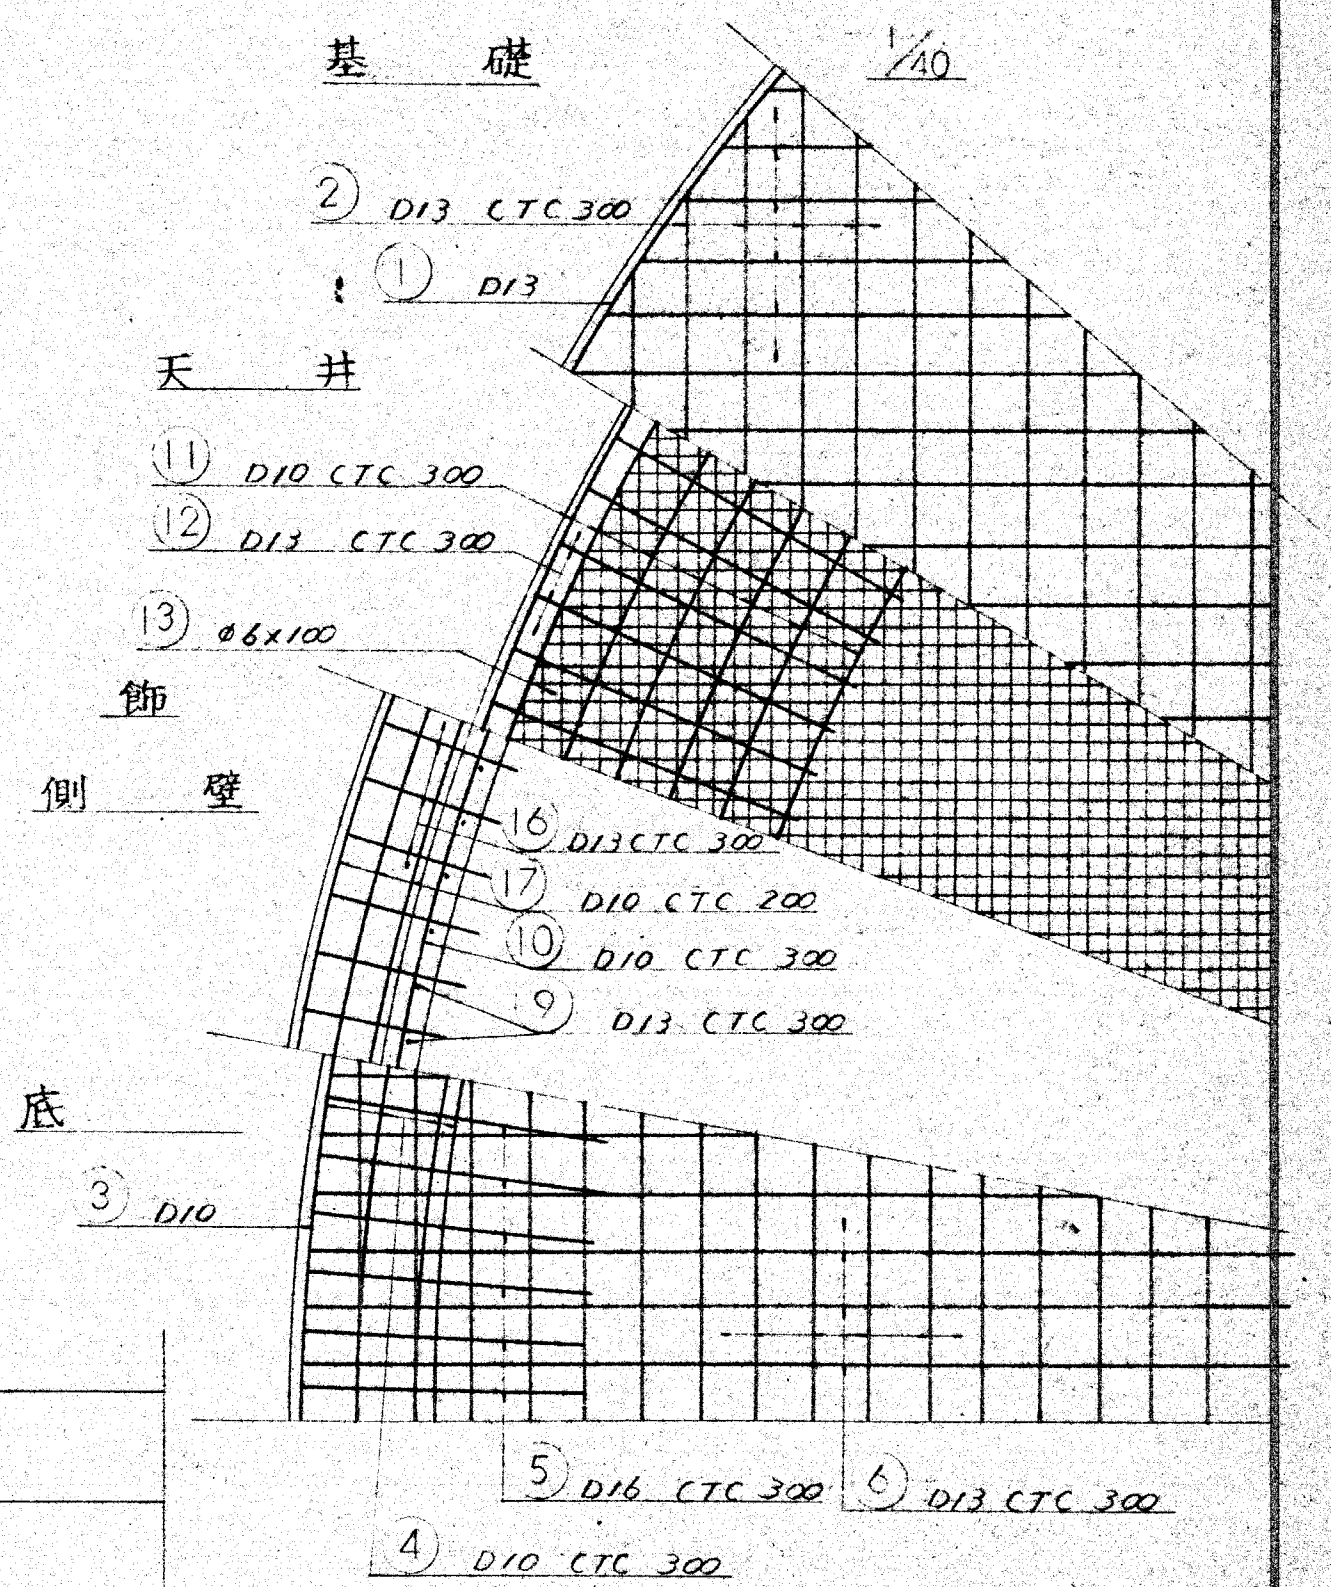


名称	川西村上水道事業		
図面名	縣水受水槽(配水池) 編尺	設計図 其の2	1/20
製年月日		設計番号	
承認	照査	設計	製図
			図面番号
			4/43

株式会社 大阪設計事務所

断面図 S=1/100

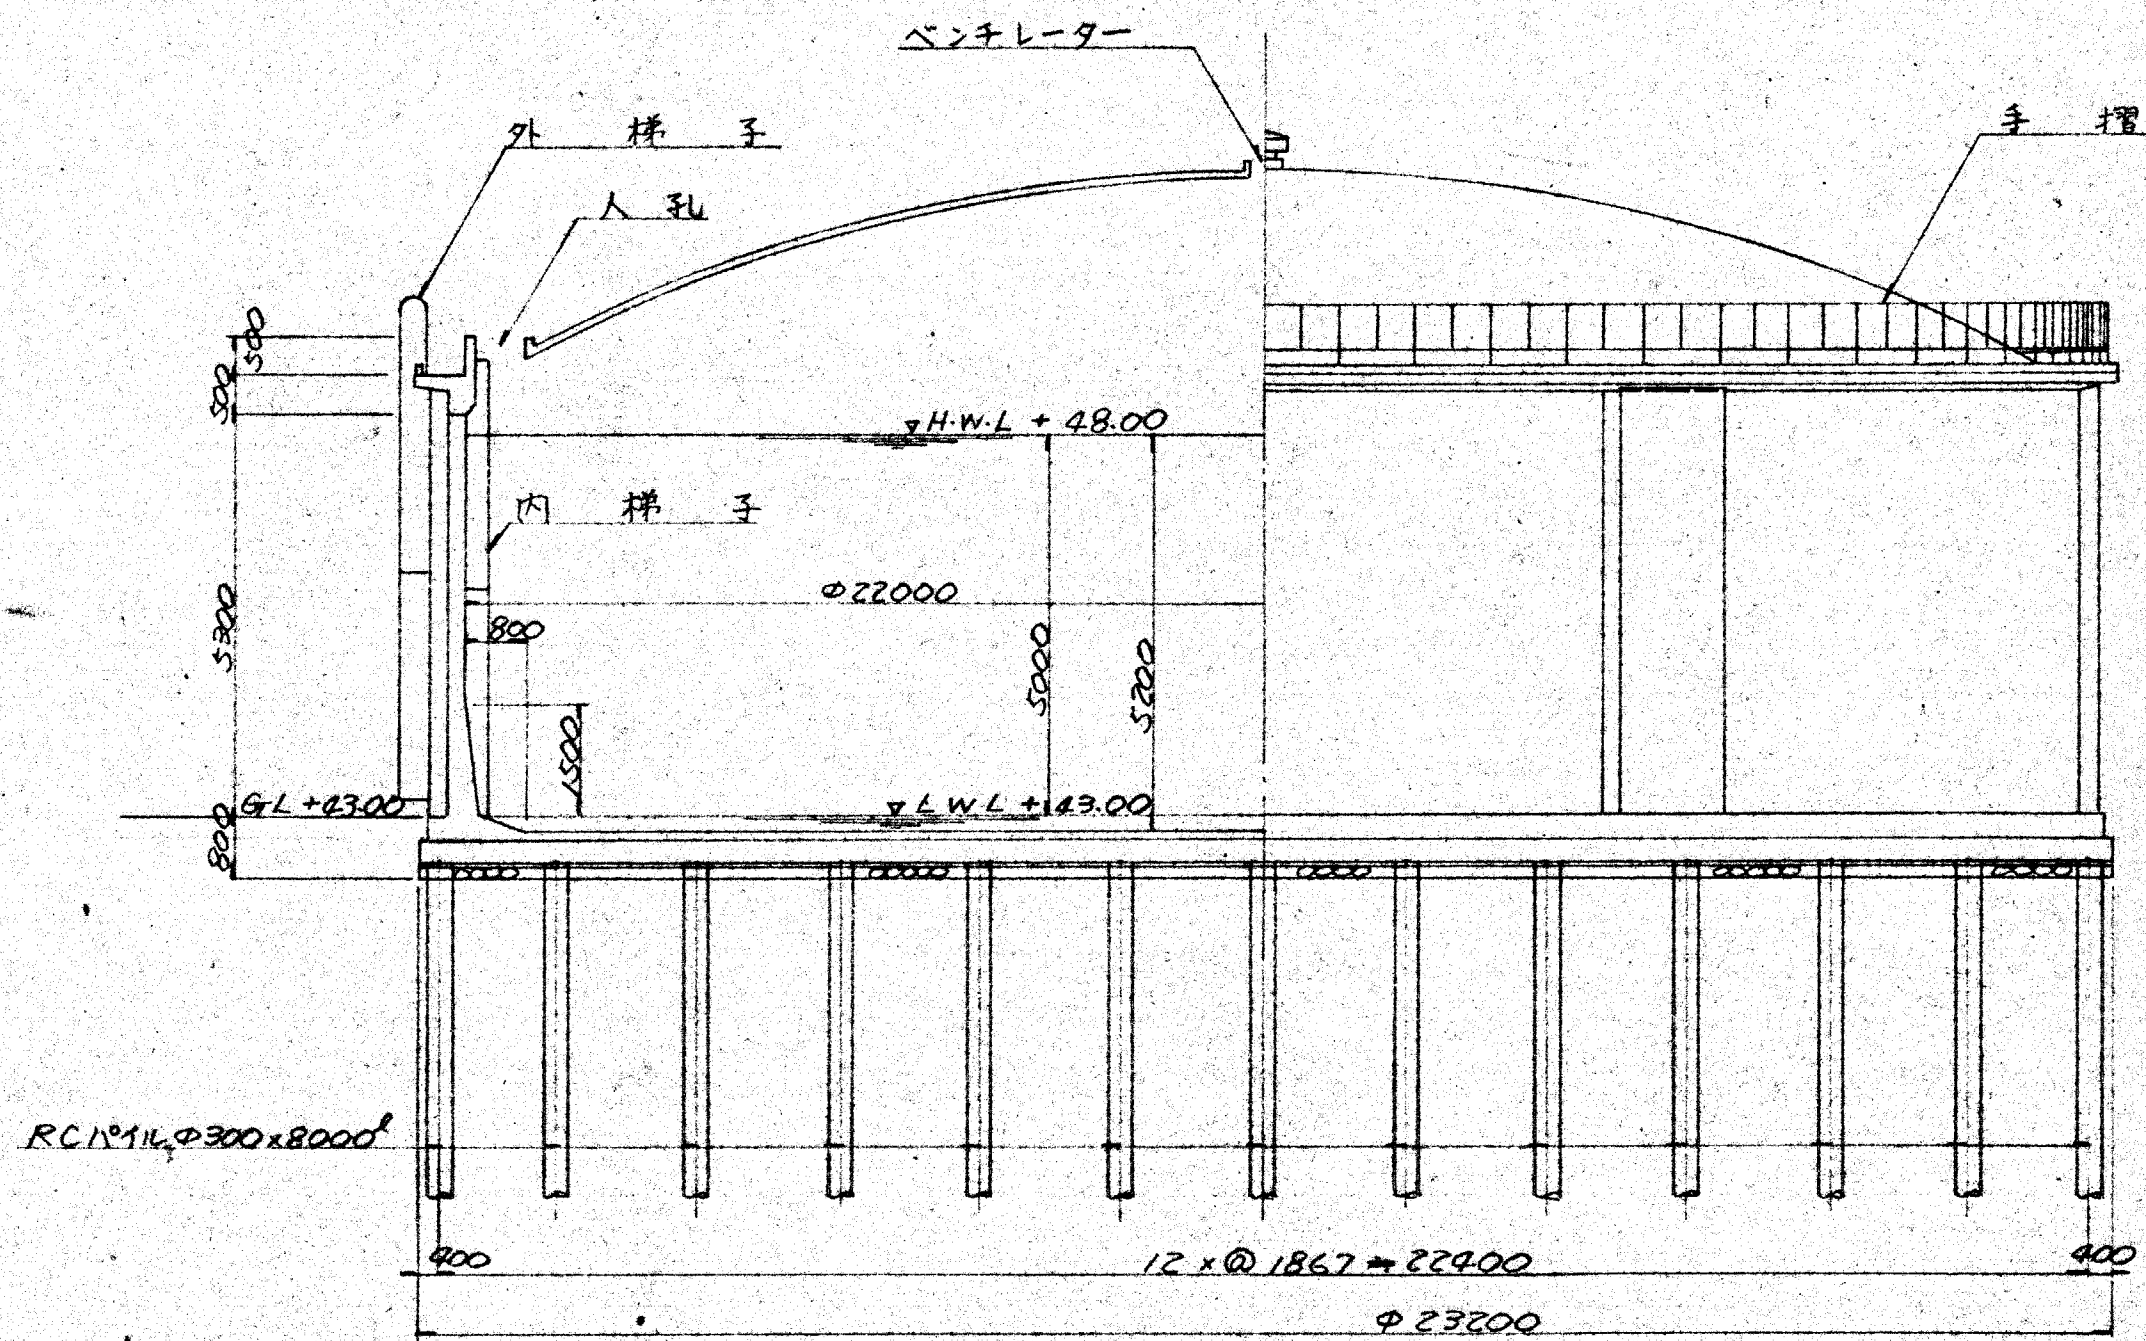


基礎伏図 S=1/100

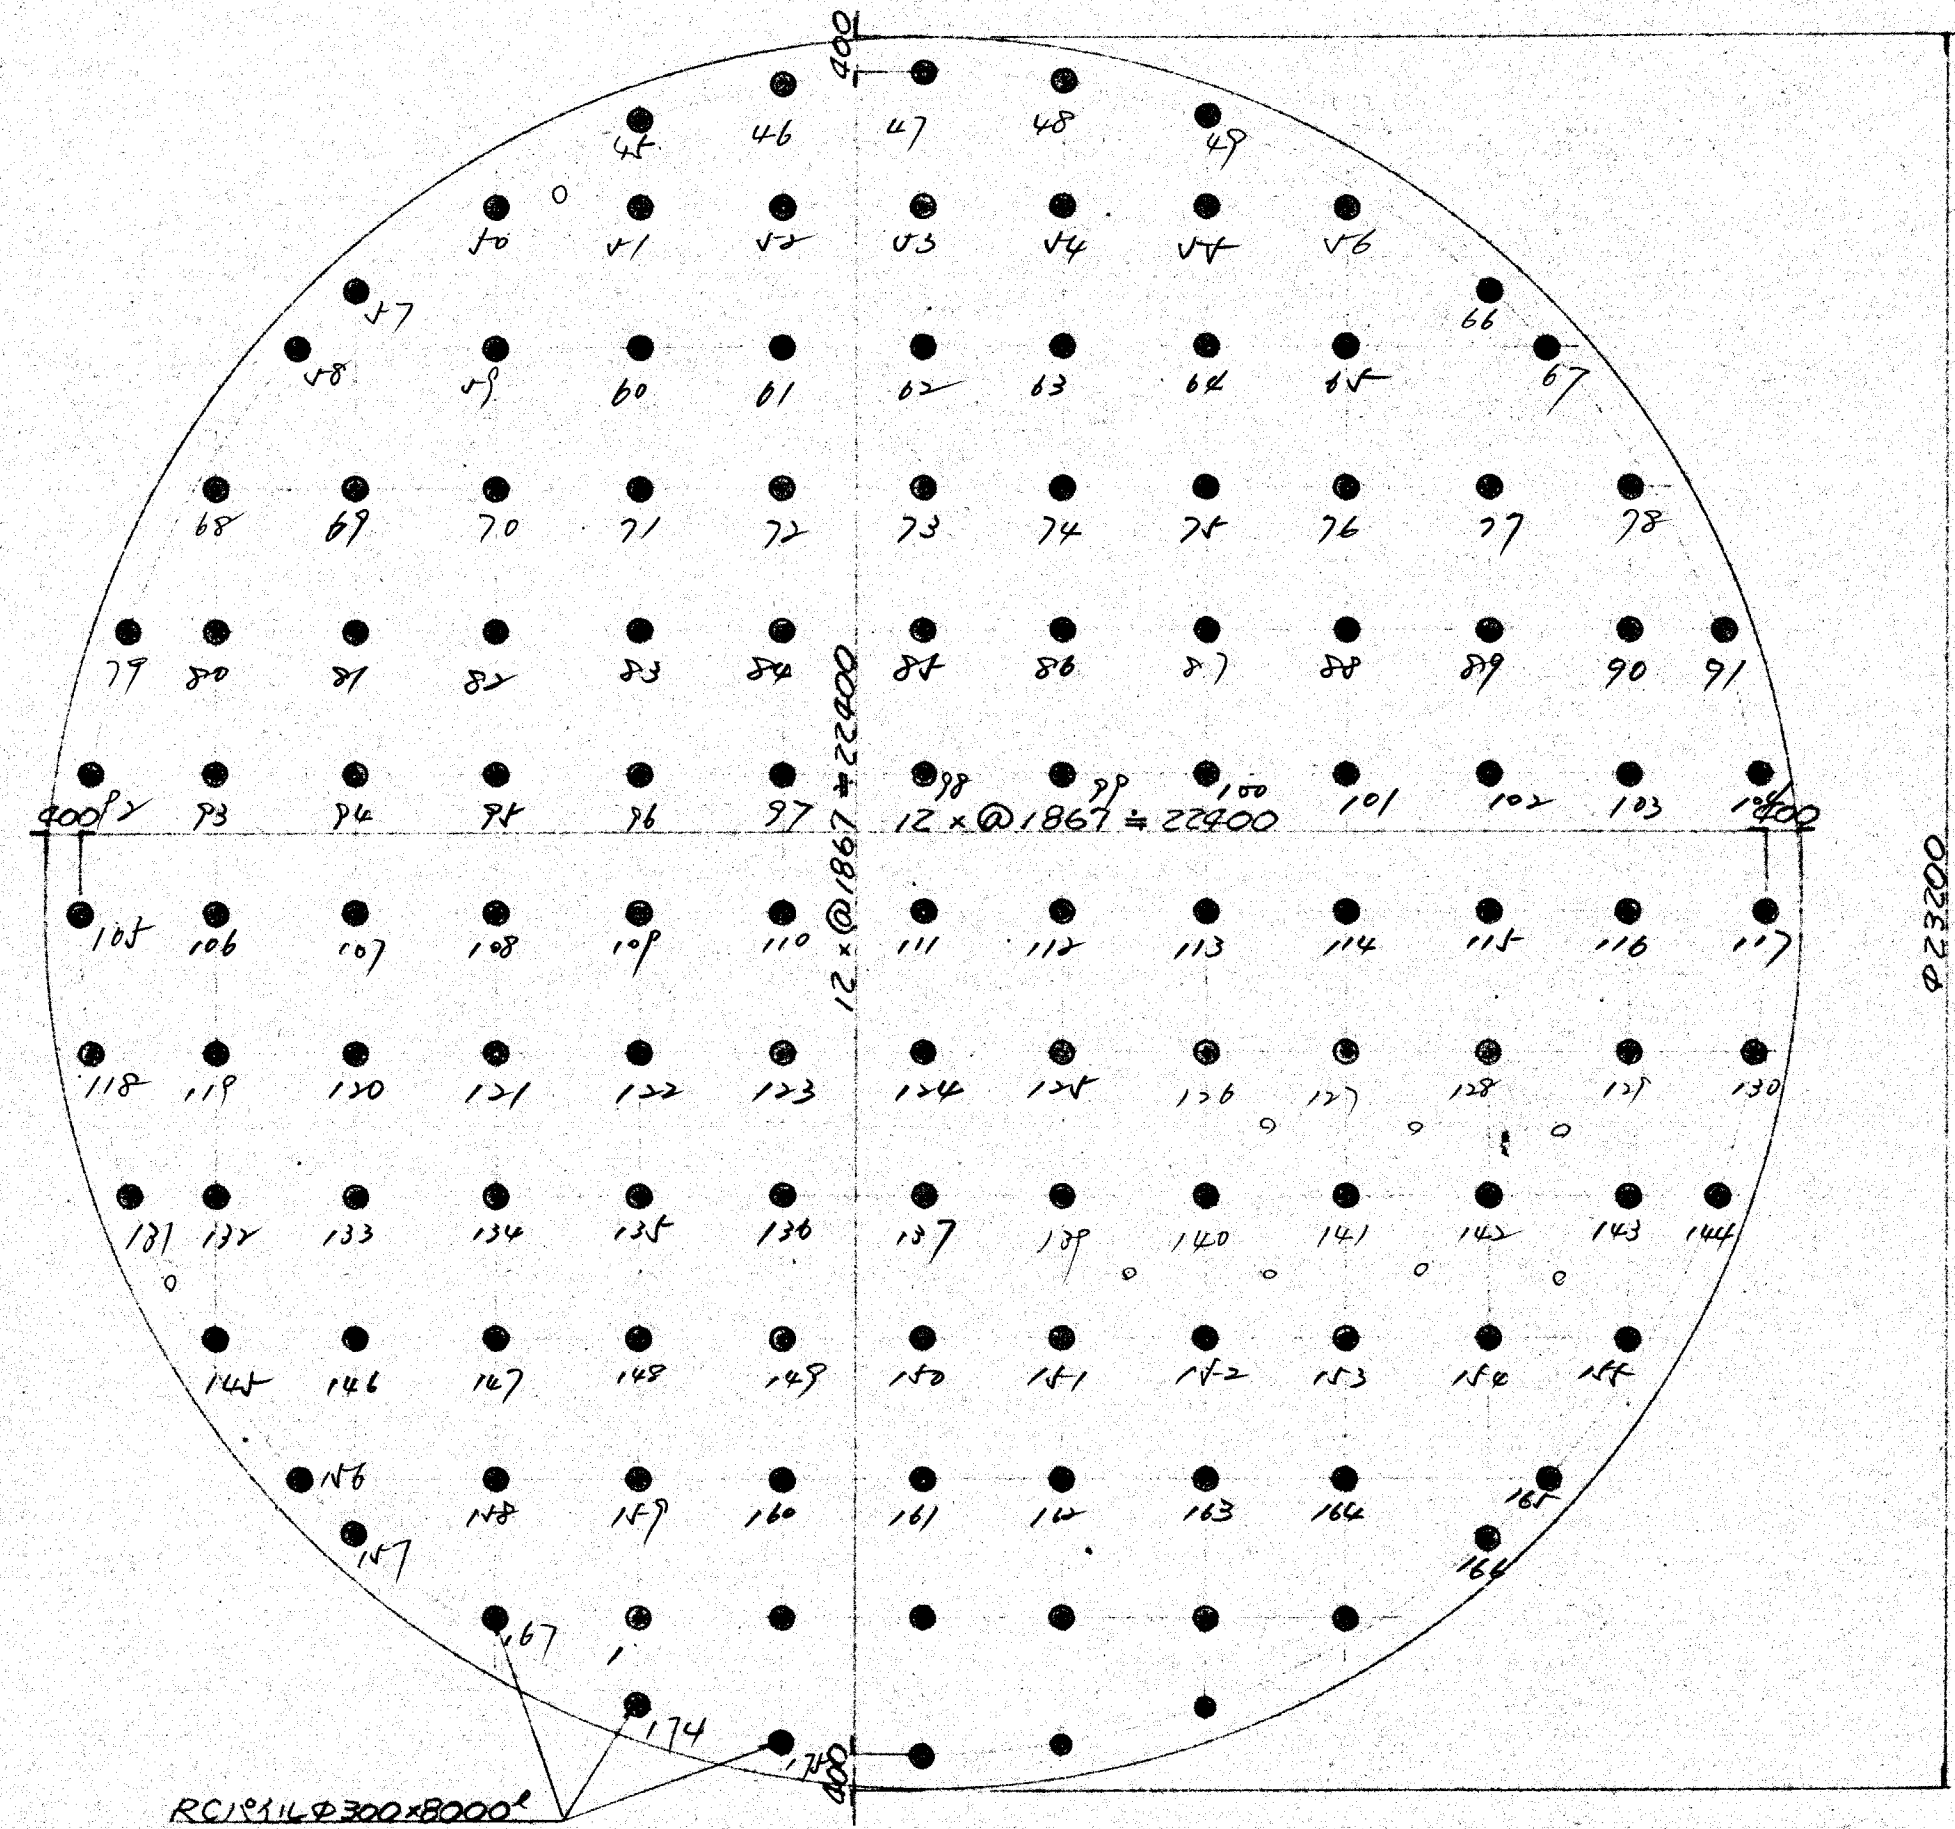


7m杭 29本
10m杭 104本 増 17本 = 121本

名称	川西村上水道事業		
図面名	県水受水槽(配水池)基礎設計図	縮尺	1/100
製年月日		設計番号	
承認	照査	設計	製図
			図面番号 6/43
株式会社大阪設計事務所			


流入管詳細図 S=1/60

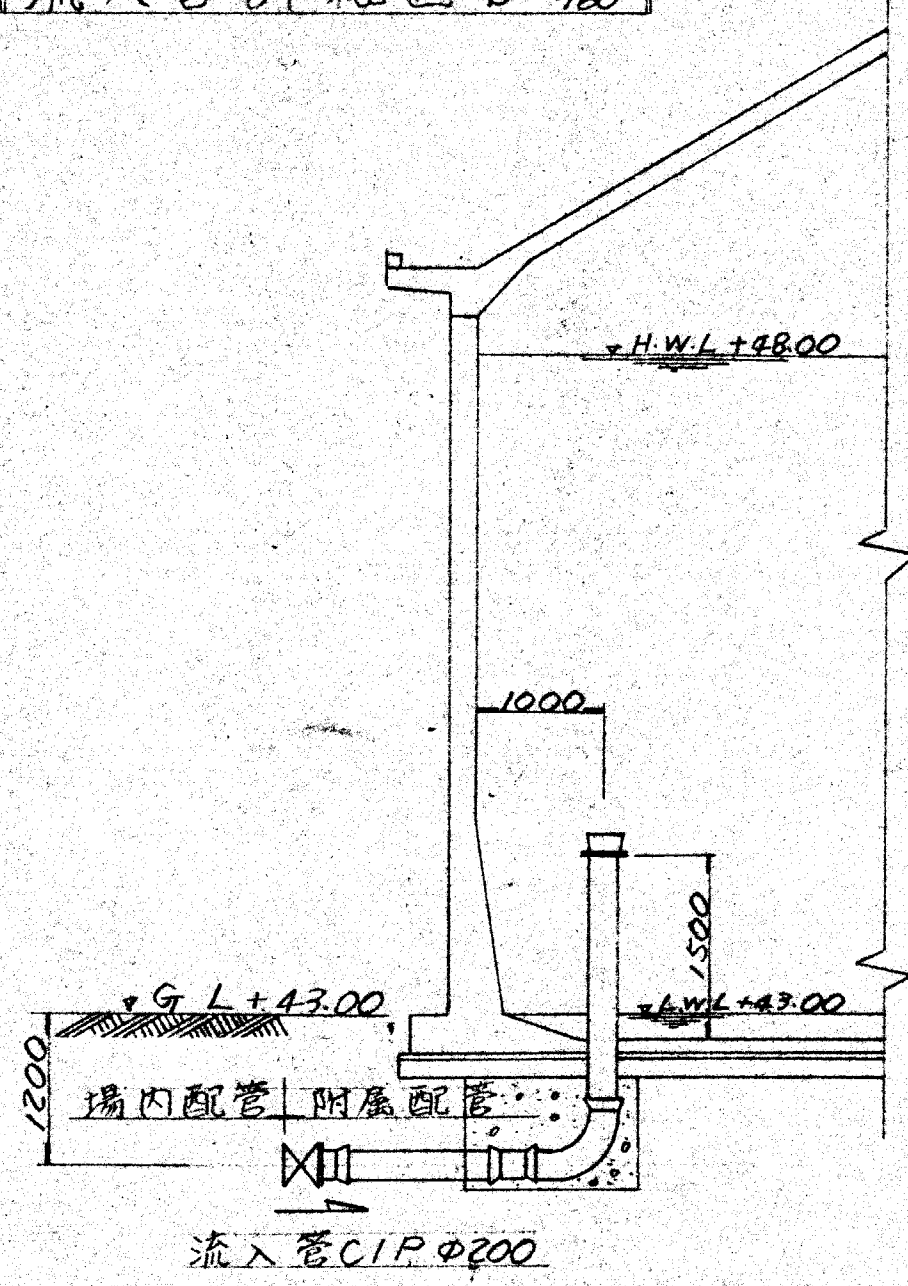


流出管詳細図 S=1/60

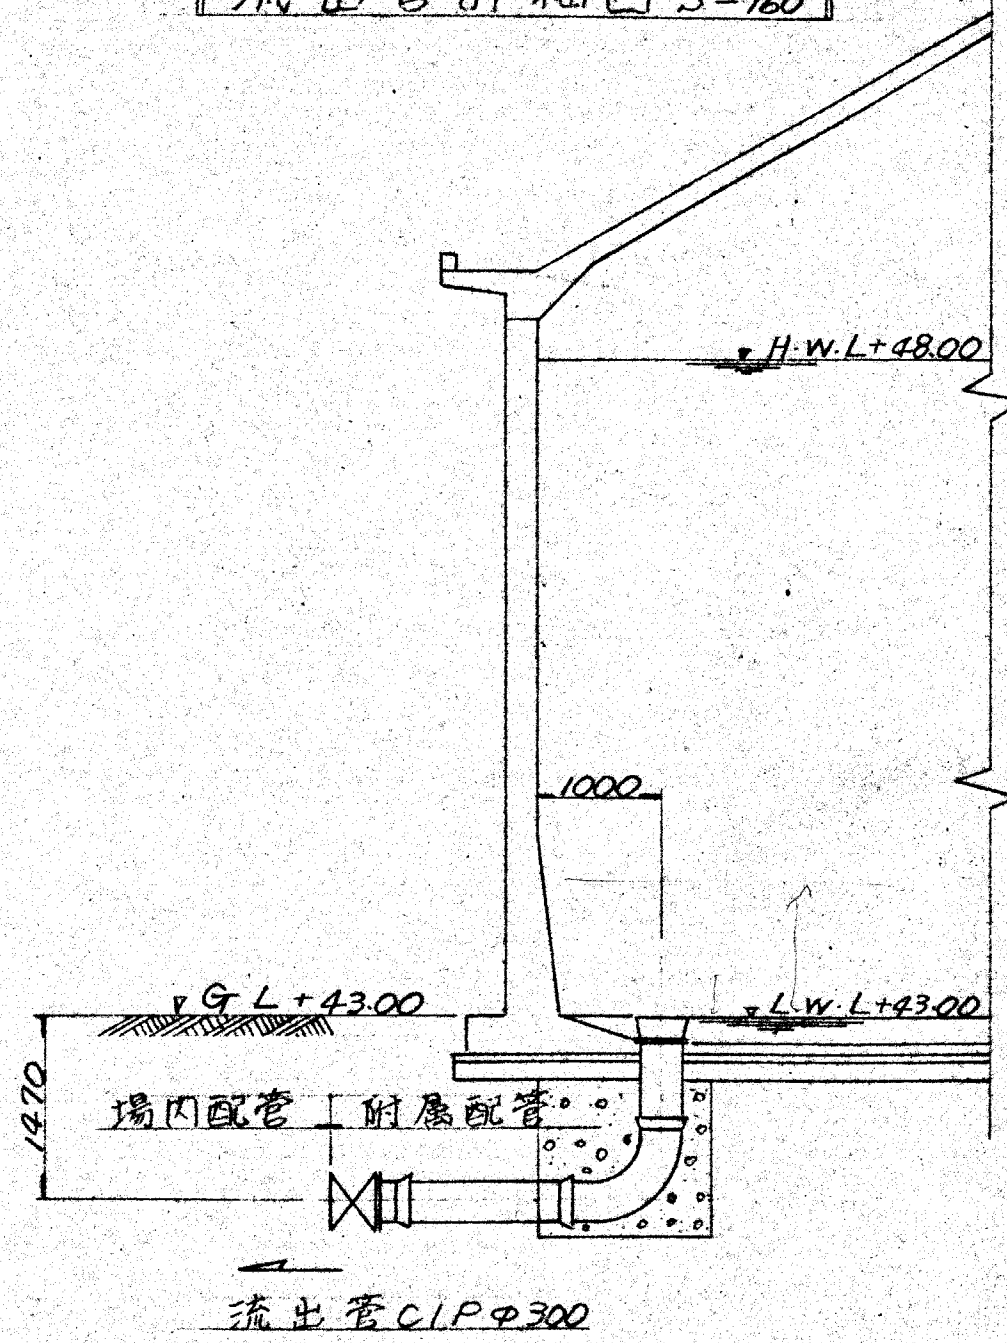



排泥溢流管詳細図 S=1/60

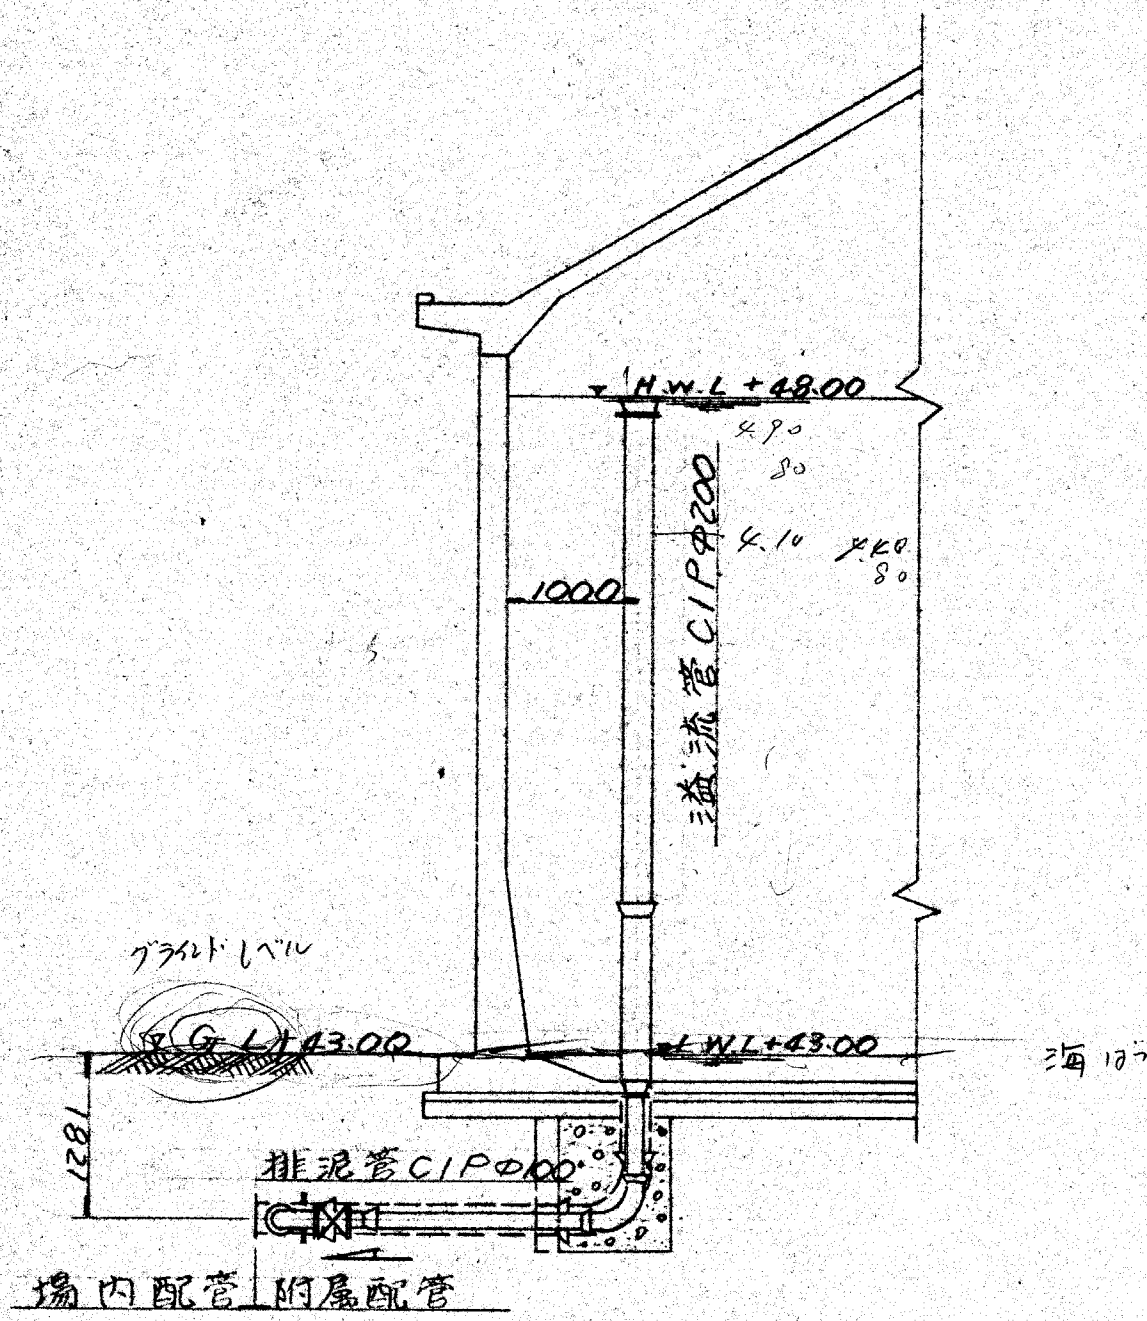



縣水受水槽(配水池)附属配管平面図 S=1/100

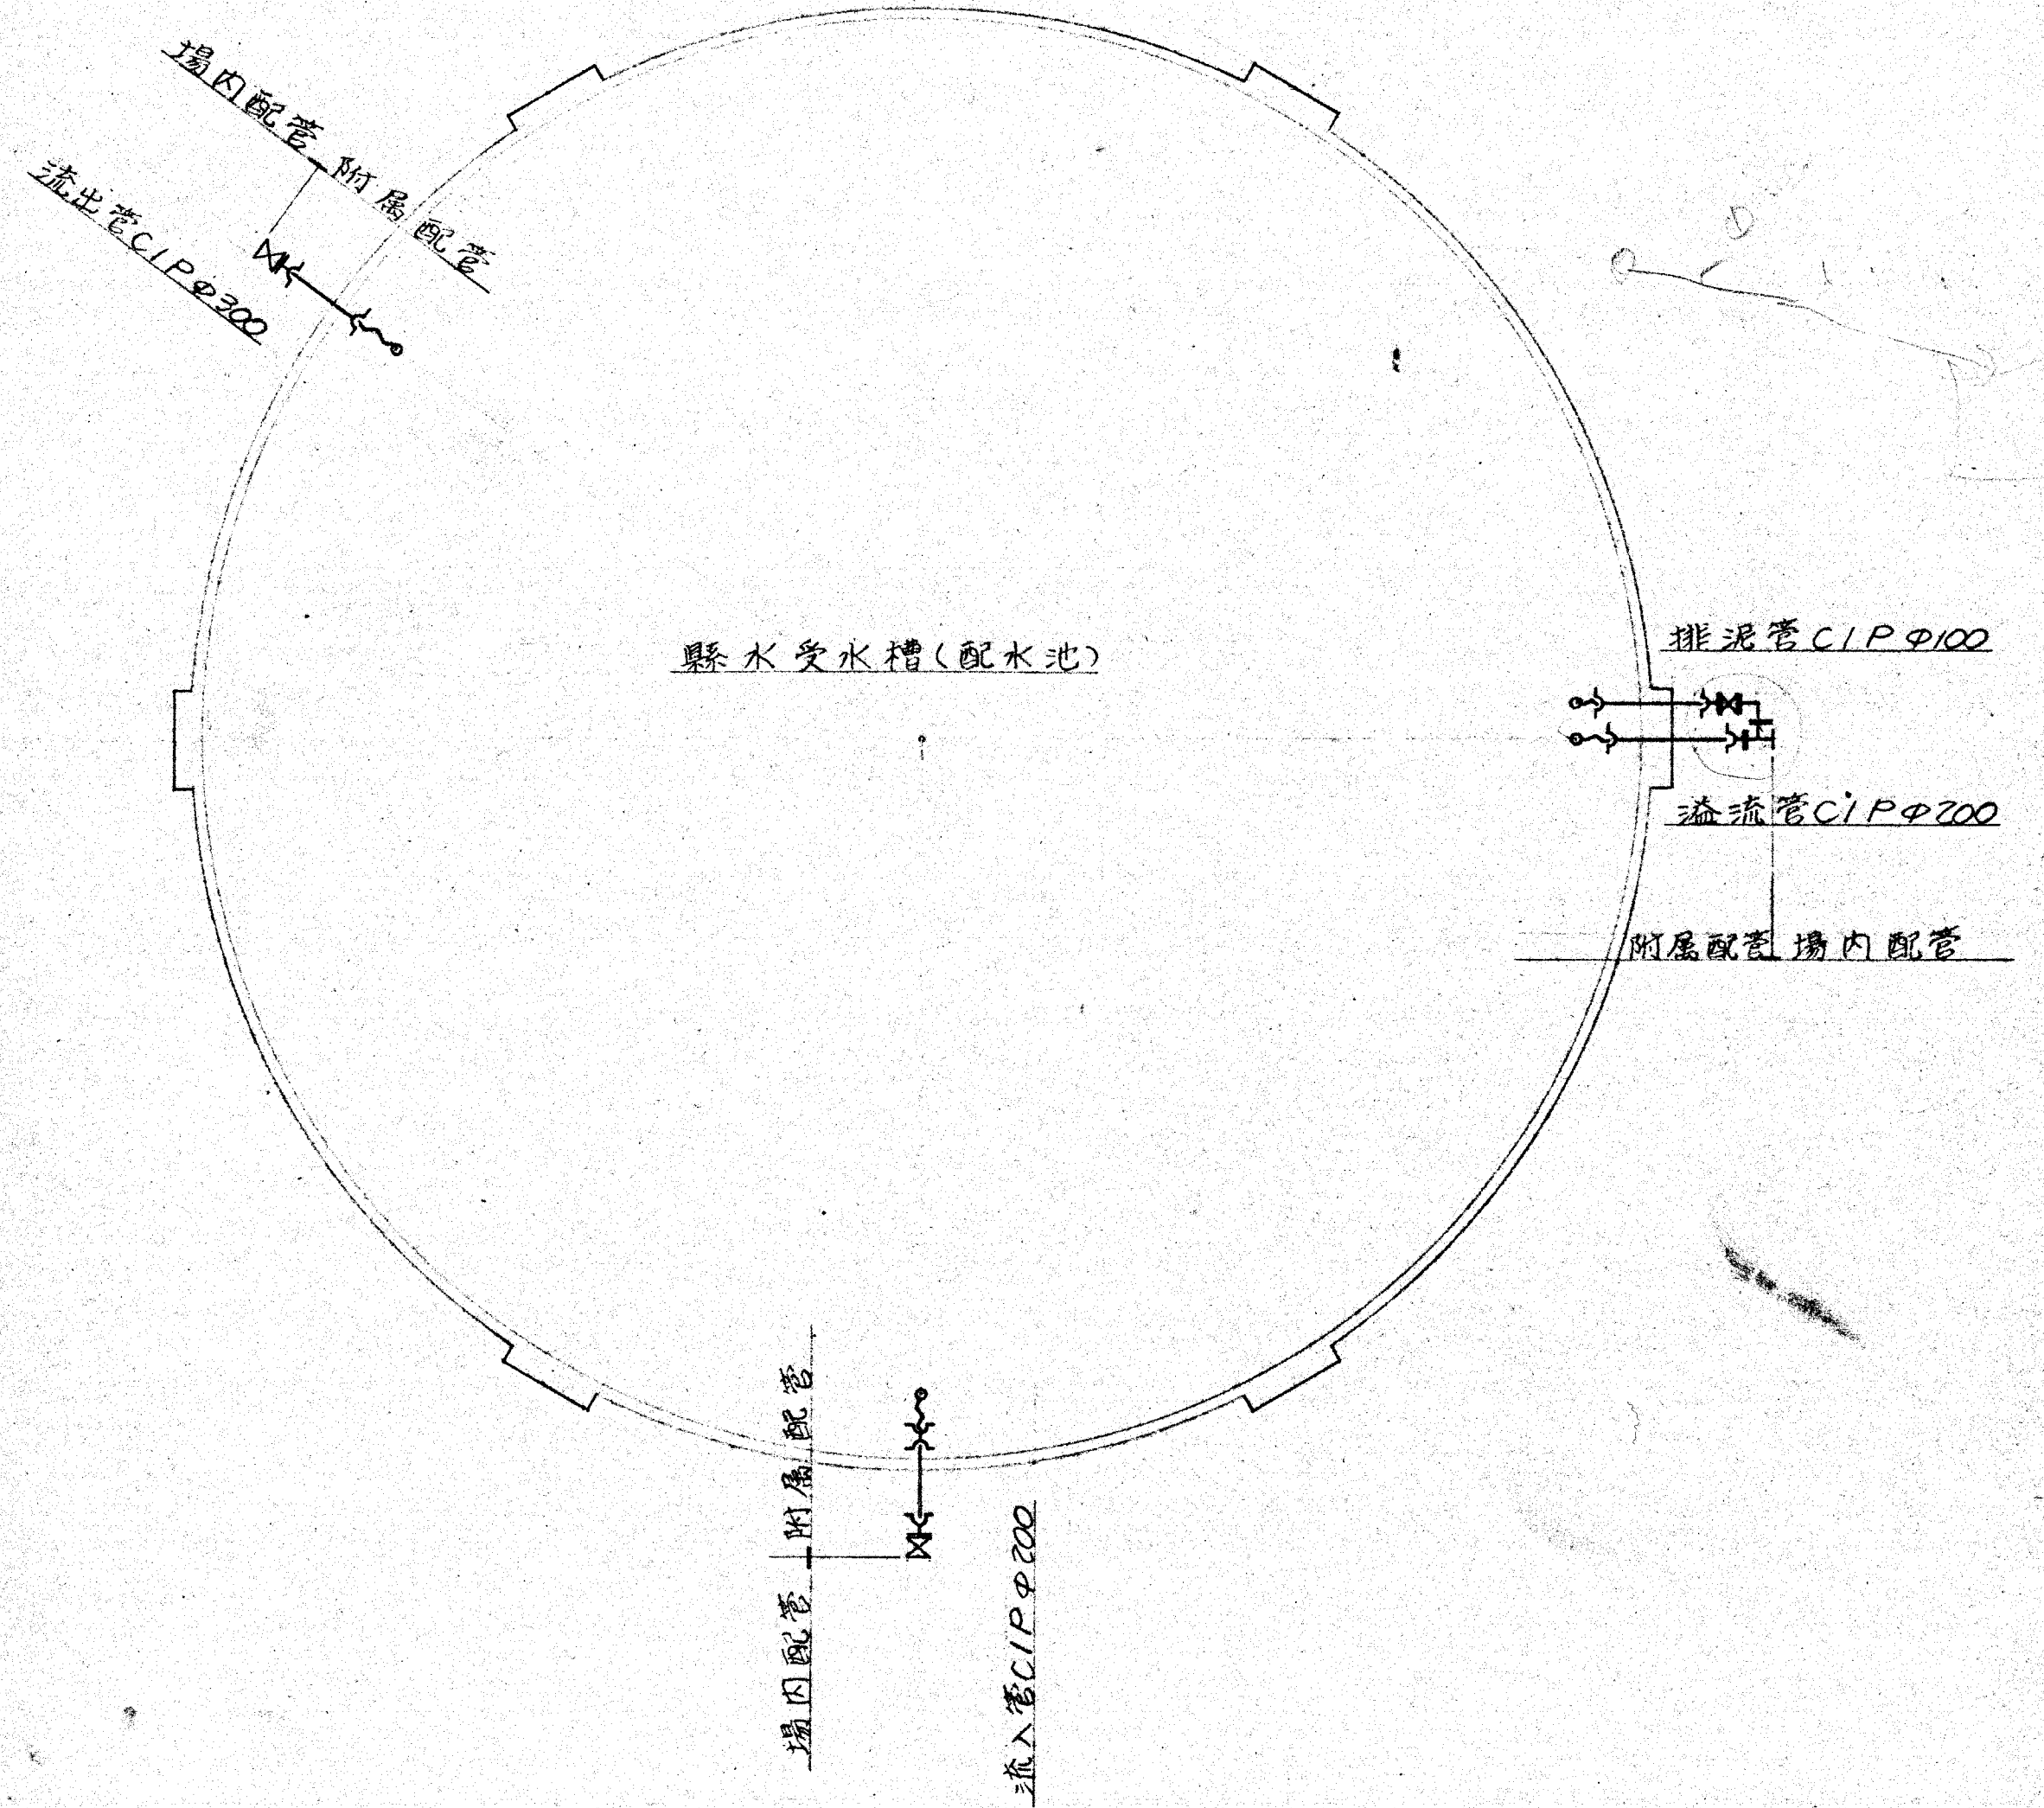

名称	川西村上水道事業		
図面名	縣水受水槽(配水池)附属配管設計図	縮尺	1/50'1/100
製年月日		設計番	
承認	照査	設計	製圖
			図面番号 7/43

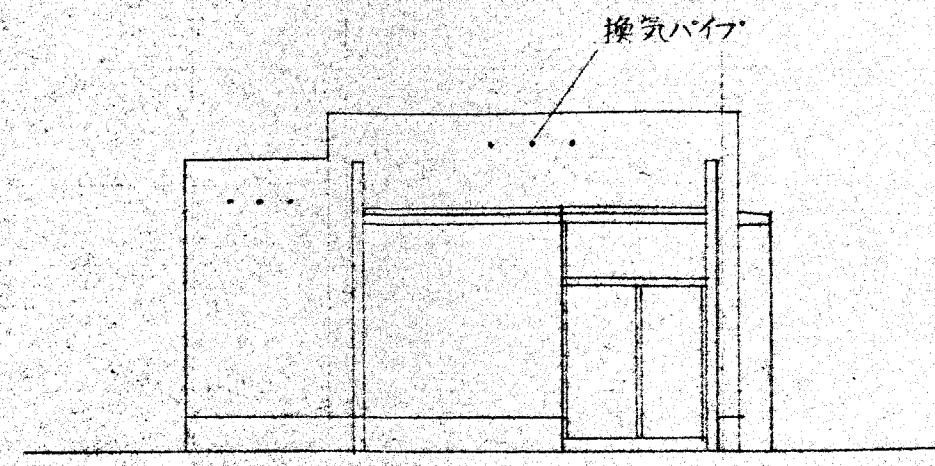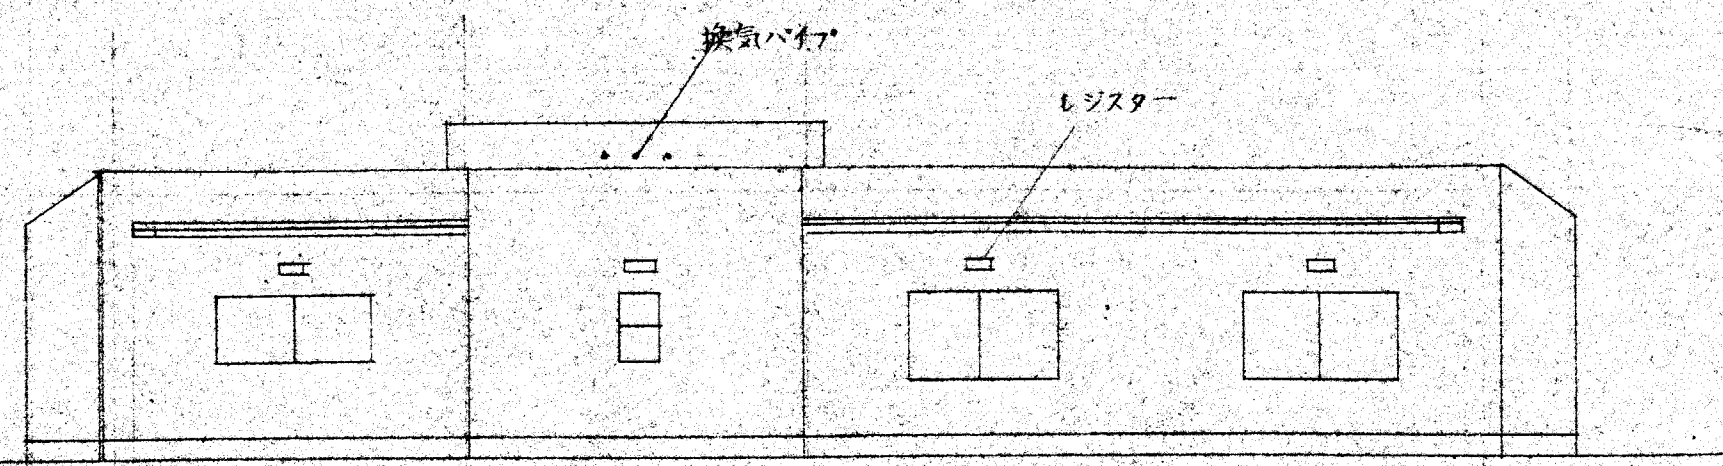


立面図 1/100

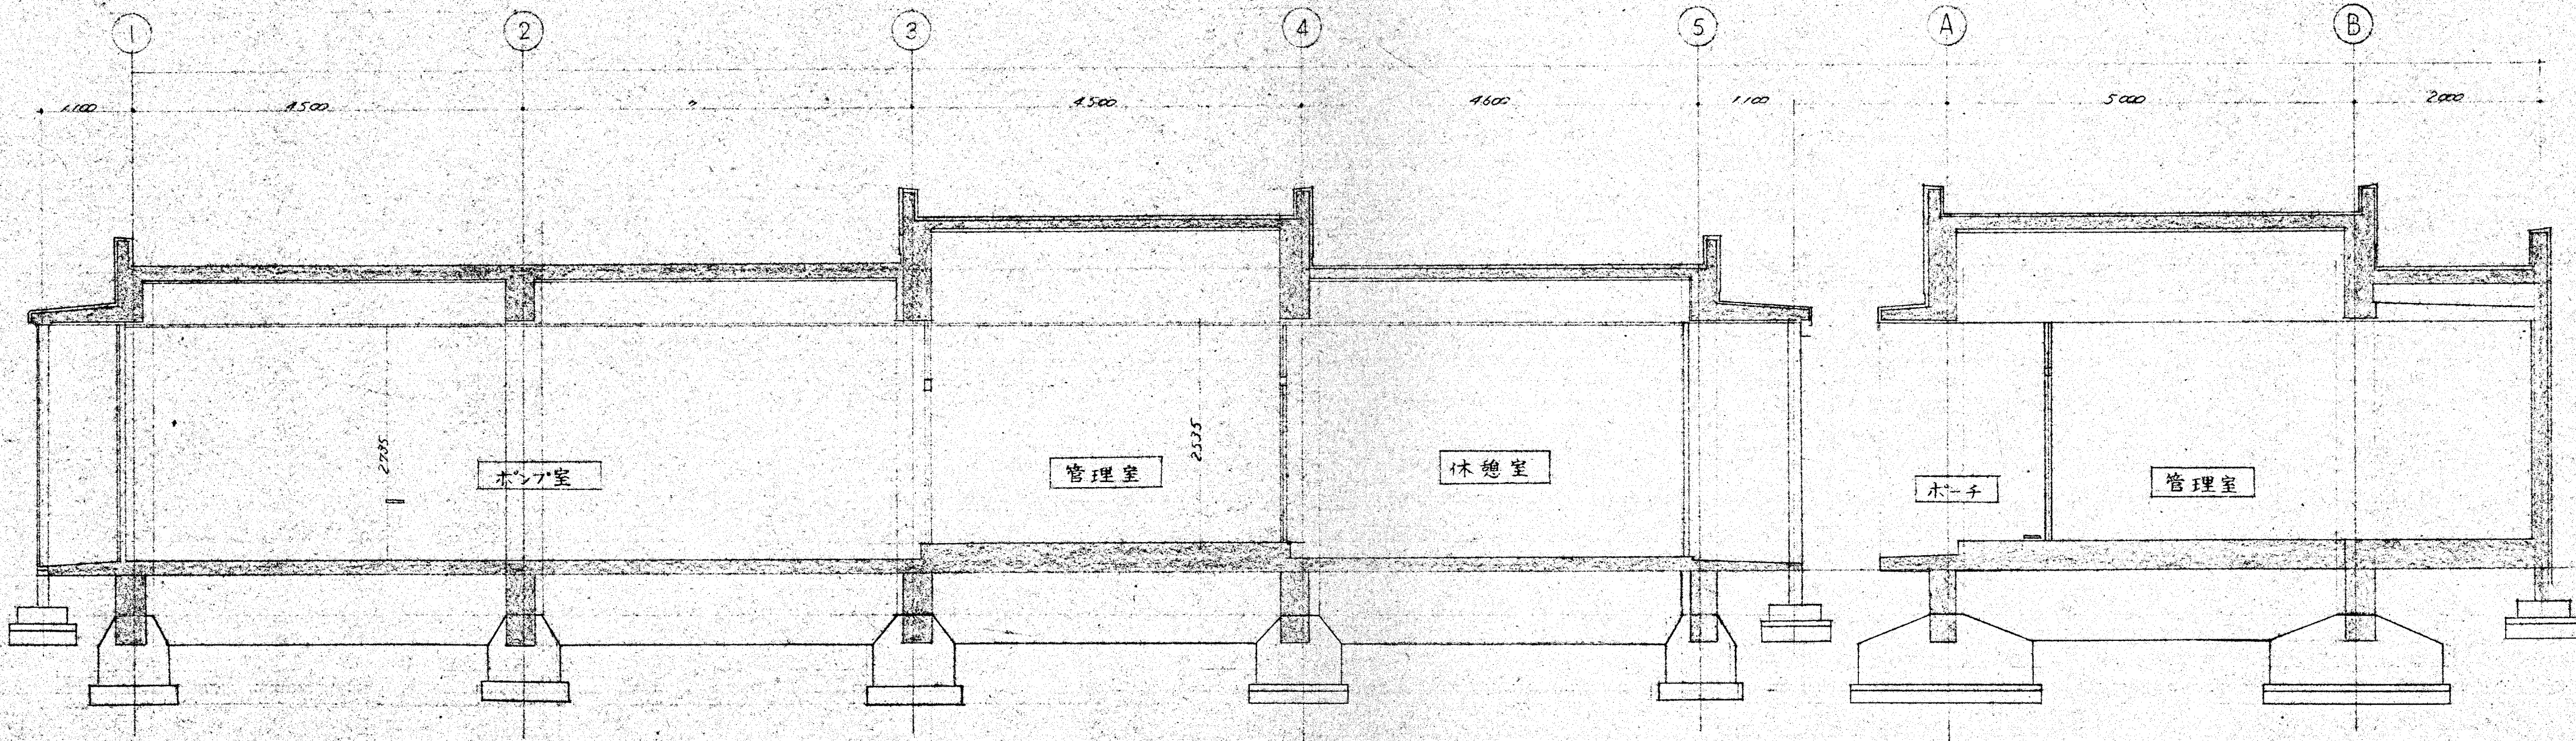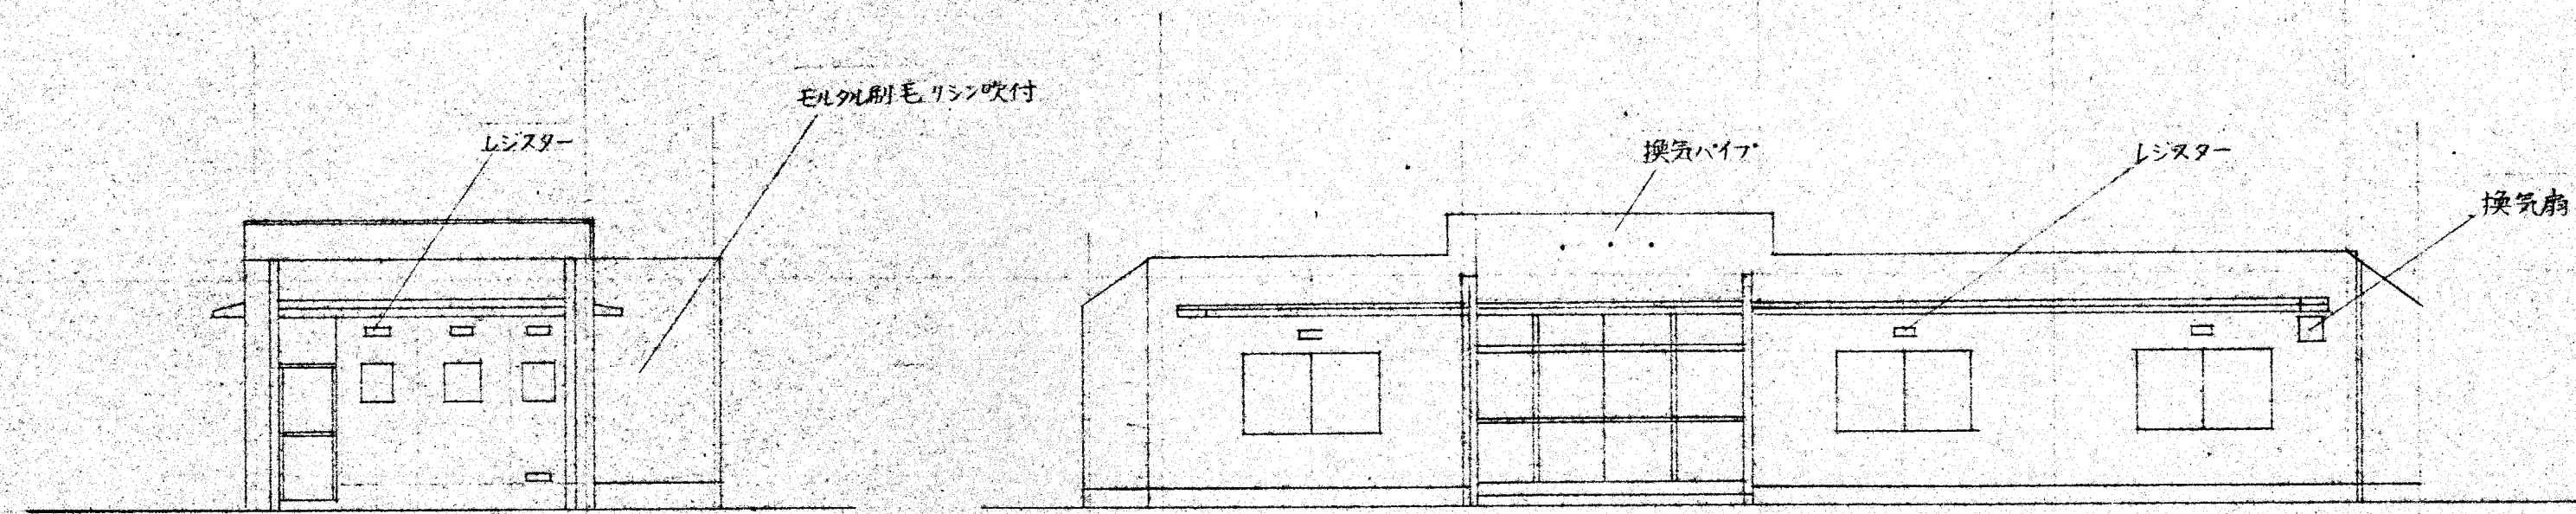

断面図 1/50

名称	川西村上水道事業		
図面名	機械室設計図402	縮尺	1/50 1/100
製年月日		設計番号	
検査	照査	設計	製図
図面番号	18 / 全43		
株式会社 大阪設計事務所			

放流先までダクタイル鉄管
4本と45曲管1ヶを見込み現場
に合わせて施工する

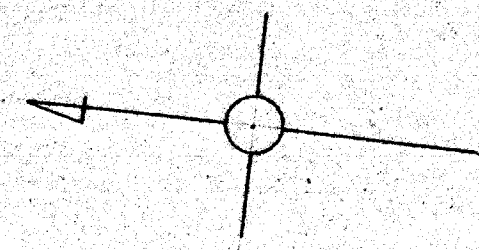

用地境界線

CIP φ200

場内配管
配水池附属配管


場内配管
配水池附属配管

逆止弁φ200

縣水受水槽(配水池)

用地境界線

用地境界線

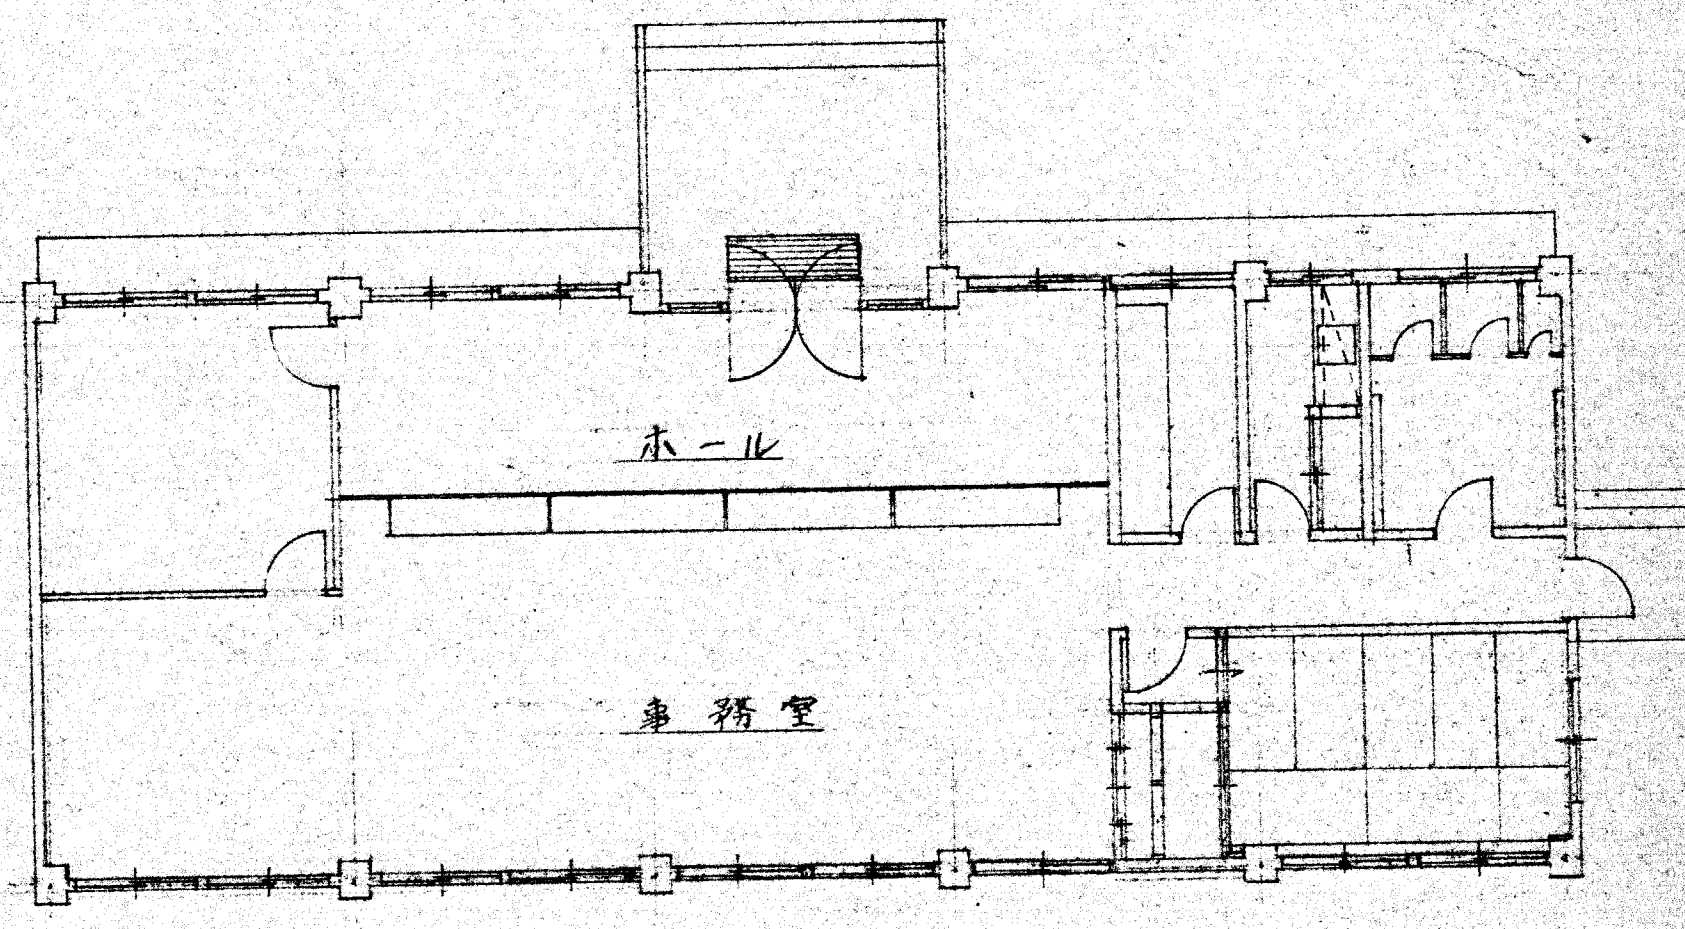

ホール

事務室

CIP φ300

用地境界線

場内配管
配水管

配水池附属配管
場内配管

名称	川西村上水道事業		
図面名	場内配管設計図	縮尺	1/100
製年月日		設計番号	
承認	照査	設計	製図
			図面番号 27/43
大阪府高槻市高槻5丁目5番28号 三谷ビル 株式会社 大阪設計事務所			