









改修前

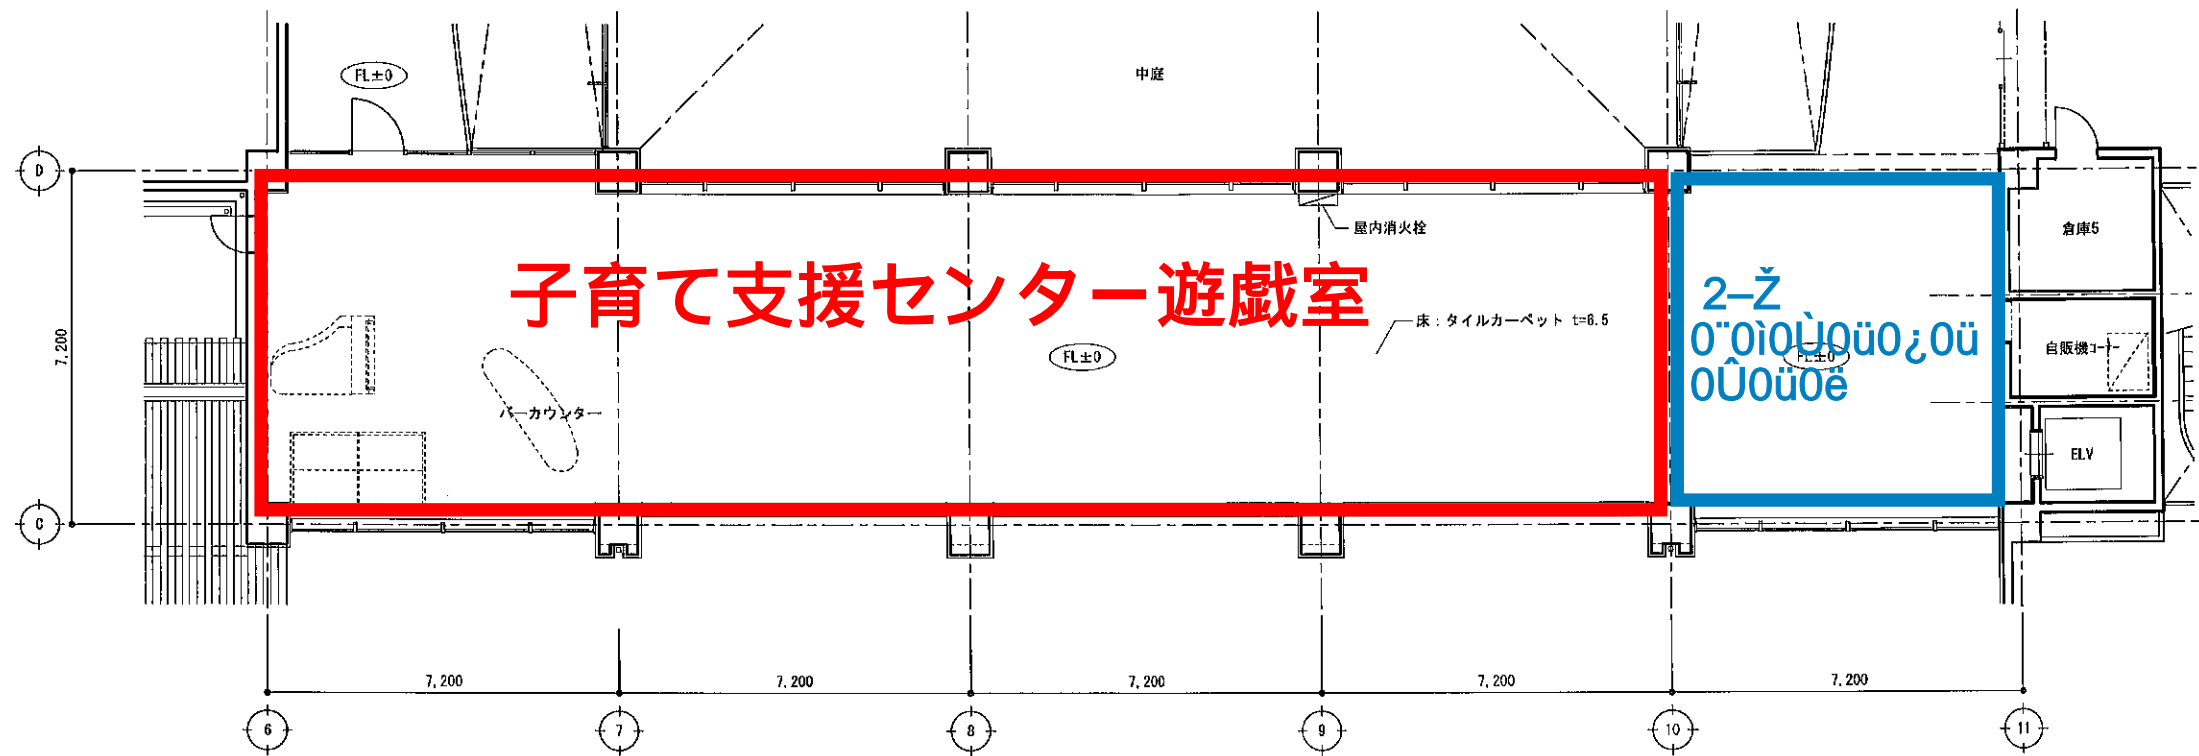


2階ギャラリー 平面図 1/150

改修後

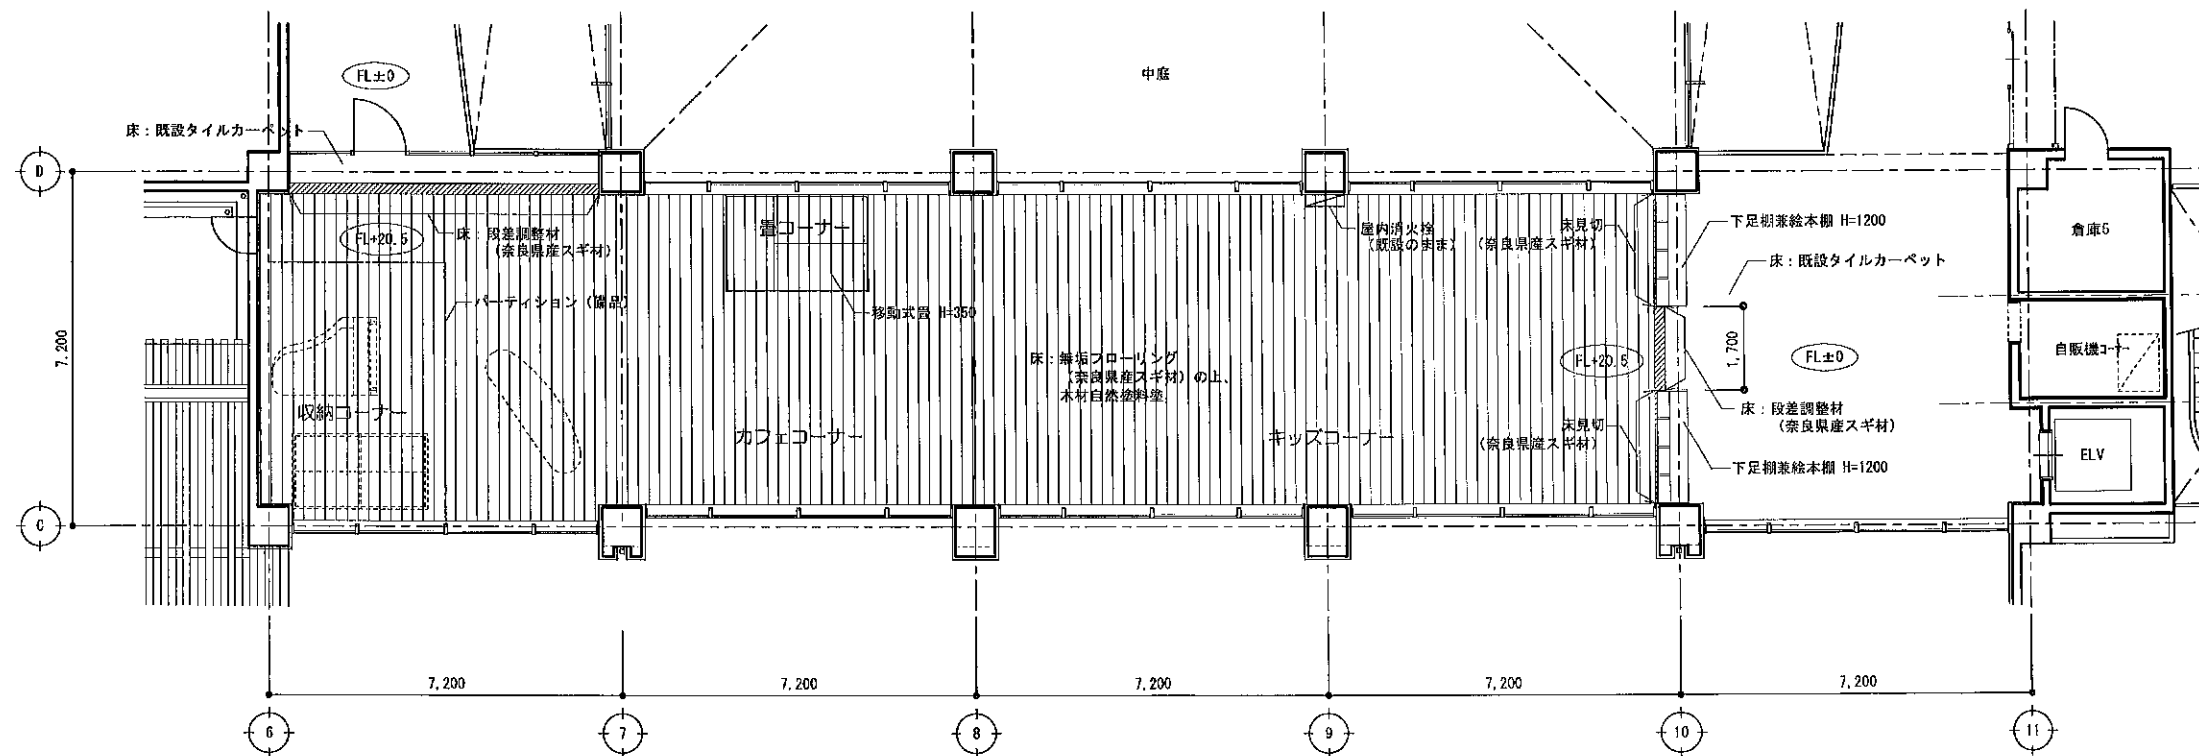


2階ギャラリー 平面図 1/150


|    |                   |  |    |         |                   |    |        |
|----|-------------------|--|----|---------|-------------------|----|--------|
| 記事 | NEJEC 株式会社ニュージェック |  | 日付 | 2016/09 | 川西文化会館展示ギャラリー改修工事 | 設計 | 168425 |
|    |                   |  | 図面 | 1/150   | 平面図 (改修前・改修後)     | 図面 | 004    |

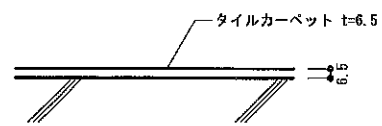


タイルカーペット (既設) 詳細図

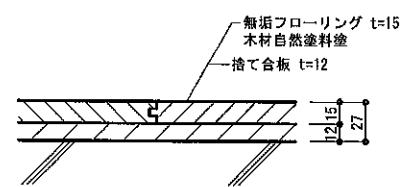


フローリング 詳細図

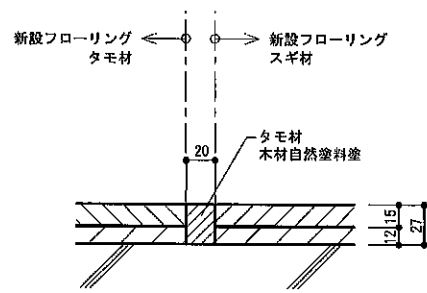


フローリング取合 詳細図

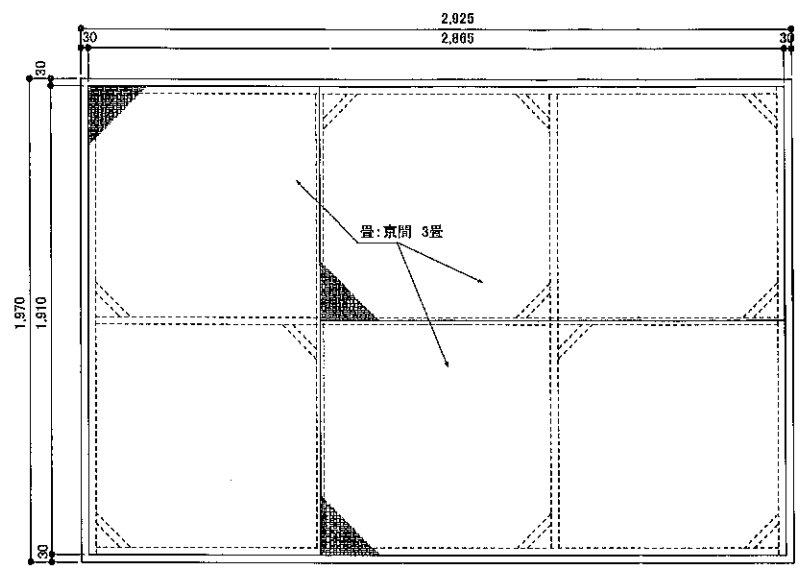


平面図

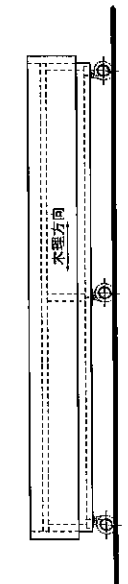


立面図

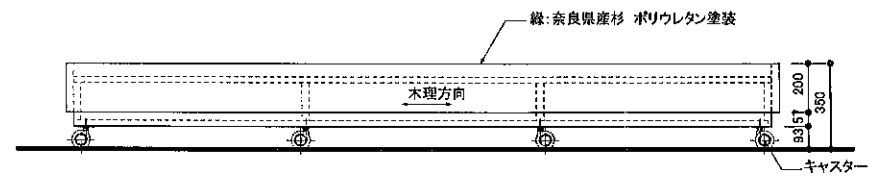


立面図

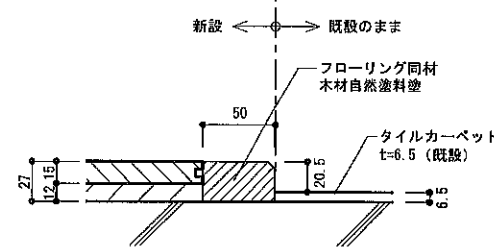


床見切 詳細図

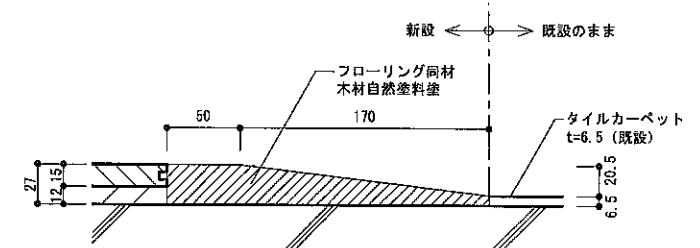


段差調整材 詳細図

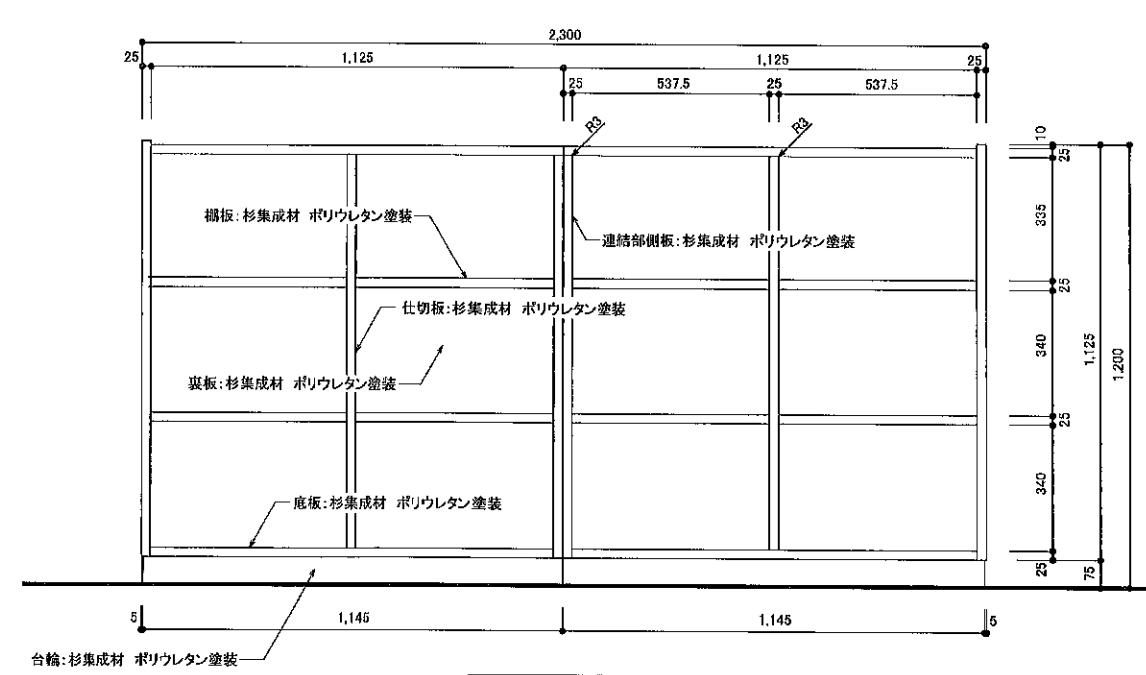

絵本棚側

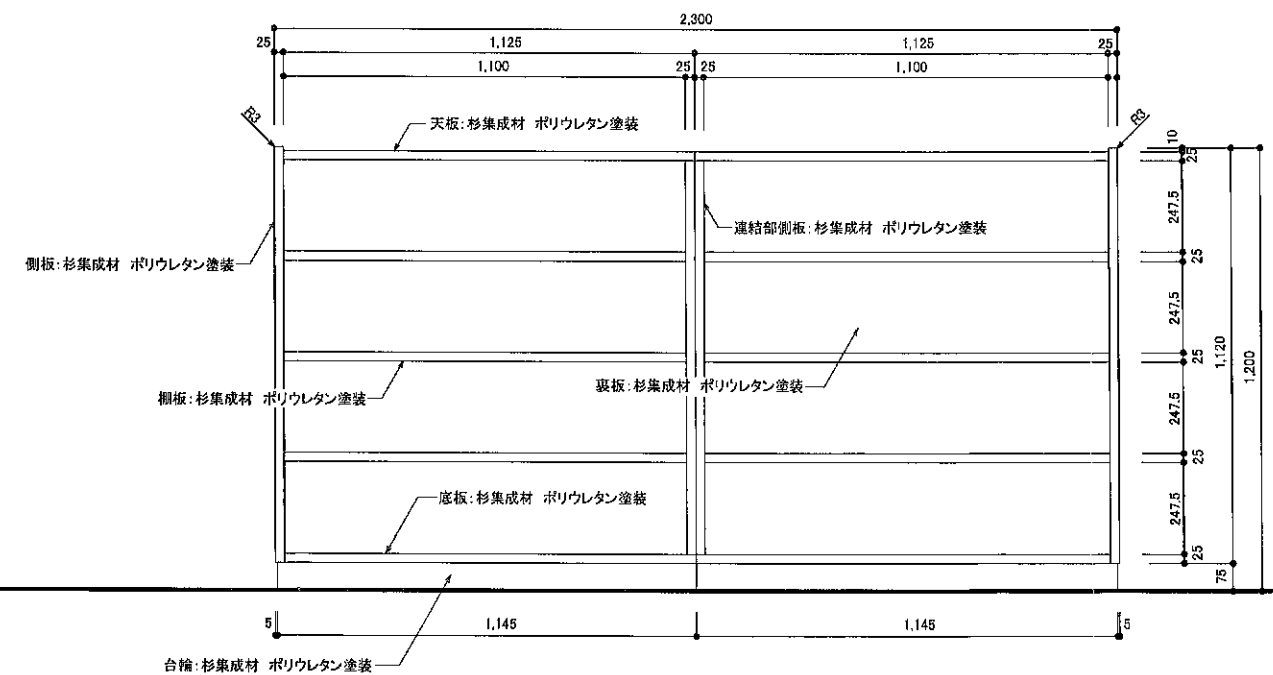

下足棚側

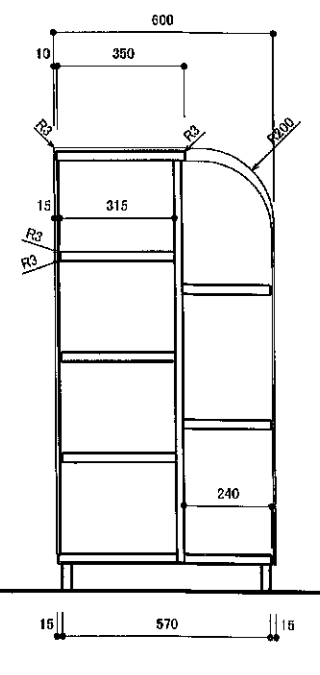

断面図

|    |  |
|----|--|
| 記事 |  |
|    |  |
|    |  |
|    |  |

**NEJEC 株式会社ニュージェック**

|   |   |    |     |
|---|---|----|-----|
| G | M | 管理 | 責任者 |
| T | M | 担当 |     |

|    |                 |
|----|-----------------|
| 日付 | 2016/09         |
| 縮尺 | 1/5, 1/20, 1/30 |

|                   |
|-------------------|
| 川西文化会館展示ギャラリー改修工事 |
| 部分詳細図             |

|    |        |
|----|--------|
| 設計 | 168425 |
| 図面 | 005    |
| 訂正 |        |

| 男子便所 3 |              |   |
|--------|--------------|---|
| 洋風便器   | C 21         | 1 |
| 和風便器   | C 750VF      | 1 |
| 小便器    | U 307        | 3 |
| 洗面器    | L 548 (128R) | 2 |
| 掃除機    | SK 22A       | 1 |


  

| 身障者便所  |         |   |
|--------|---------|---|
| 身障者便器  | C 48AS  | 1 |
| 身障者洗面器 | L 103CF | 1 |
| 補助鏡    | LM 531  | 1 |

| 女子便所 3 |              |   |
|--------|--------------|---|
| 洋風便器   | C 21         | 2 |
| 和風便器   | C 750 VF     | 2 |
| 小便器    | U 307C       | 1 |
| 洗面器    | L 548 (128R) | 2 |

| 湯浴室  |          |   |
|------|----------|---|
| 混合水栓 | TK 611SH | 1 |
| 止水栓  | TA 605   | 1 |

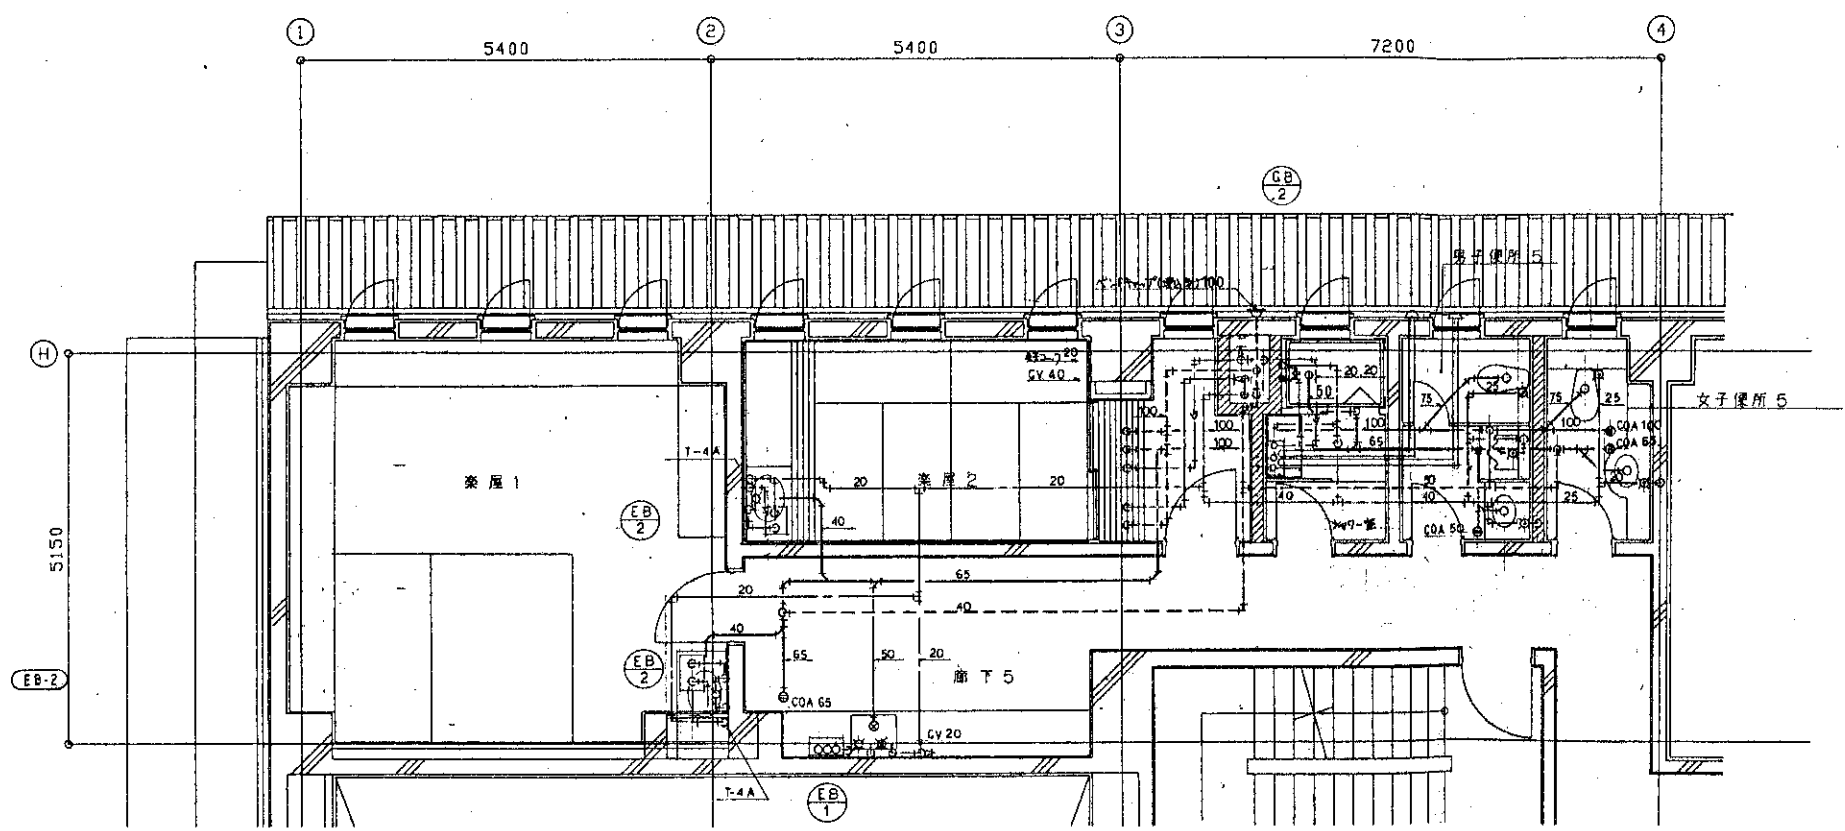

| 楽屋 1 |        |   |
|------|--------|---|
| 洗面器  | L 525C | 1 |


| 楽屋 2 |        |   |
|------|--------|---|
| 洗面器  | L 525C | 1 |

| 身障者便所 |          |   |
|-------|----------|---|
| 混合水栓  | TK 611SH | 1 |

| 男子便所 5 |              |   |
|--------|--------------|---|
| 洋風便器   | C 21         | 1 |
| 小便器    | U 307        | 1 |
| 洗面器    | L 548 (128R) | 1 |

| 女子便所 5 |              |   |
|--------|--------------|---|
| 洋風便器   | C 21         | 1 |
| 洗面器    | L 530 (128R) | 1 |

2階 楽屋、便所 5 平面詳細図 1/50

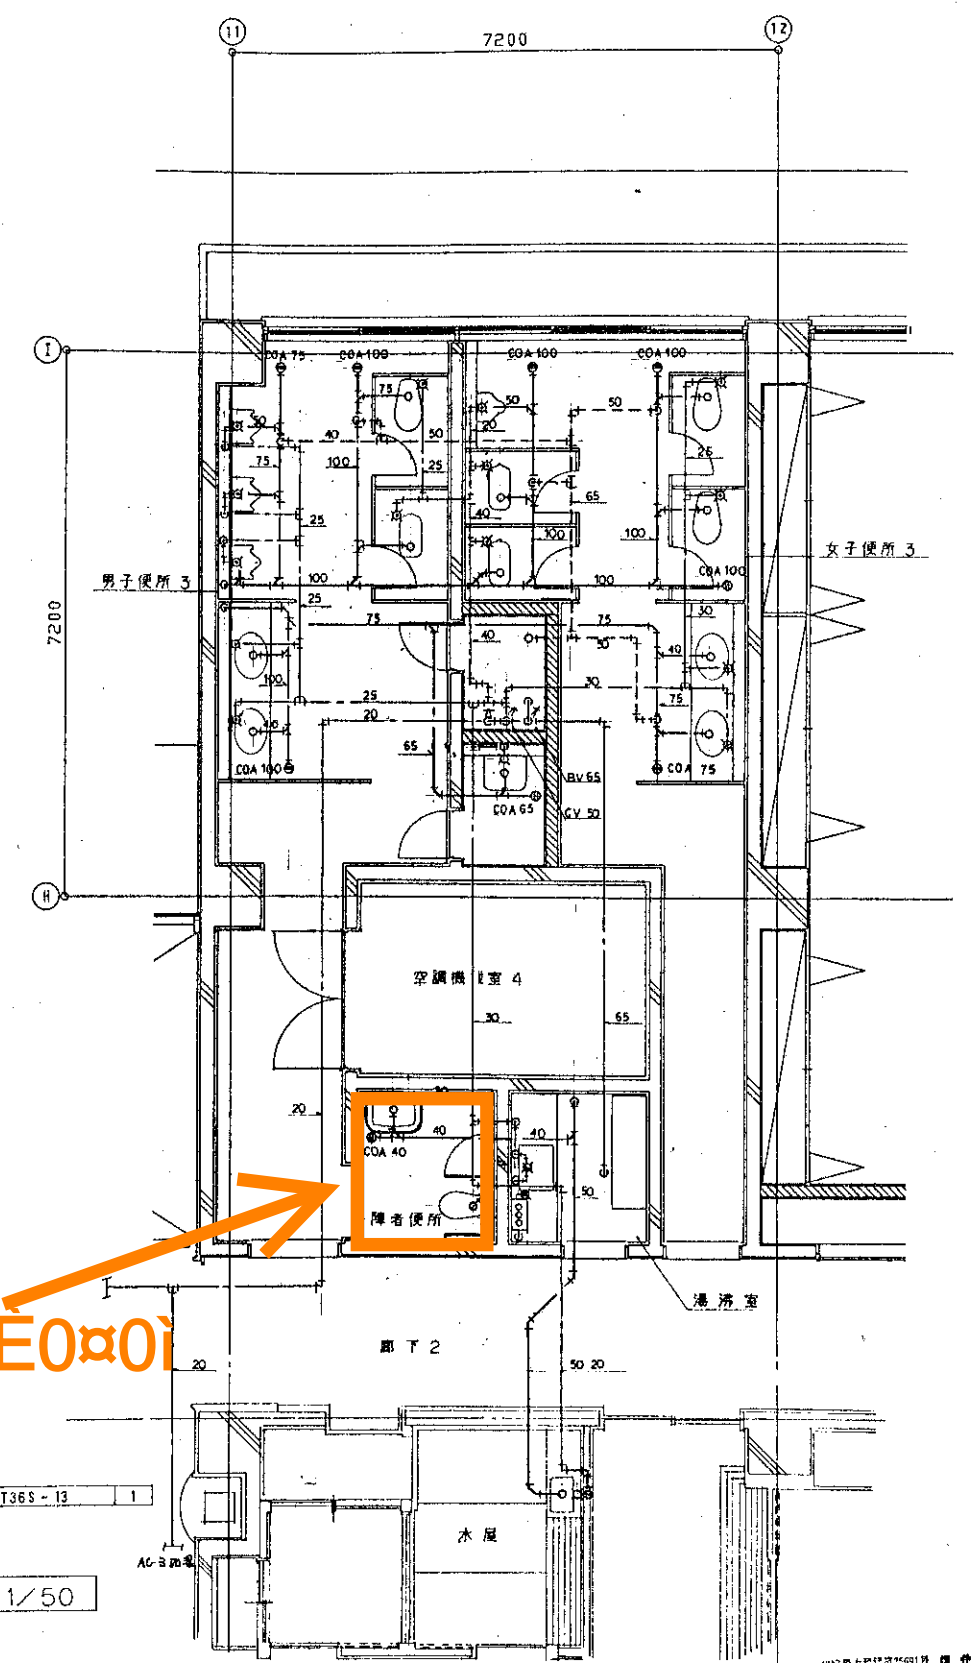

| 水屋   |          |   |
|------|----------|---|
| 自在水栓 | T 36S-13 | 1 |

2階 便所 3 平面詳細図 1/50

2-2Y vlv, 0E0α0i

竣工図


久米設計  
KUMI SEKKI

株式会社 久米設計  
KUMI SEKKI

96.8.14

川西町教育文化施設(仮称)新築工事  
給排水衛生設備  
2階平面詳細図

P-13/13  
S=1:50  
194156

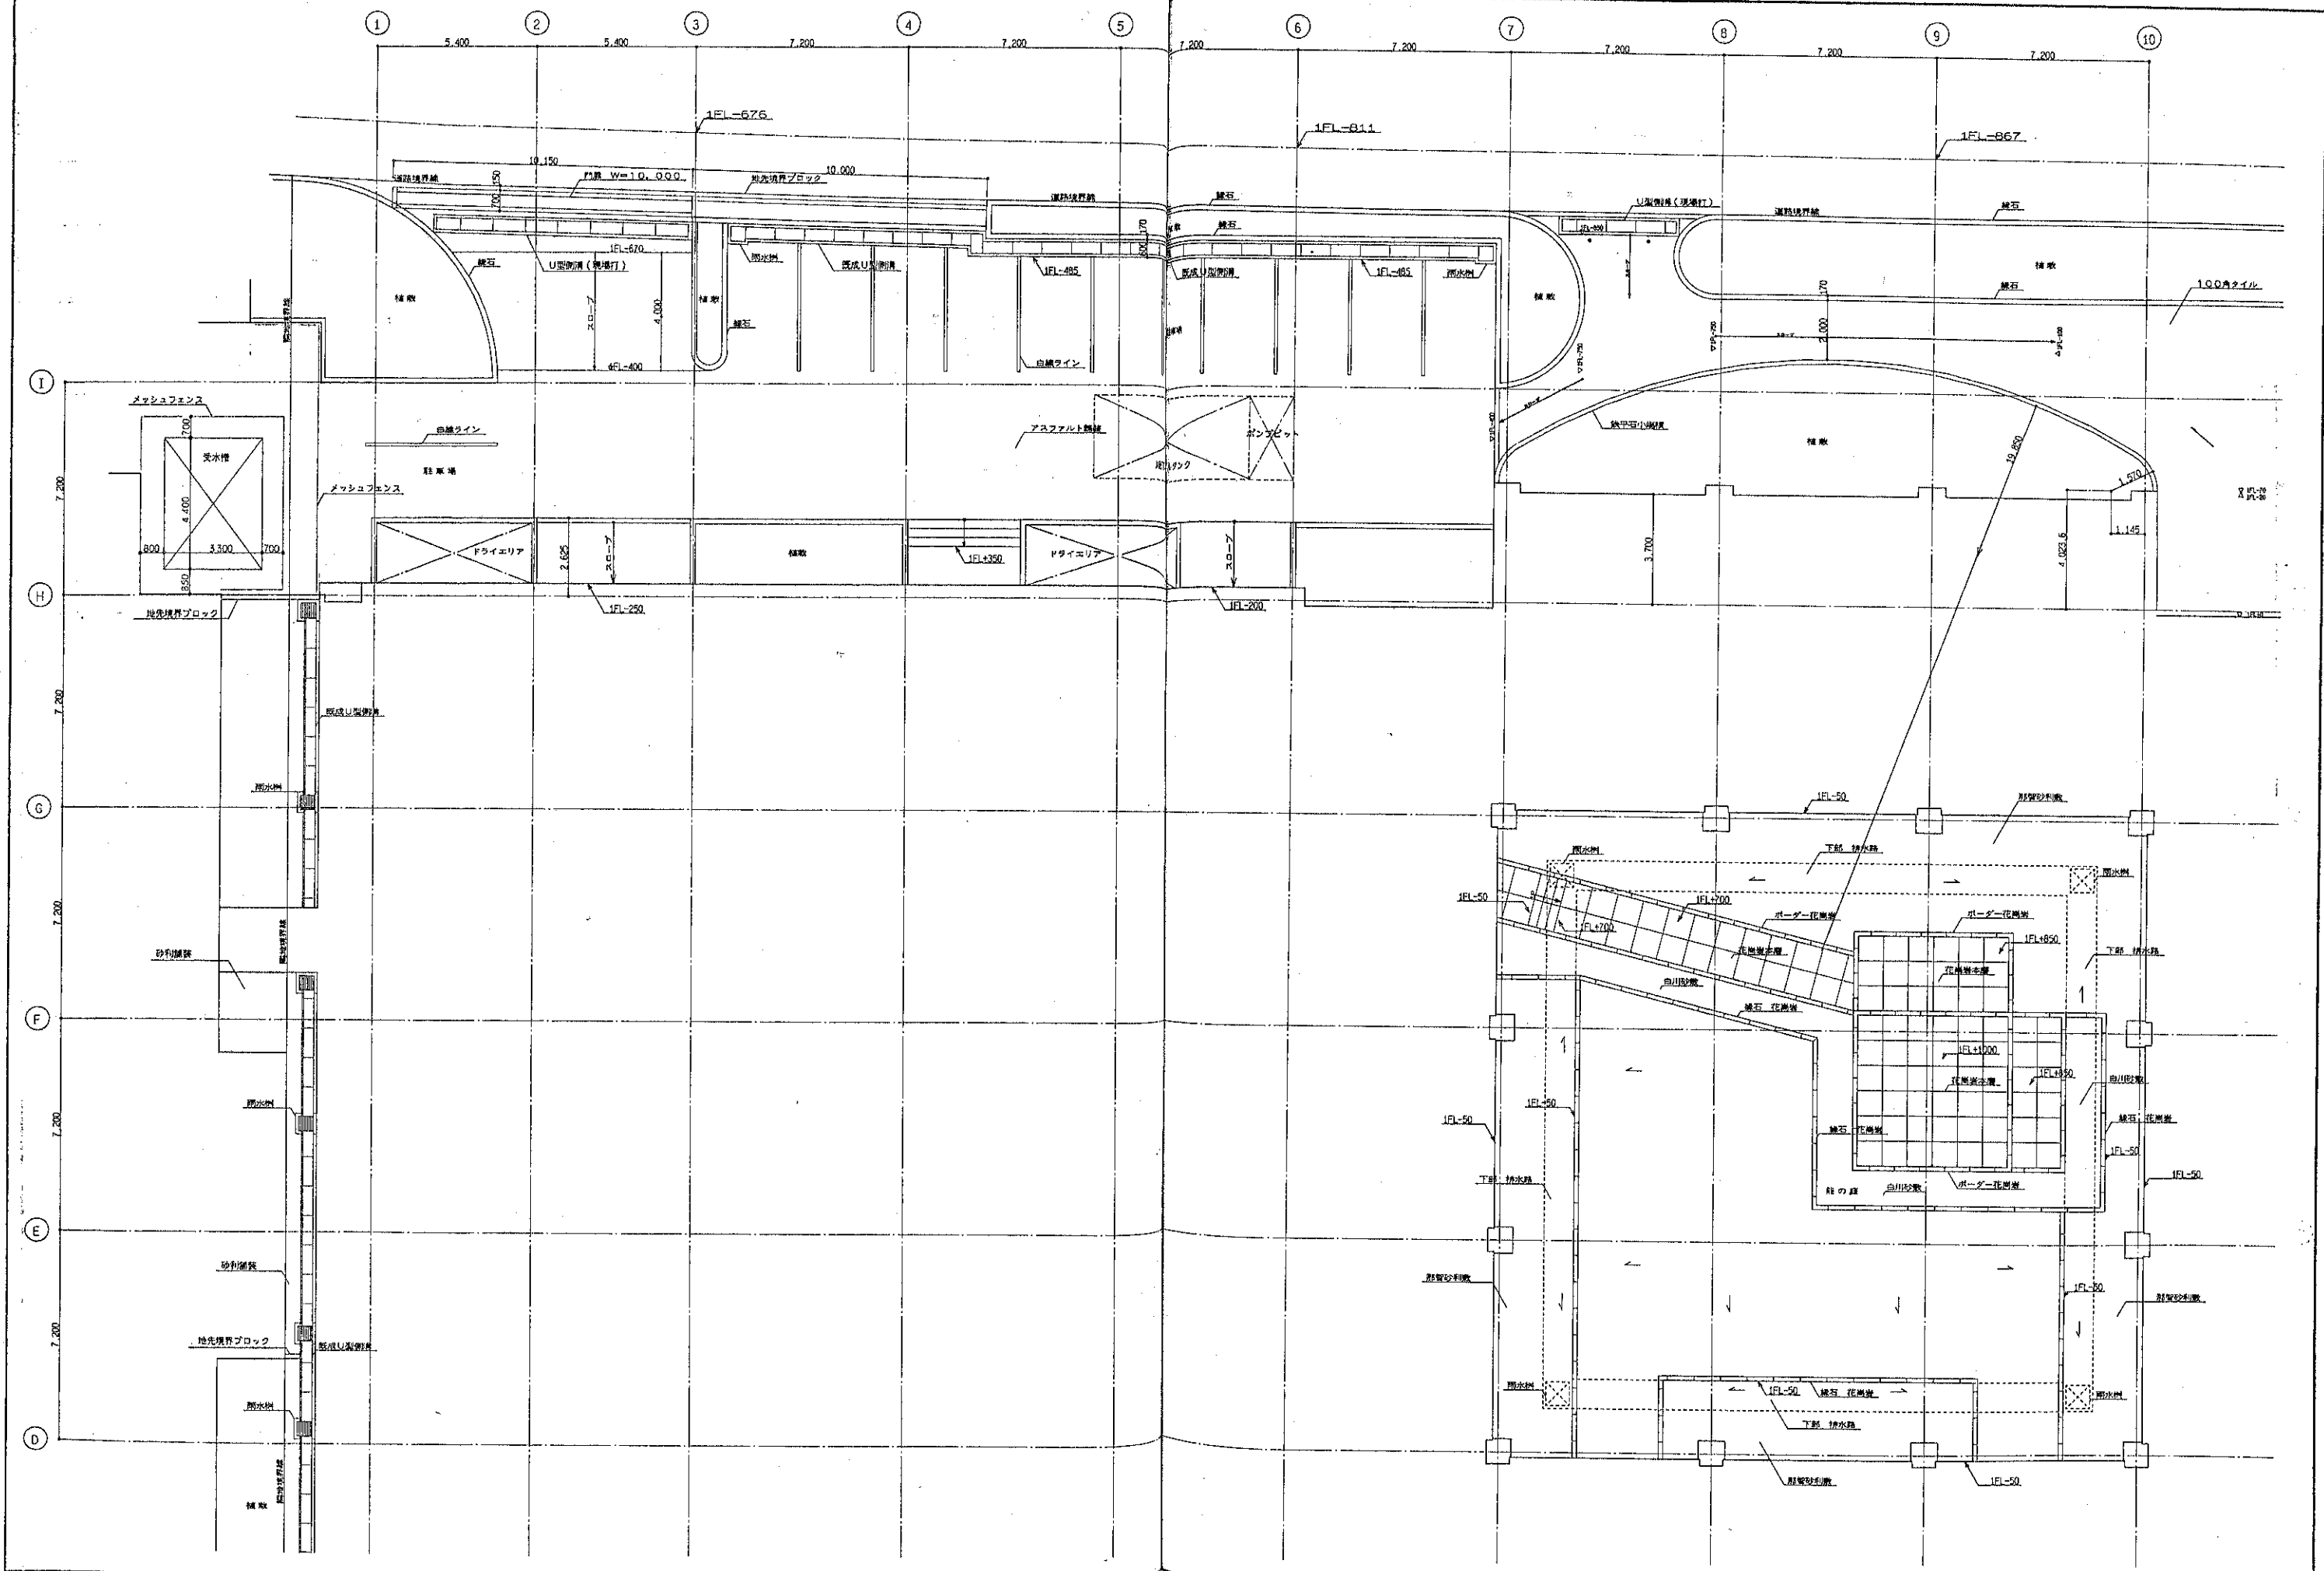

|     |     |     |     |
|-----|-----|-----|-----|
| 112 | 113 | 114 | 115 |
|     |     |     |     |
|     |     |     |     |
|     |     |     |     |